



NN	Наименование	Площадь кв. м	Кат-ия пом.
001	Лифтовой холл	17.0	
002	Торговое помещение (свободная планировка)	258.8	
003	Помещение электрощитовой	16.0	
004	Помещение ИТП	21.3	
005	Водомерный узел и насосная пожаротушения	28.2	
Итого:		341.3	

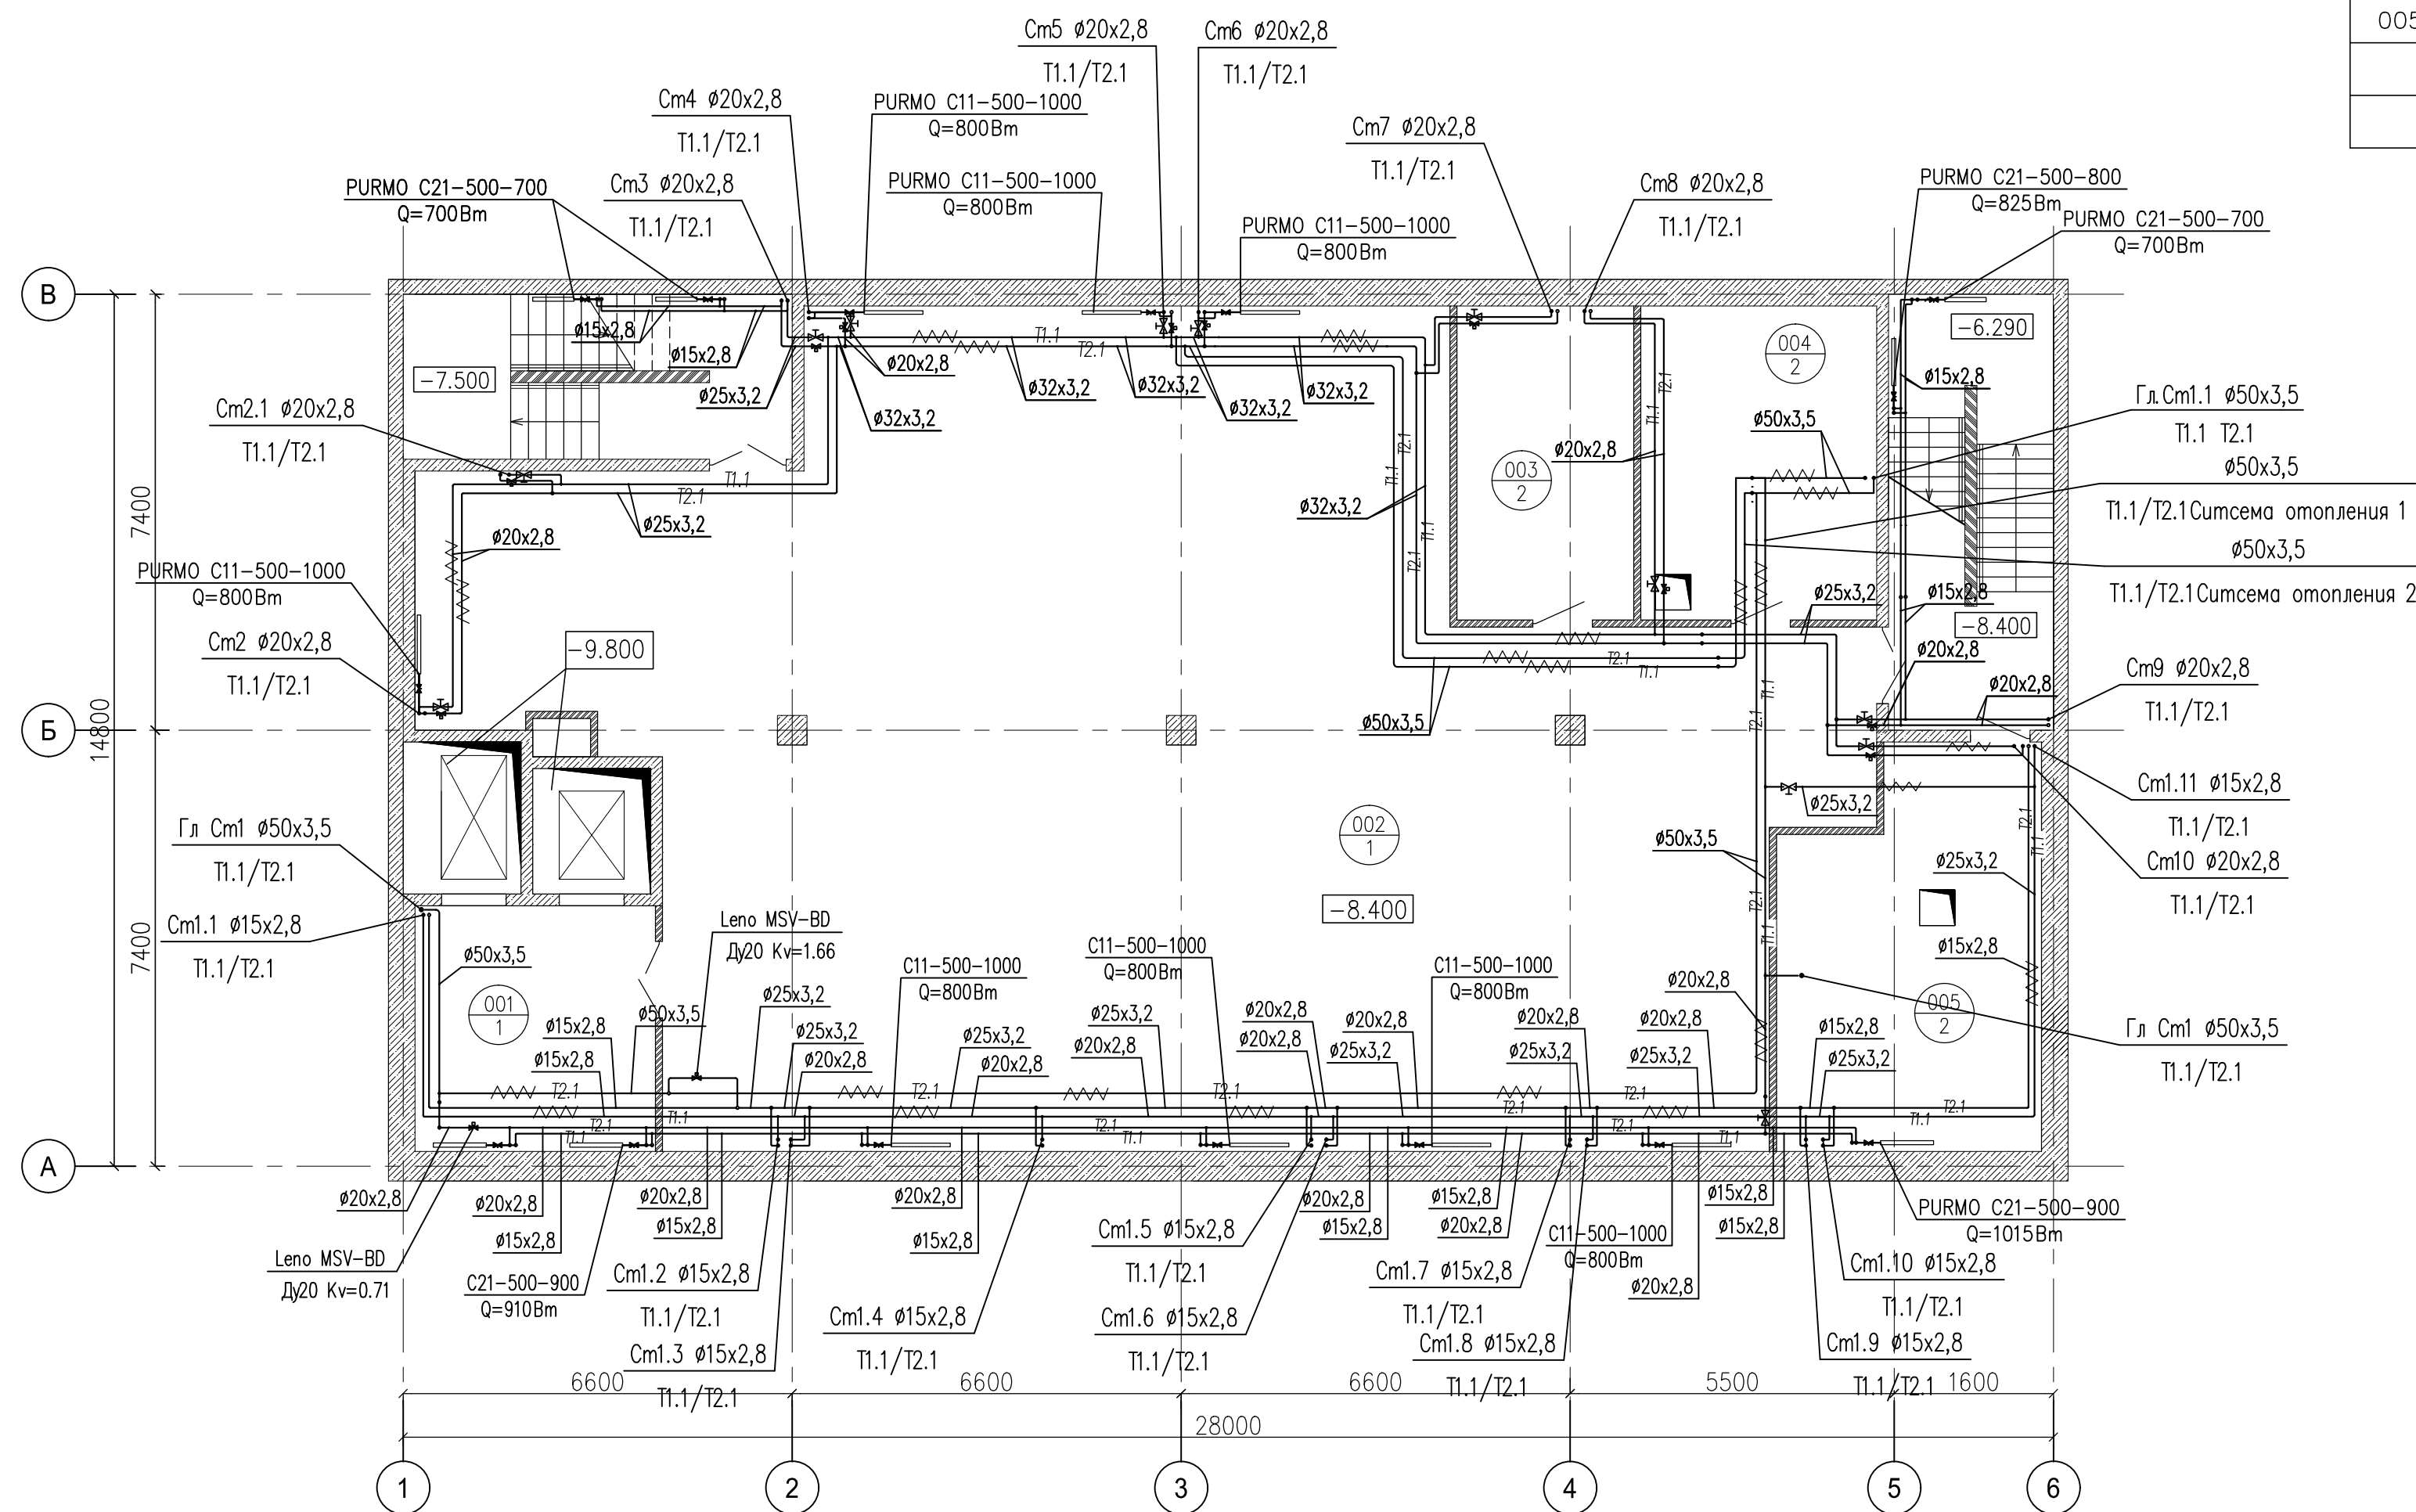

Шифр объекта: 03-17-08					
Заказчик: ООО "БАС ЛТД"					
Торговый комплекс по адресу : г. Москва, Нахимовский проспект, вл.59-А					
Изм.	Кол-во	Лист	№ док.	Подпись	Дата
Разработал					
Проверил					
Отопление, вентиляция и кондиционирование воздуха			Стадия	Лист	Листов
Отопление План подвала			ИД	1	
ГИП					

ЭКСПЛИКАЦИЯ ПОМЕЩЕНИЙ

NN	Наименование	Площадь кв. м	Кат-ия пом.
101	Вестибюль	44.1	
102	Вестибюль	16.9	
103	Торговое помещение	58.7	
104	Санузел	2.0	
105	Торговое помещение	63.7	
106	Санузел	2.0	
107	Торговое помещение	60.7	
108	Санузел	2.0	
109	Торговое помещение	60.5	
110	Санузел	2.0	
111	Торговое помещение	27.0	
112	Санузел	2.1	
Итого:		342.9	

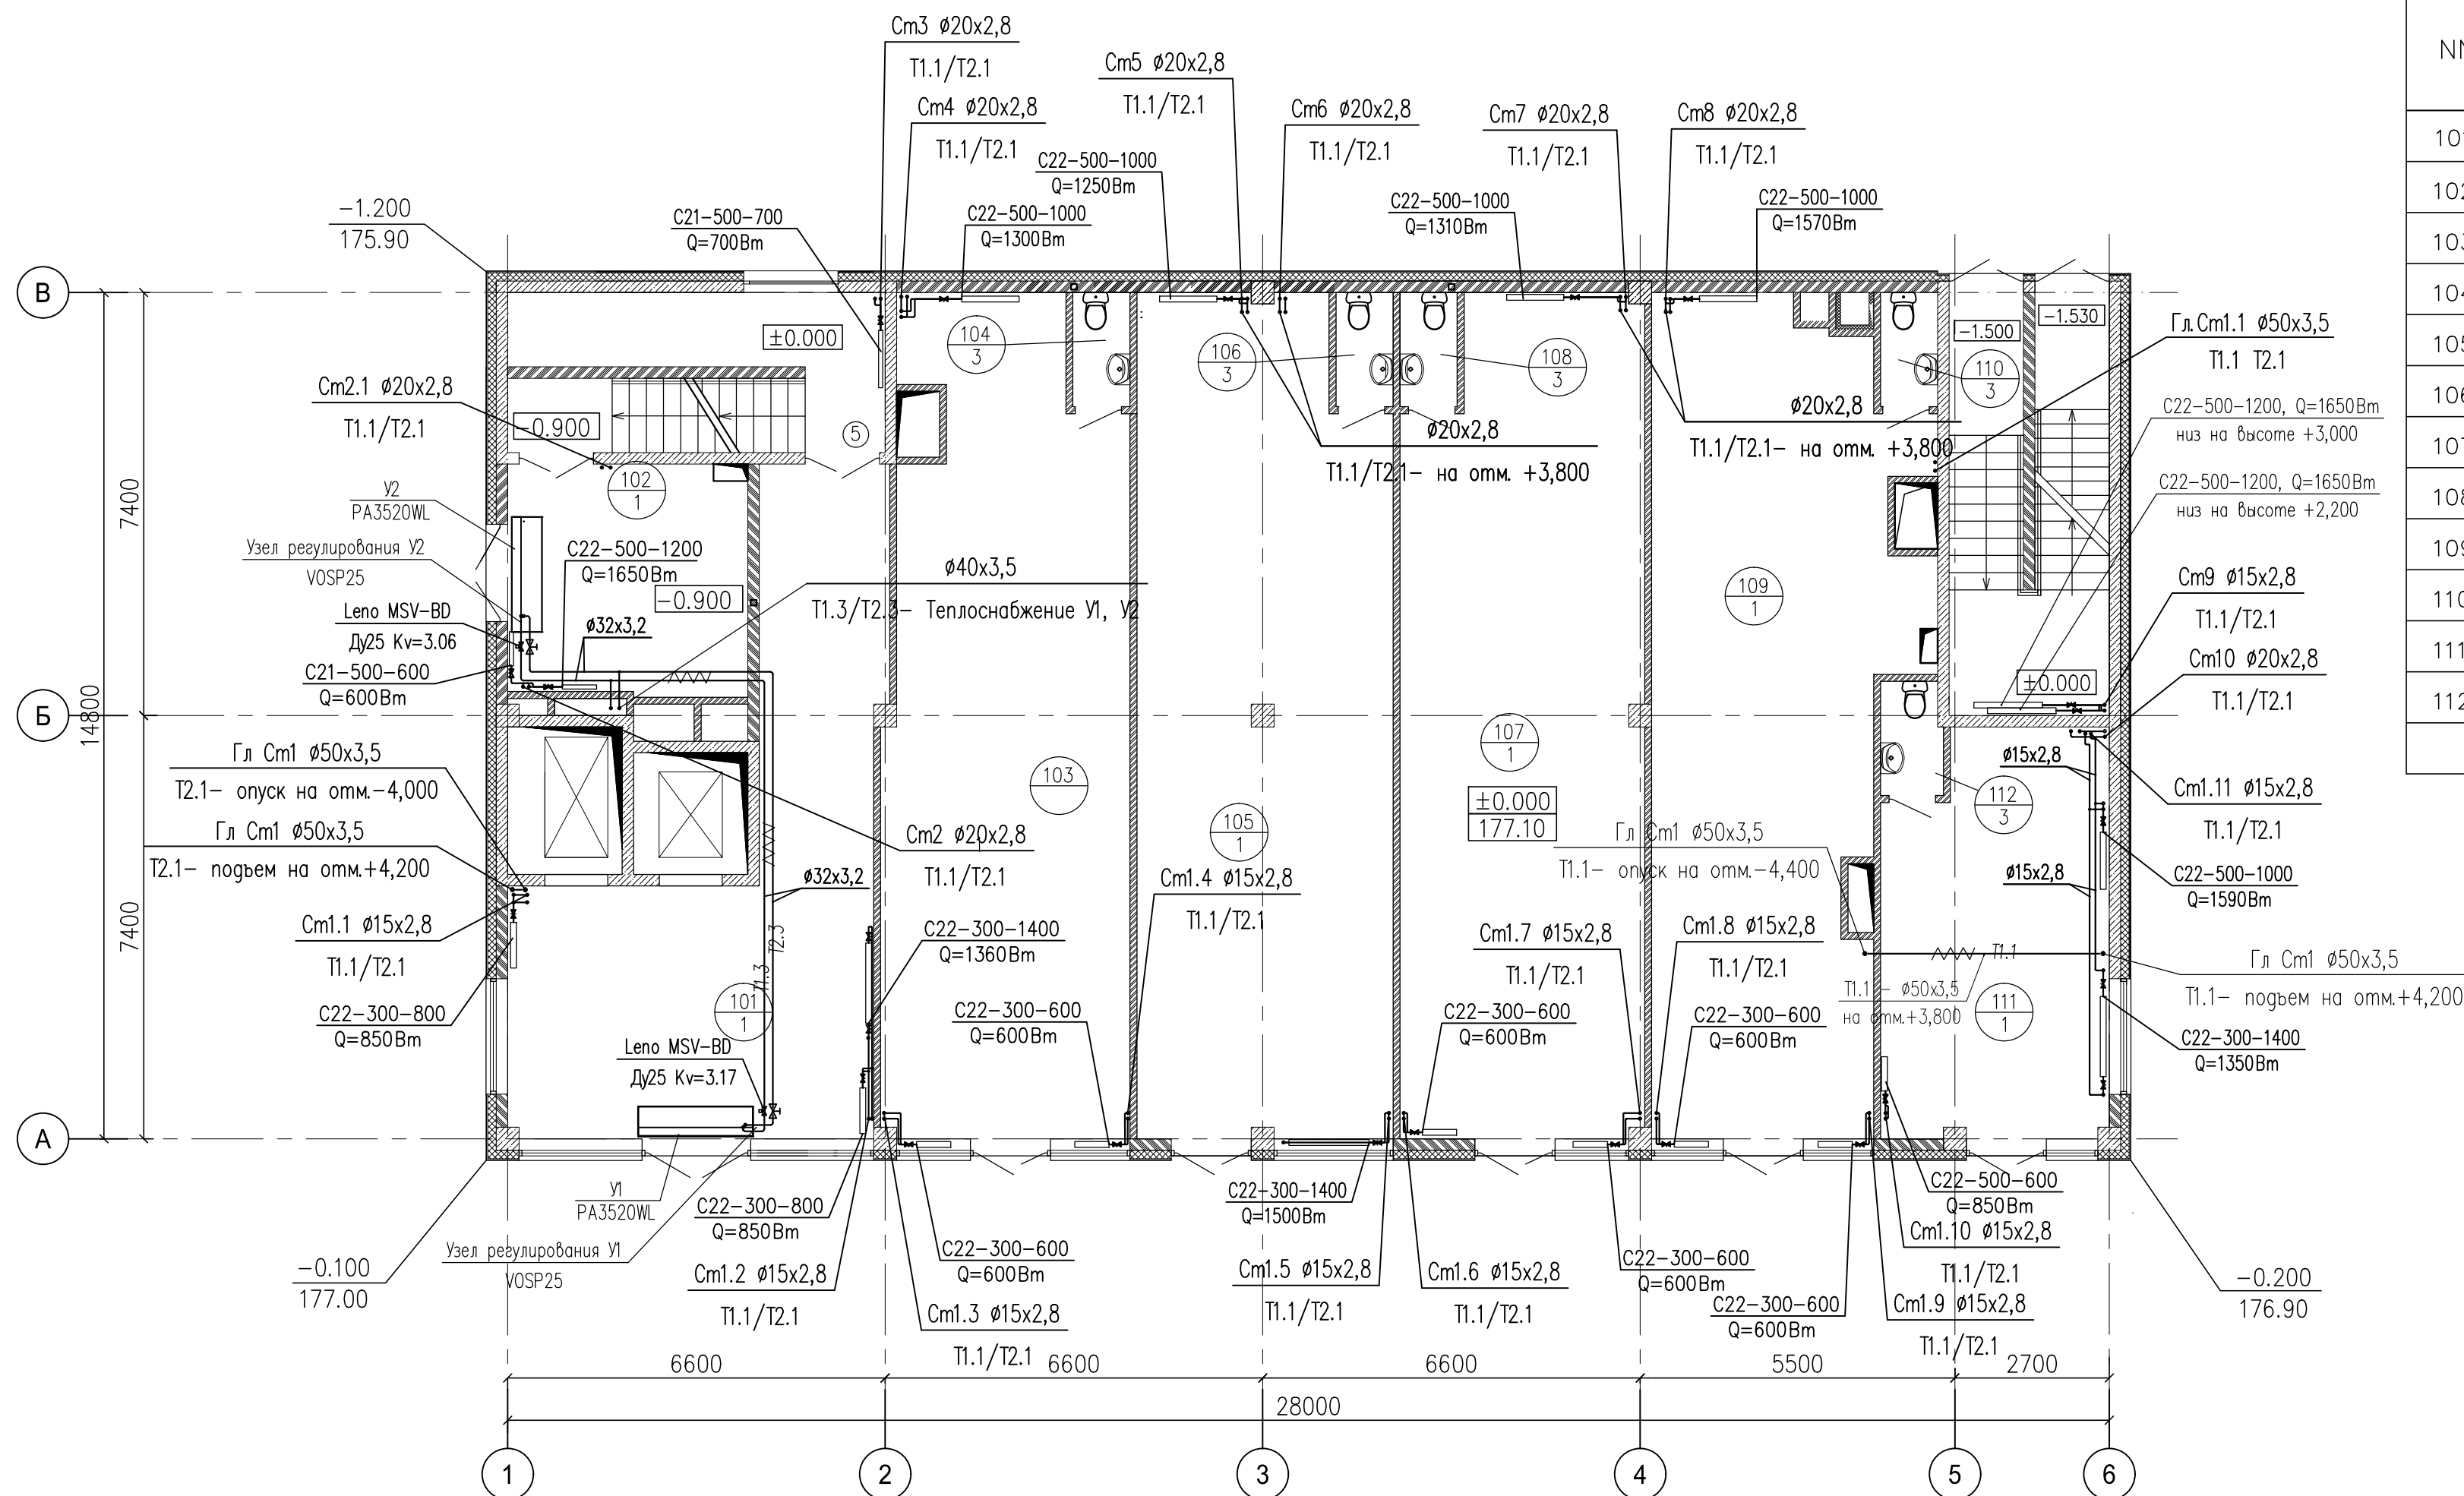


Примечание:

1. Подводки к приборам принять $\phi 15$.
2. Приборы отопления на лестничных клетках монтировать на высоте не менее 2,2 м. от уровня лестничной площадки до низа прибора. На подводках к радиаторам термостатические вентили установить без термостатических головок.
3. Для опорожнения воды из магистралей и стояков в нижних точках установить спускные краны. Сброс воды производить в приямок, расположенные в подвале, резиновым шлангом, подключаемым к спускной арматуре. Магистраль проложить с уклоном 0,003м в сторону сливной арматуры.
4. Верхних точек системы установить воздухоотводчики.

Шифр объекта: 03-17-08					
Заказчик: ООО "БАС ЛТД"					
Торговый комплекс по адресу : г. Москва, Нахимовский проспект, вл.59-А					
Изм.	Кол.	Лист	Ндк.	Подпись	Дата
Проверил					
Отопление, вентиляция и кондиционирование воздуха			Стадия	Лист	Листов
Отопление			ИД	2	
План 1 этажа					
ГИП					

ЭКСПЛИКАЦИЯ ПОМЕЩЕНИЙ

NN	Наименование	Площадь кв. м	Кат-ия пом.
201	Торговое помещение (свободная планировка)	368.5	
202	Тамбур	3.4	
203	Санузел для инвалидов	5.0	
204	Подсобное помещение	4.3	
Итого:		381.2	

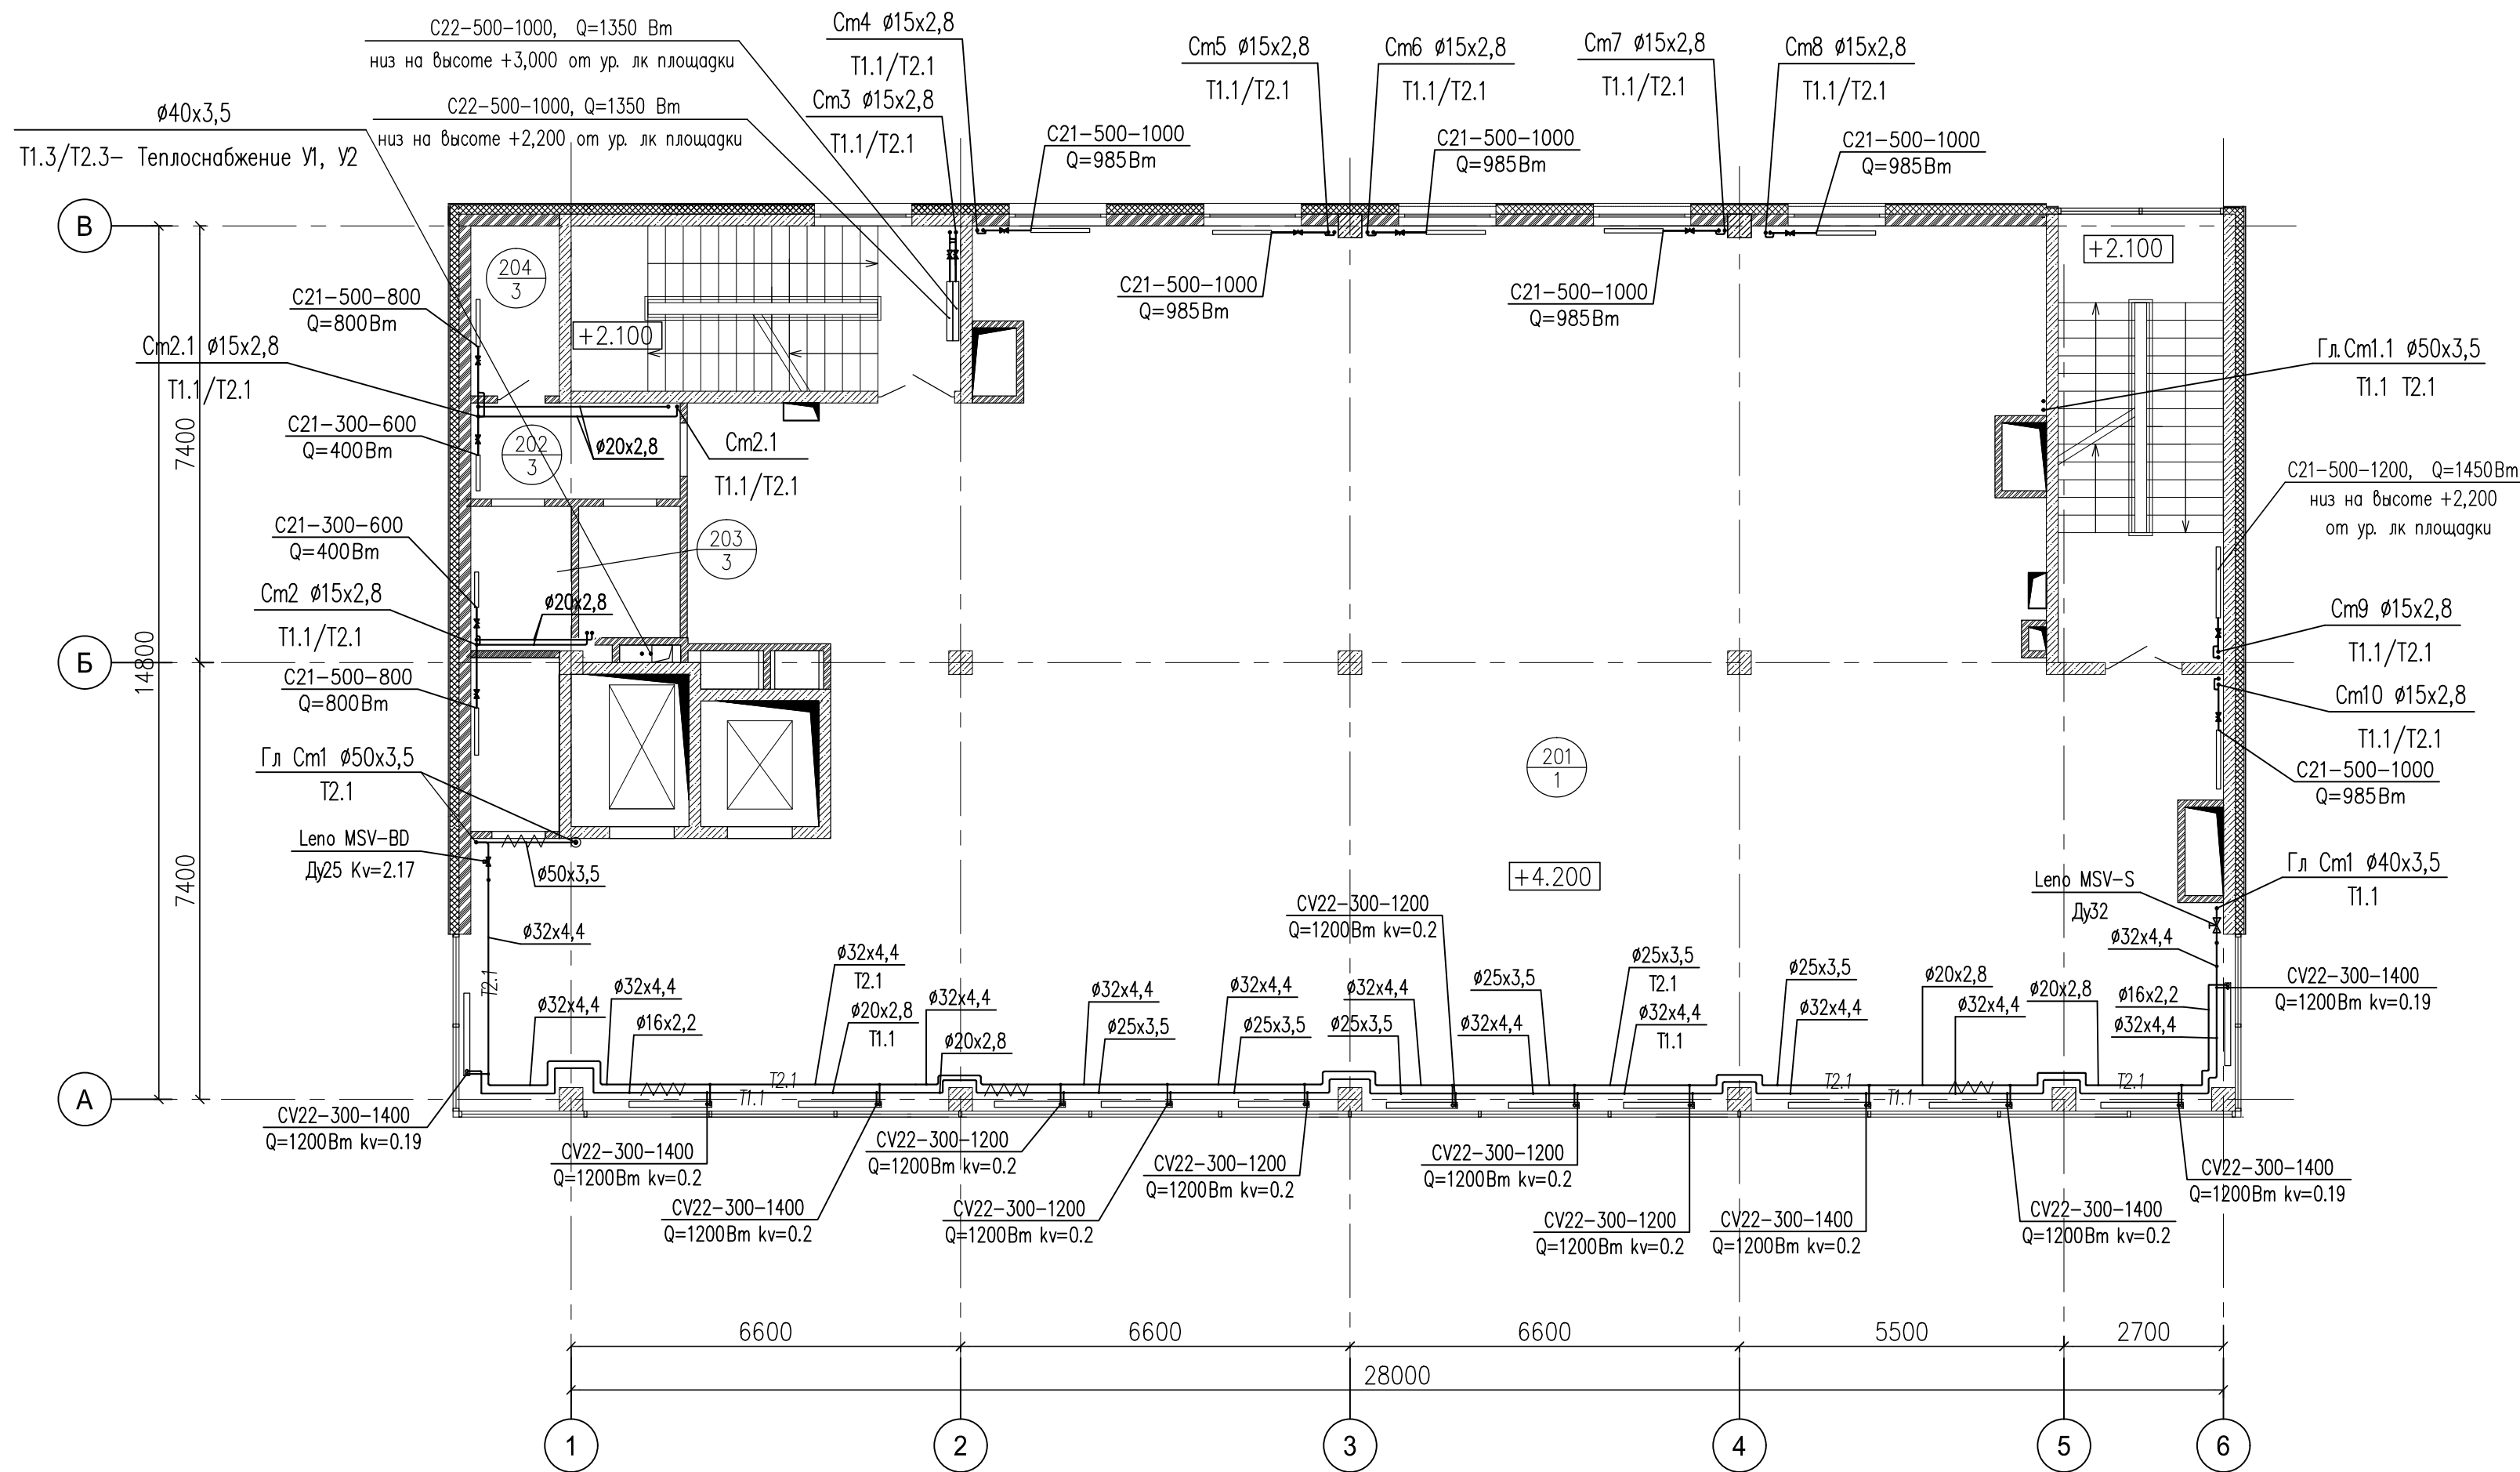


Примечание:

1. Трубы из полипропилена РЕ-Ха прокладываемые в подготовке пола изолировать материалом K-Fitx толщиной не менее 9 мм. Фиксировать прижимным пластмассовым крюком к плите перекрытия каждые 1,5 м.
2. Подводки к приборам принять Ø15.
3. Приборы отопления на лестничных клетках монтировать на высоте не менее 2,2 м. от уровня лестничной площадки до низа прибора. На подводках к радиаторам термостатические вентили установить без термостатических головок.

Шифр объекта: 03-17-0В					
Заказчик: ООО "БАС ЛТД"					
Торговый комплекс по адресу : г. Москва, Нахимовский проспект, вл.59-А					
Изм.	Кол.	Лист	№ док.	Подпись	Дата
Разработал					
Проверил					
Отопление, вентиляция и кондиционирование воздуха			Стадия	Лист	Листов
Отопление			ИД	3	
План 2 этажа					
ГИП					

ЭКСПЛИКАЦИЯ ПОМЕЩЕНИЙ

NN	Наименование	Площадь кв. м	Кат-ия пом.
301	Торговое помещение (свободная планировка)	382.3	
	Итого:	382.3	

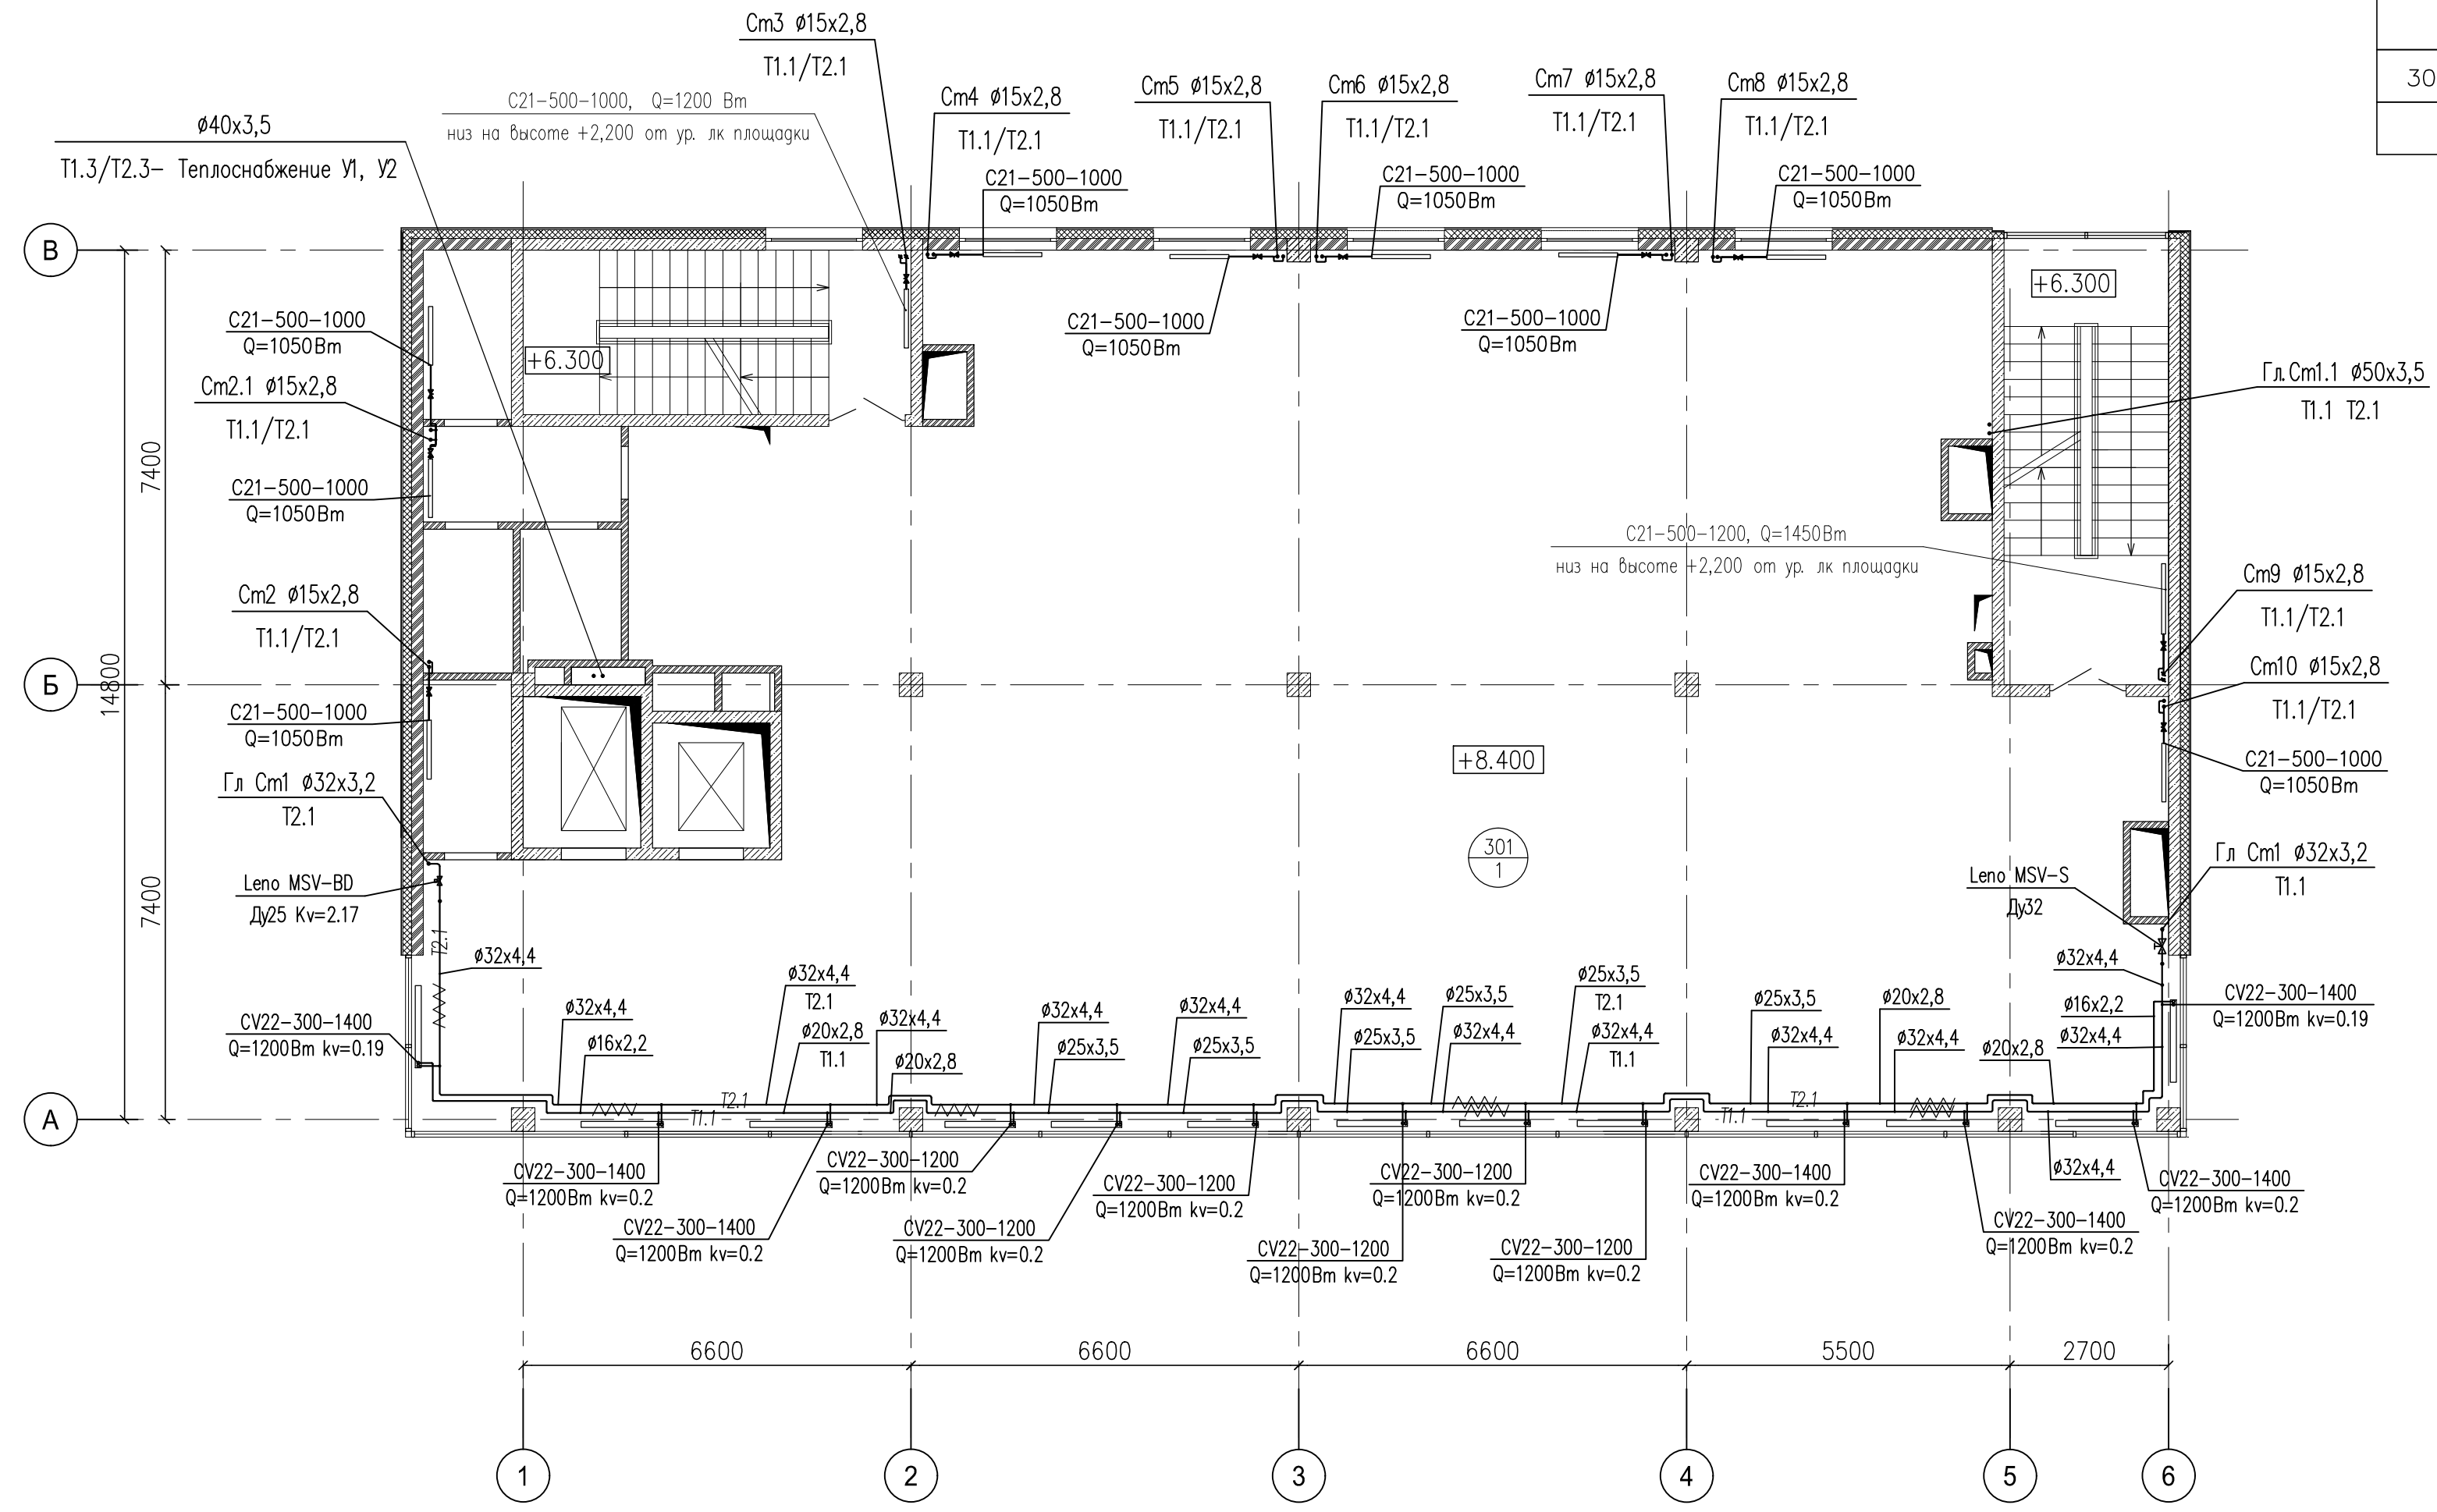


- Примечания:
1. Трубы из полипропилена РЕ-Ха прокладываются в подготовке пола изолированы материалом К-Гітх толщиной не менее 9 мм. Фиксировать прижимным пластмассовым крючком к плите перекрытия каждые 1,5 м.
 2. Подводки к приборам принять Ø15.
 3. Приборы отопления на лестничных клетках монтировать на высоте не менее 2,2 м от уровня лестничной площадки до низа прибора. На подводках к радиаторам термостатические вентили установить без термостатических головок.

Шифр объекта: 03-17-0В					
Заказчик: ООО "БАС ЛТД"					
Торговый комплекс по адресу : г. Москва, Нахимовский проспект, вл.59-А					
Изм.	Кол-во	Лист	№ док.	Подпись	Дата
Разработал					
Проверил					
Отопление, вентиляция и кондиционирование воздуха		Стадия	Лист	Листов	
		ИД	4		
Отопление					
План 3 этажа					
ГИП					

ЭКСПЛИКАЦИЯ ПОМЕЩЕНИЙ

NN	Наименование	Площадь кв. м	Кат-ия пом.
401	Торговое помещение (свободная планировка)	366.2	
402	Тамбур	2.8	
403	Умывальная	2.7	
404	Санузел	2.7	
405	Подсобное помещение	6.5	
Итого:		380.9	

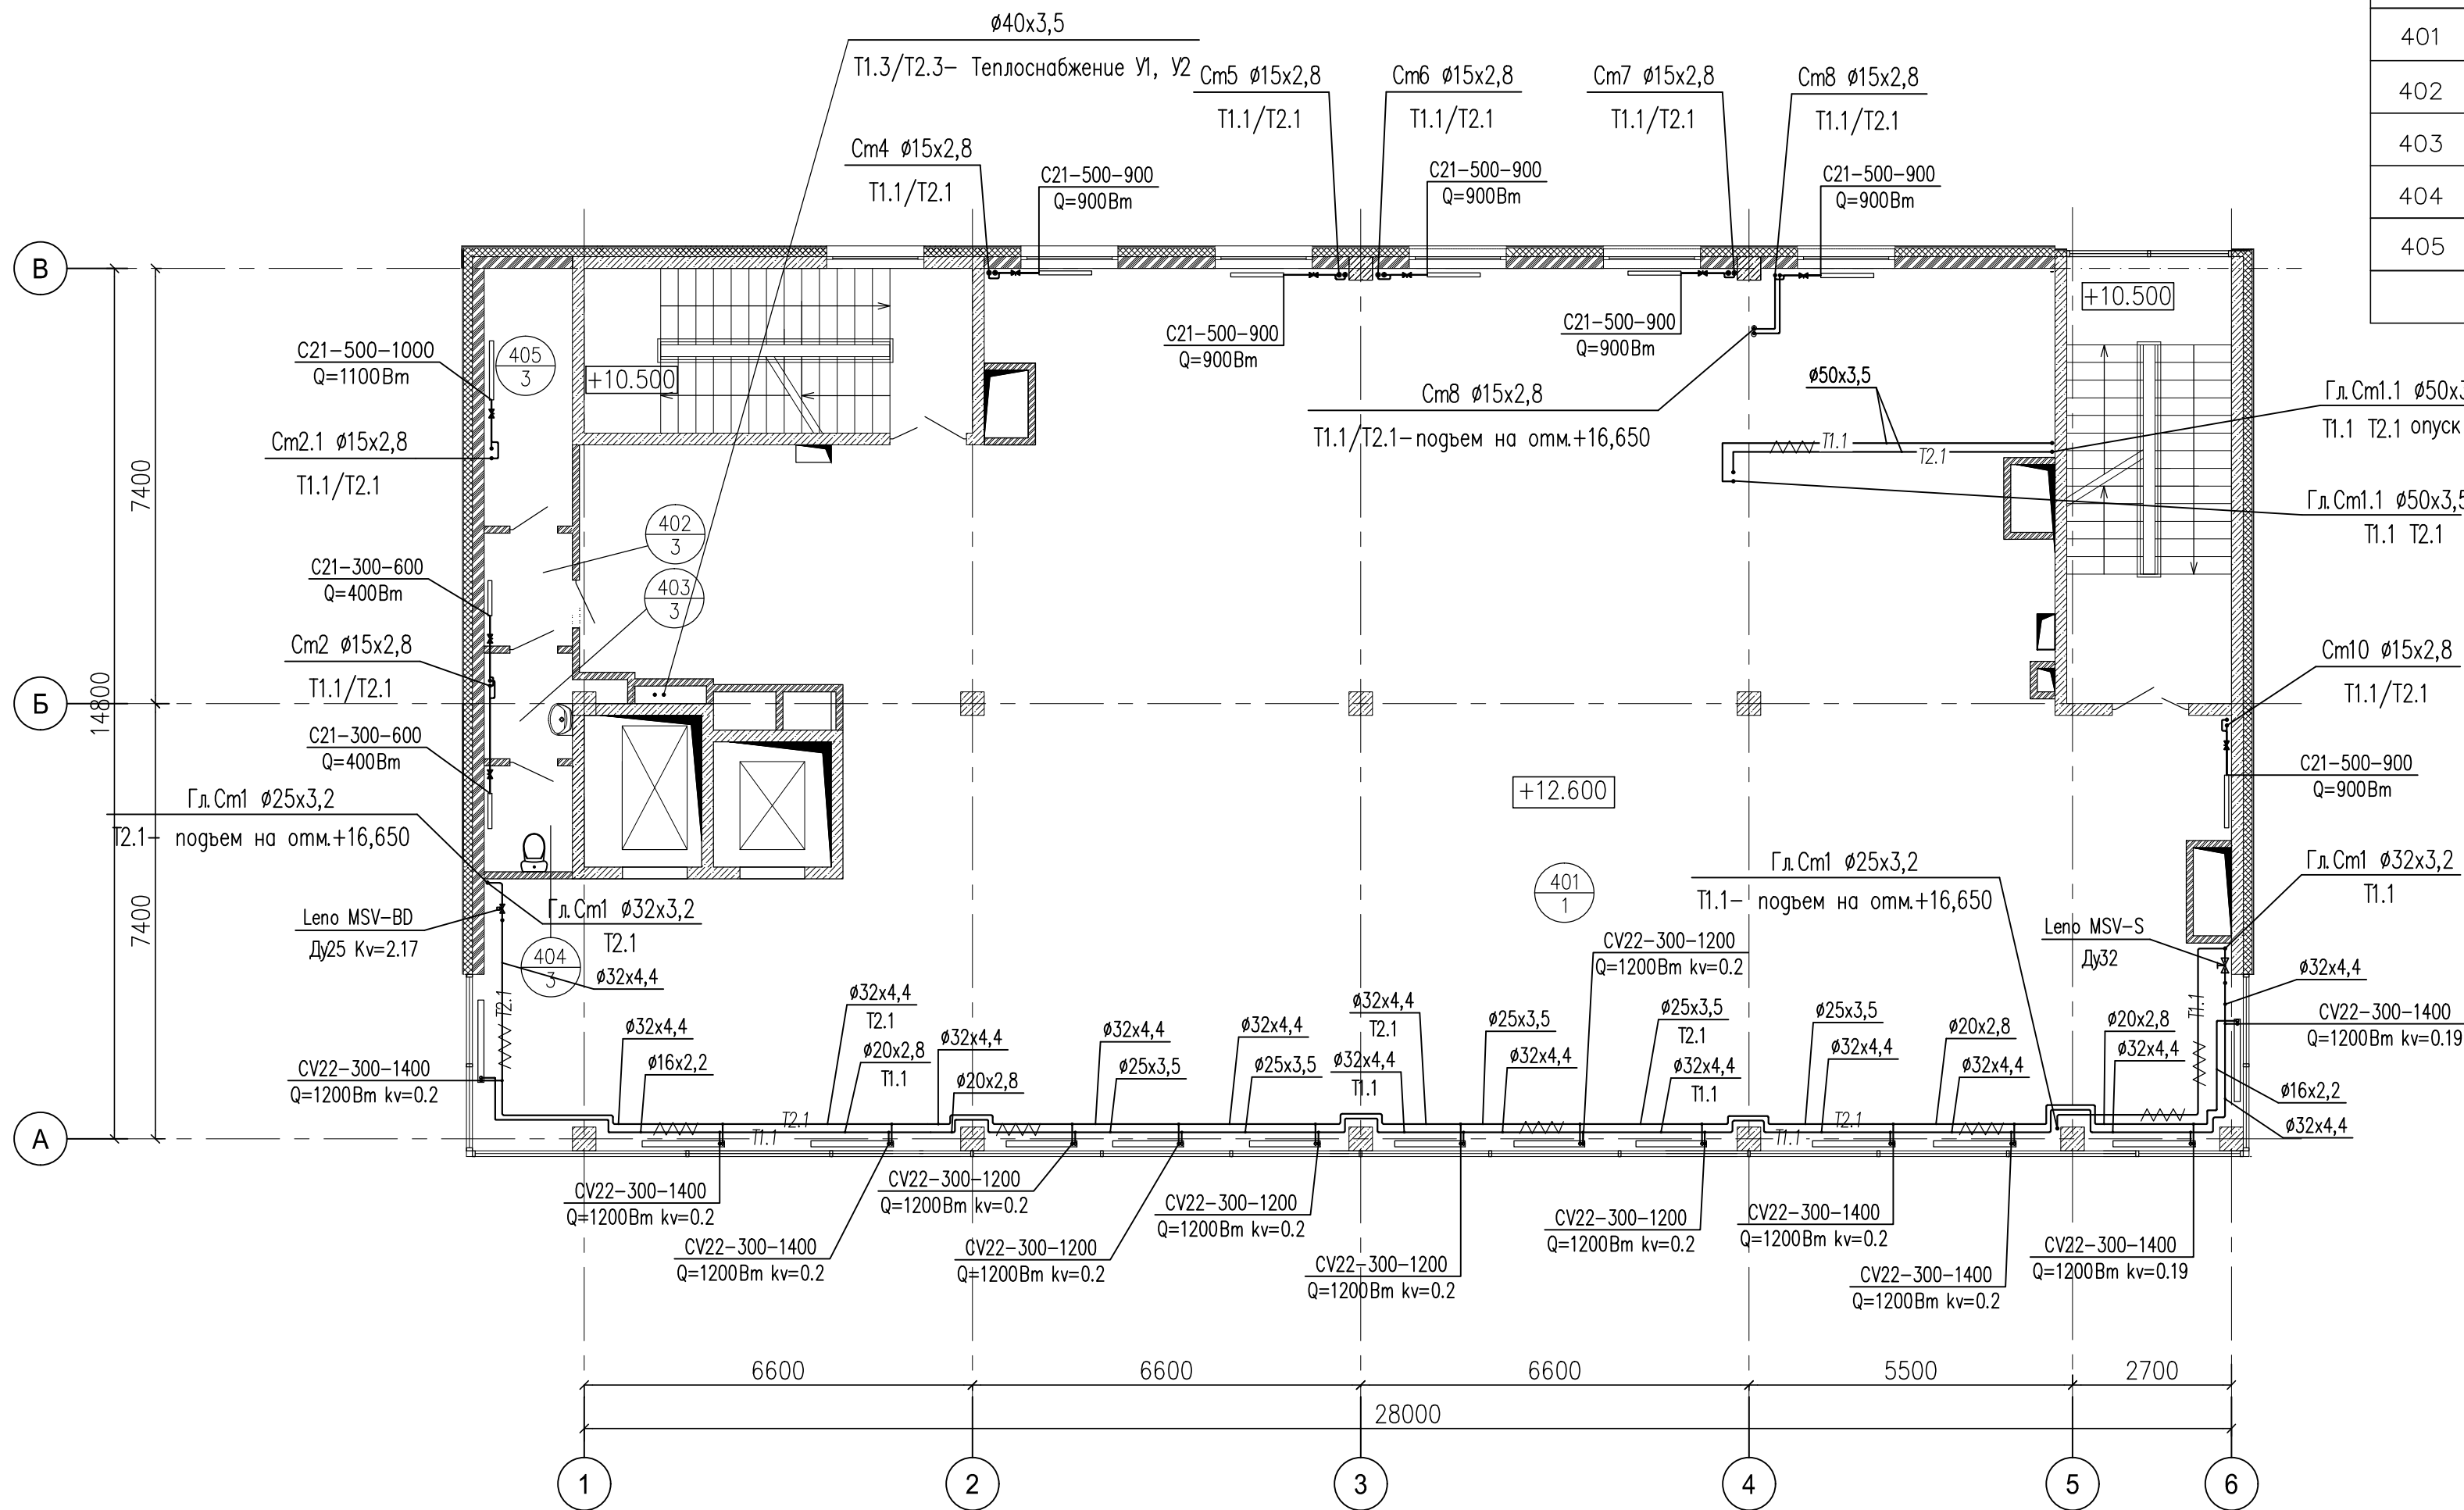


Примечание:

1. Трубы из полипропилена RE-Xa прокладываемые в подготовке пола изолировать материалом K-Fitx толщиной не менее 9 мм. Фиксировать прижимным пластмассовым крюком к плите перекрытия каждые 1,5 м.
2. Подводки к приборам принять $\phi 15$.

Шифр объекта:						03-17-0В			
Заказчик:						ООО "БАС ЛТД"			
Торговый комплекс по адресу:						г. Москва, Нахимовский проспект, вл.59-А			
Изм.	Кол.	Лист	№ док.	Подпись	Дата	Отопление, вентиляция и кондиционирование воздуха	Стадия	Лист	Листов
Разработал							ИД	5	
ГИП						Отопление		План 4 этажа	

ЭКСПЛИКАЦИЯ ПОМЕЩЕНИЙ

NN	Наименование	Площадь кв. м	Кат-ия пом.
501	Венткамера приточная	38.8	
502	Венткамера вытяжная	31.1	
503	Коридор	7.6	
504	Тамбур	5.5	
505	Чердачное помещение (h менее 1.8 м) — не включается в общую площадь этажа!	297.3	
Итого:		381.8	

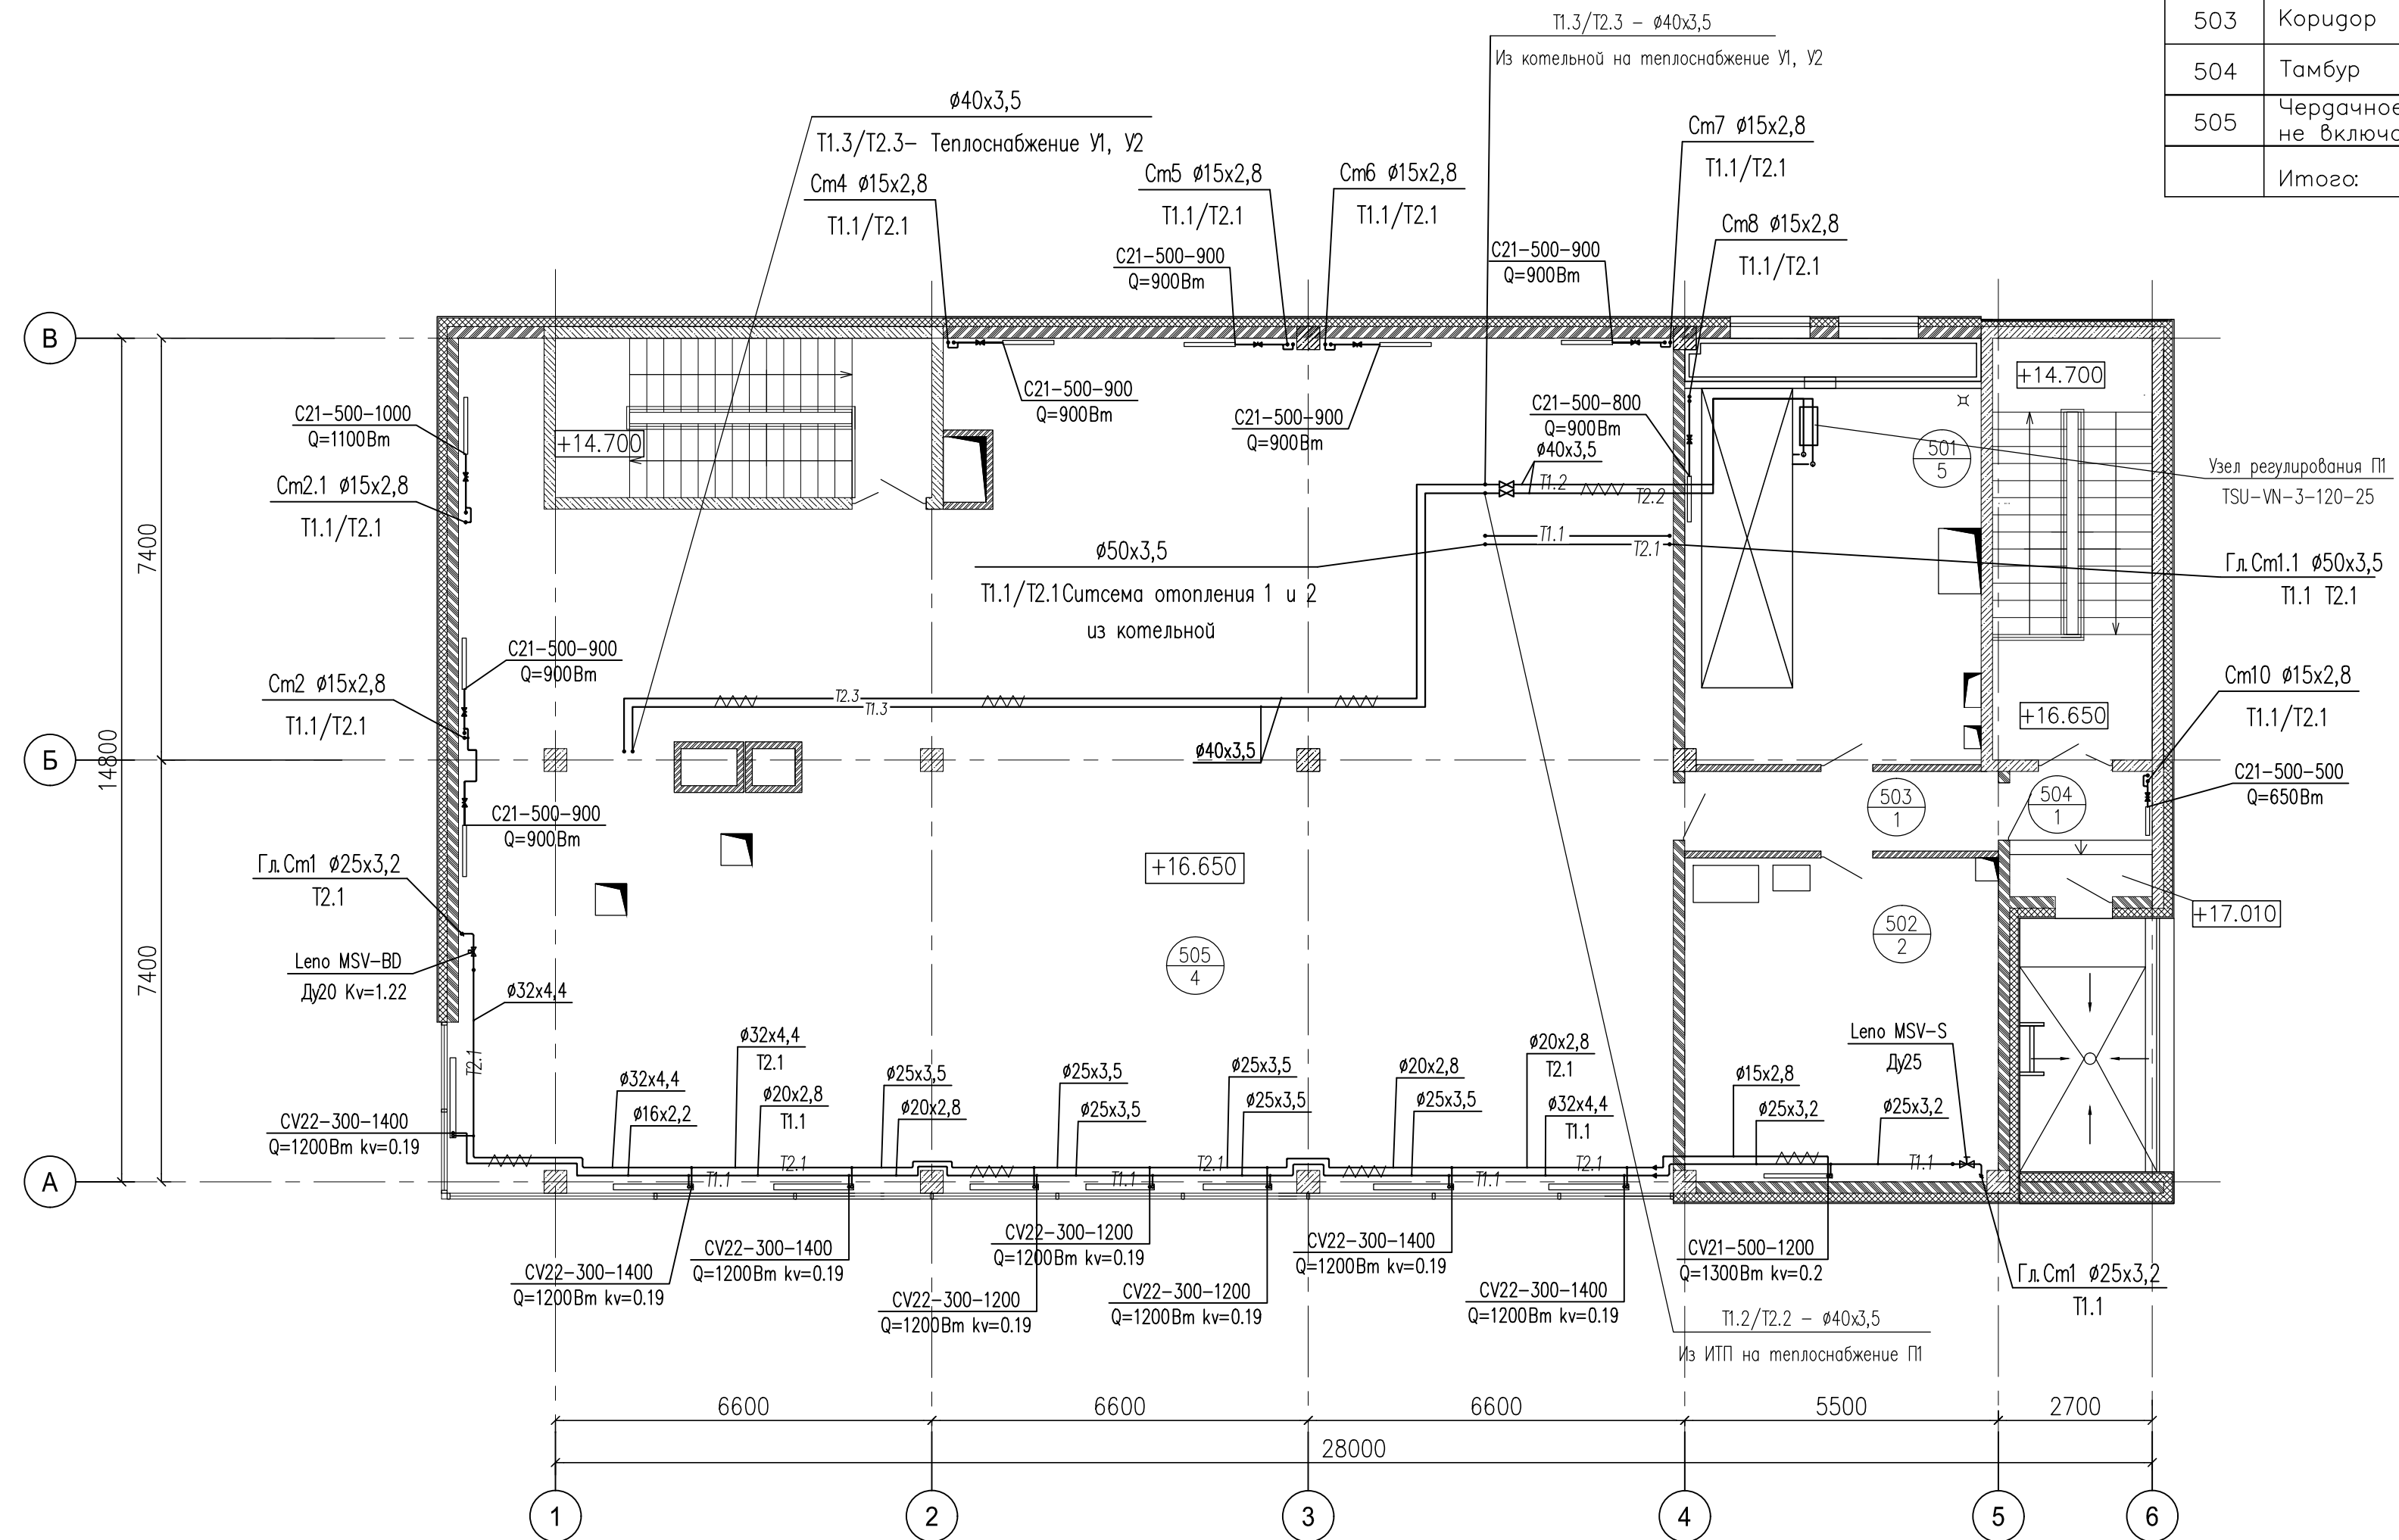


Примечание:
 1. Трубы из полипропилена РЕ-Ха прокладываемые в подготовке пола изолировать материалом К-Fltx толщиной не менее 9 мм. Фиксировать прижимным пластмассовым крюком к плите перекрытия каждые 1,5 м.
 2. Подводки к приборам принять Ø15.
 3. Верхних точках системы установить воздухоотводчики.

Шифр объекта: 03-17-0В					
Заказчик: ООО "БАС ЛТД"					
Торговый комплекс по адресу : г. Москва, Нахимовский проспект, вл.59-А					
Изм.	Кол.	Лист	№ док.	Подпись	Дата
Разработал					
Проверил					
Отопление, вентиляция и кондиционирование воздуха				Стадия	Лист
Отопление				ИД	6
План 5 этажа				Листов	
ГИП					

ЭКСПЛИКАЦИЯ ПОМЕЩЕНИЙ

NN	Наименование	Площадь кв. м	Кат-ия пом.
001	Лифтовой холл	17.0	
002	Торговое помещение (свободная планировка)	258.8	
003	Помещение электрощитовой	16.0	
004	Помещение ИТП	21.3	
005	Водомерный узел и насосная пожаротушения	28.2	
Итого:		341.3	

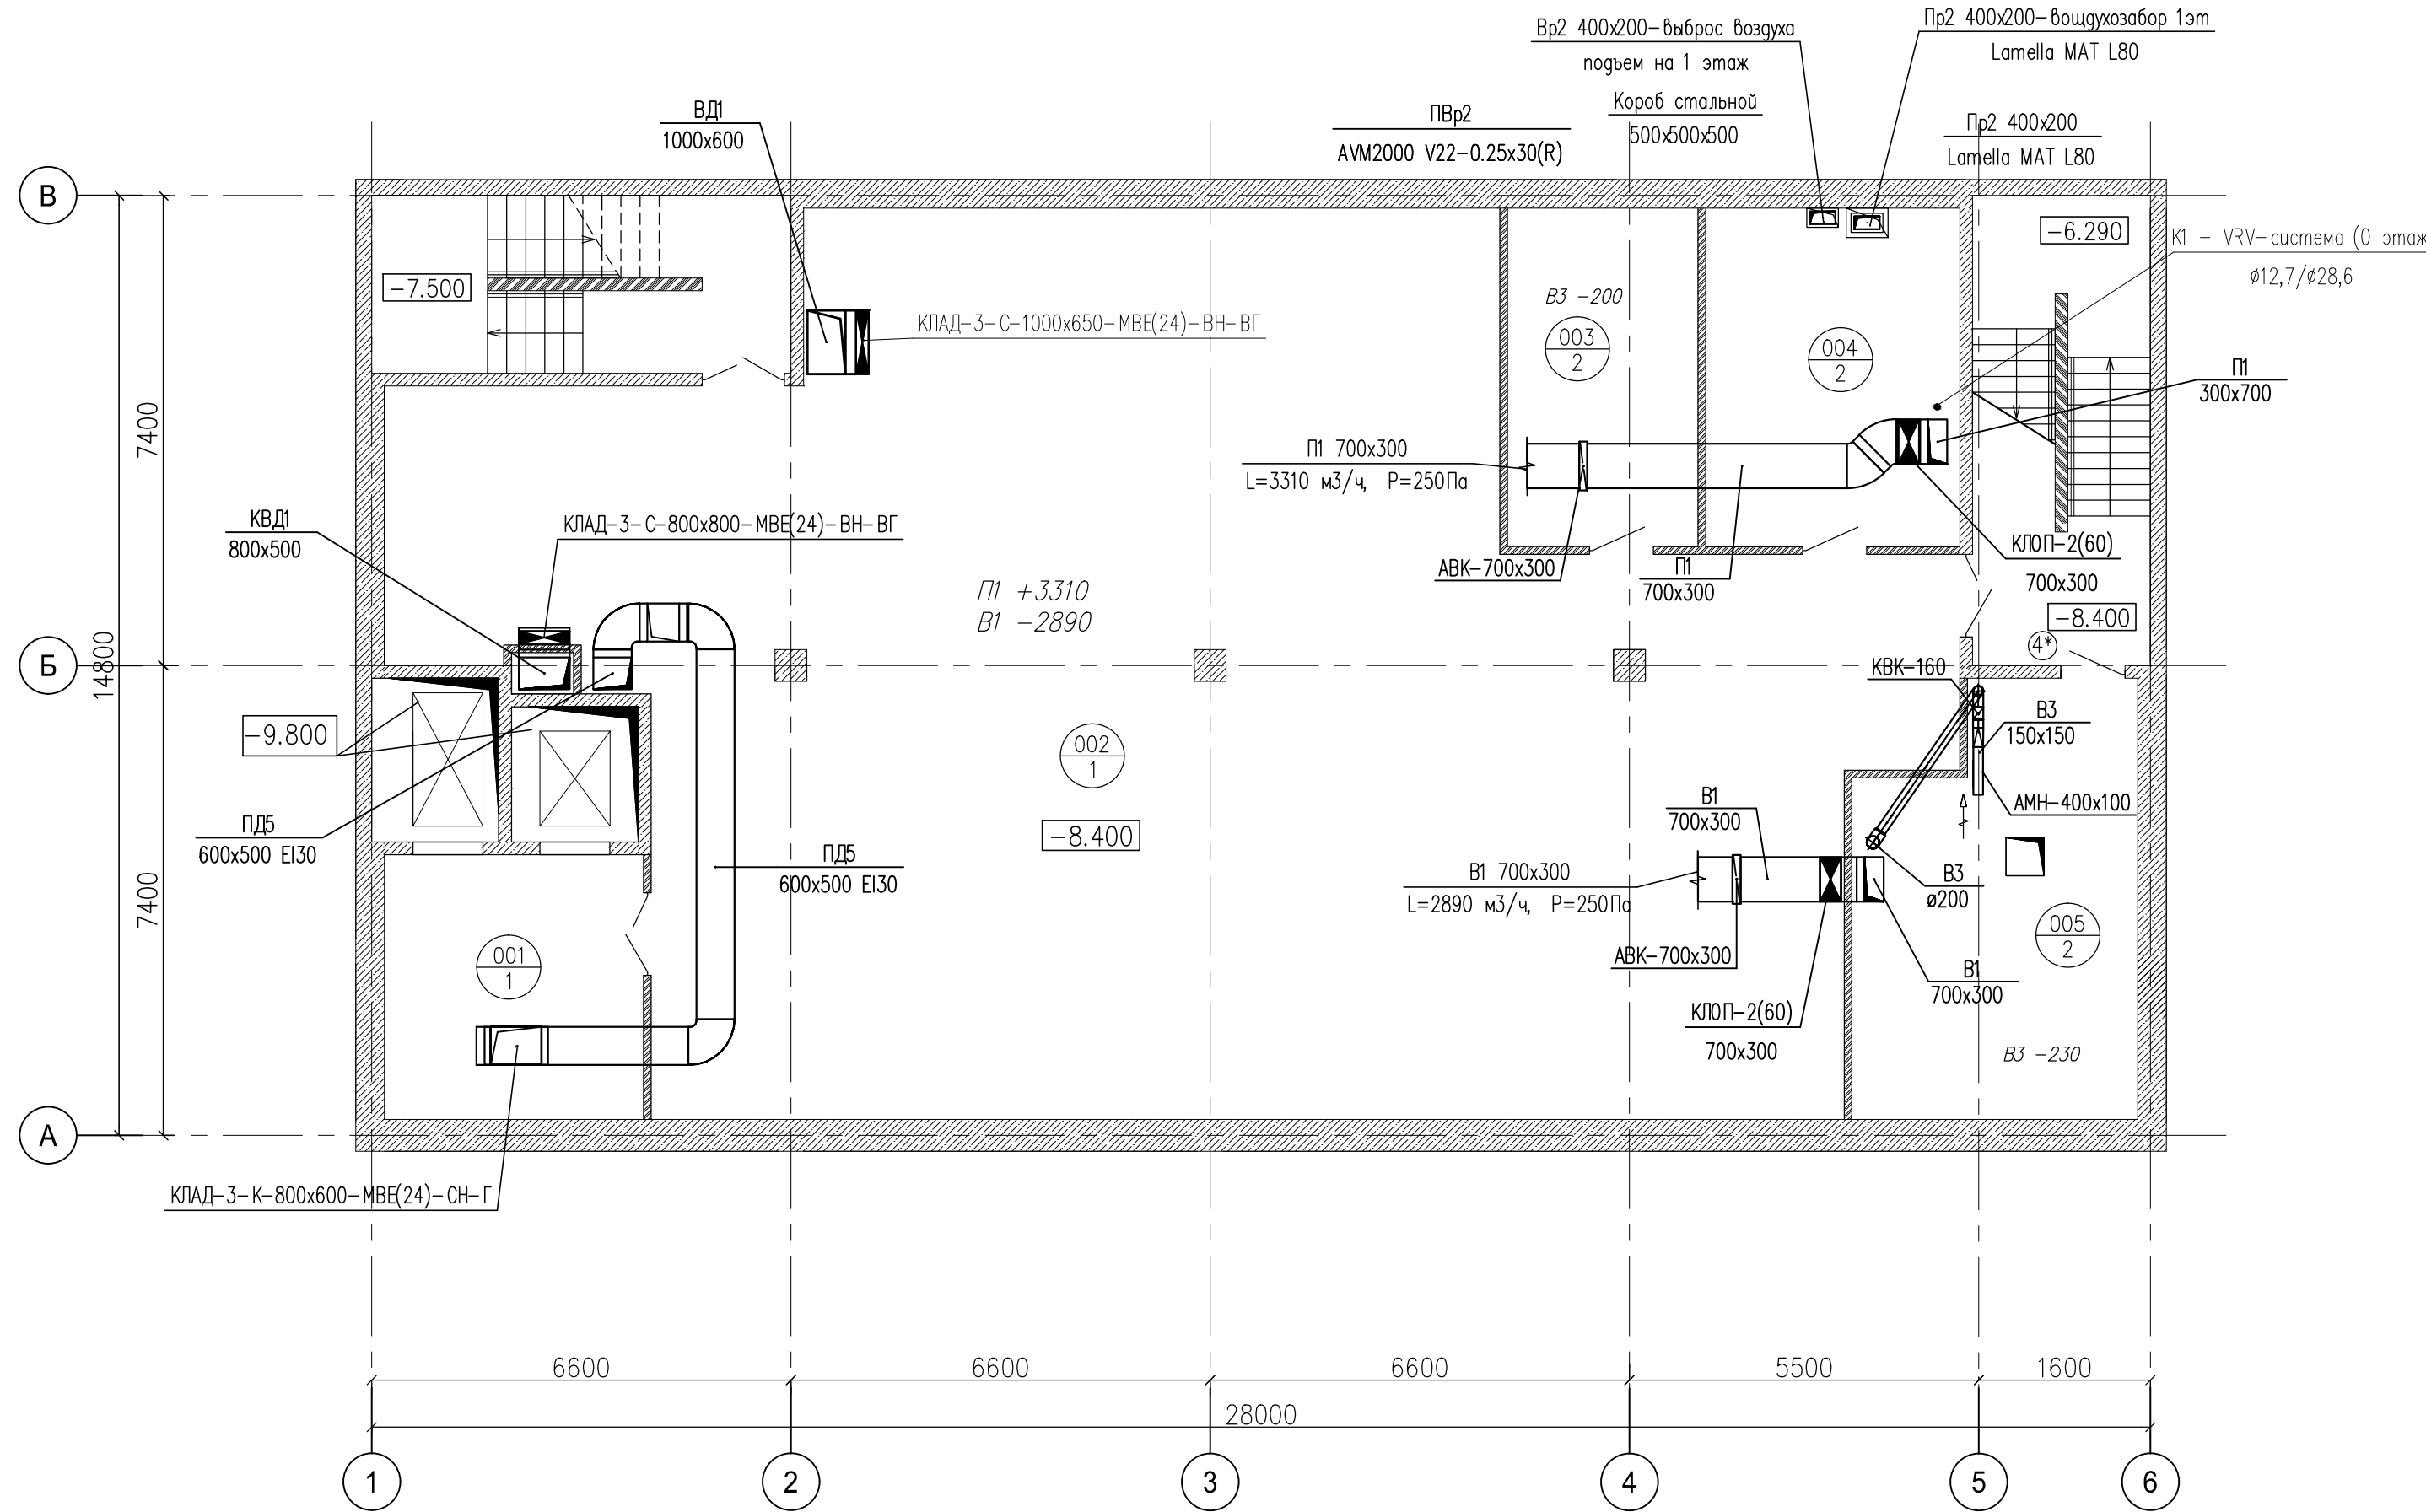


Согласовано	
Взам. инж.Н	
Подпись и дата	
Инж.Н подл.	

Шифр объекта: 03-17-0В					
Заказчик: ООО "БАС ЛТД"					
Торговый комплекс по адресу : г. Москва, Нахимовский проспект, вл.59-А					
Изм.	Кол-во	Лист	№ док.	Подпись	Дата
Разработал					
Проверил					
Отопление, вентиляция и кондиционирование воздуха			Стадия	Лист	Листов
Вентиляция			ИД	7	
План подвала					
ГИП					

ЭКСПЛИКАЦИЯ ПОМЕЩЕНИЙ

NN	Наименование	Площадь кв. м	Кат-ия пом.
201	Торговое помещение (свободная планировка)	368.5	
202	Тамбур	3.4	
203	Санузел для инвалидов	5.0	
204	Подсобное помещение	4.3	
Итого:		381.2	

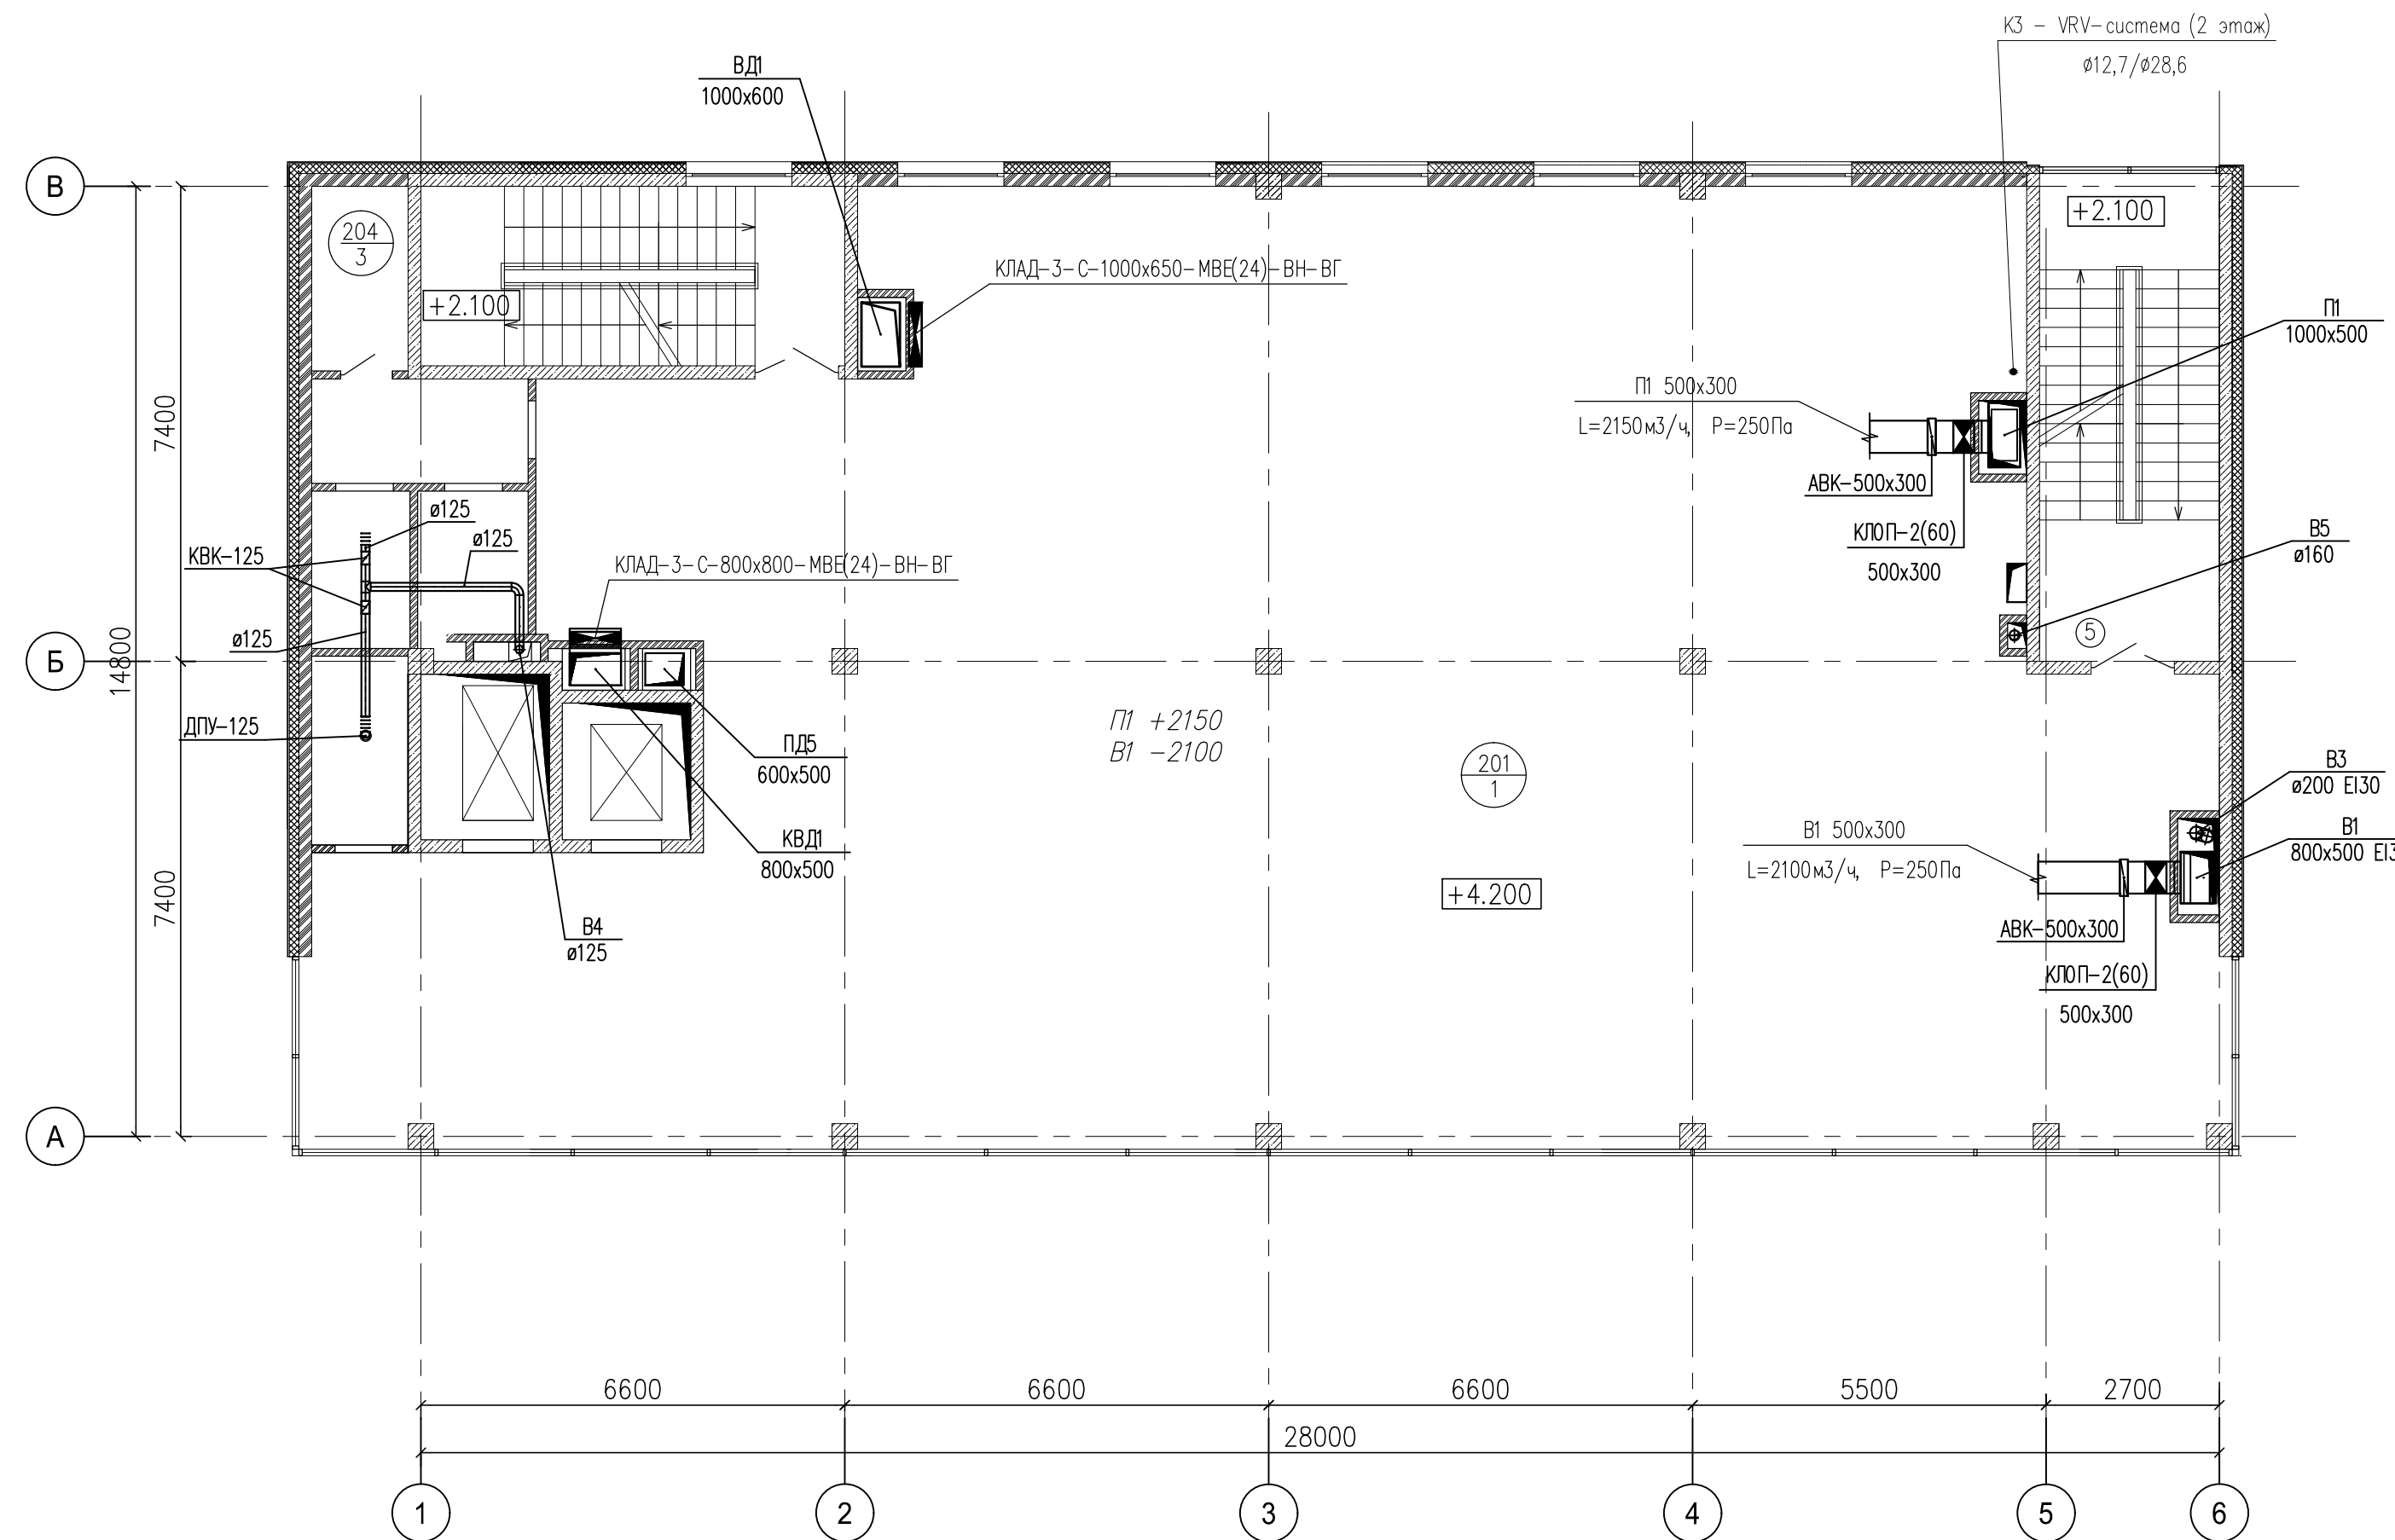


Согласовано	
Инв.Н подл.	
Подпись и дата	
Взам. инв.Н	

Шифр объекта: 03-17-0В					
Заказчик: ООО "БАС ЛТД"					
Торговый комплекс по адресу : г. Москва, Нахимовский проспект, вл.59-А					
Изм.	Кол.ч.	Лист	Изд.	Подпись	Дата
Разработал					
Проверил					
Отопление, вентиляция и кондиционирование воздуха				Стадия	Лист
Вентиляция				ИД	9
План 2 этажа					
ГИП					

ЭКСПЛИКАЦИЯ ПОМЕЩЕНИЙ

NN	Наименование	Площадь кв. м	Кат-ия пом.
301	Торговое помещение (свободная планировка)	382.3	
	Итого:	382.3	

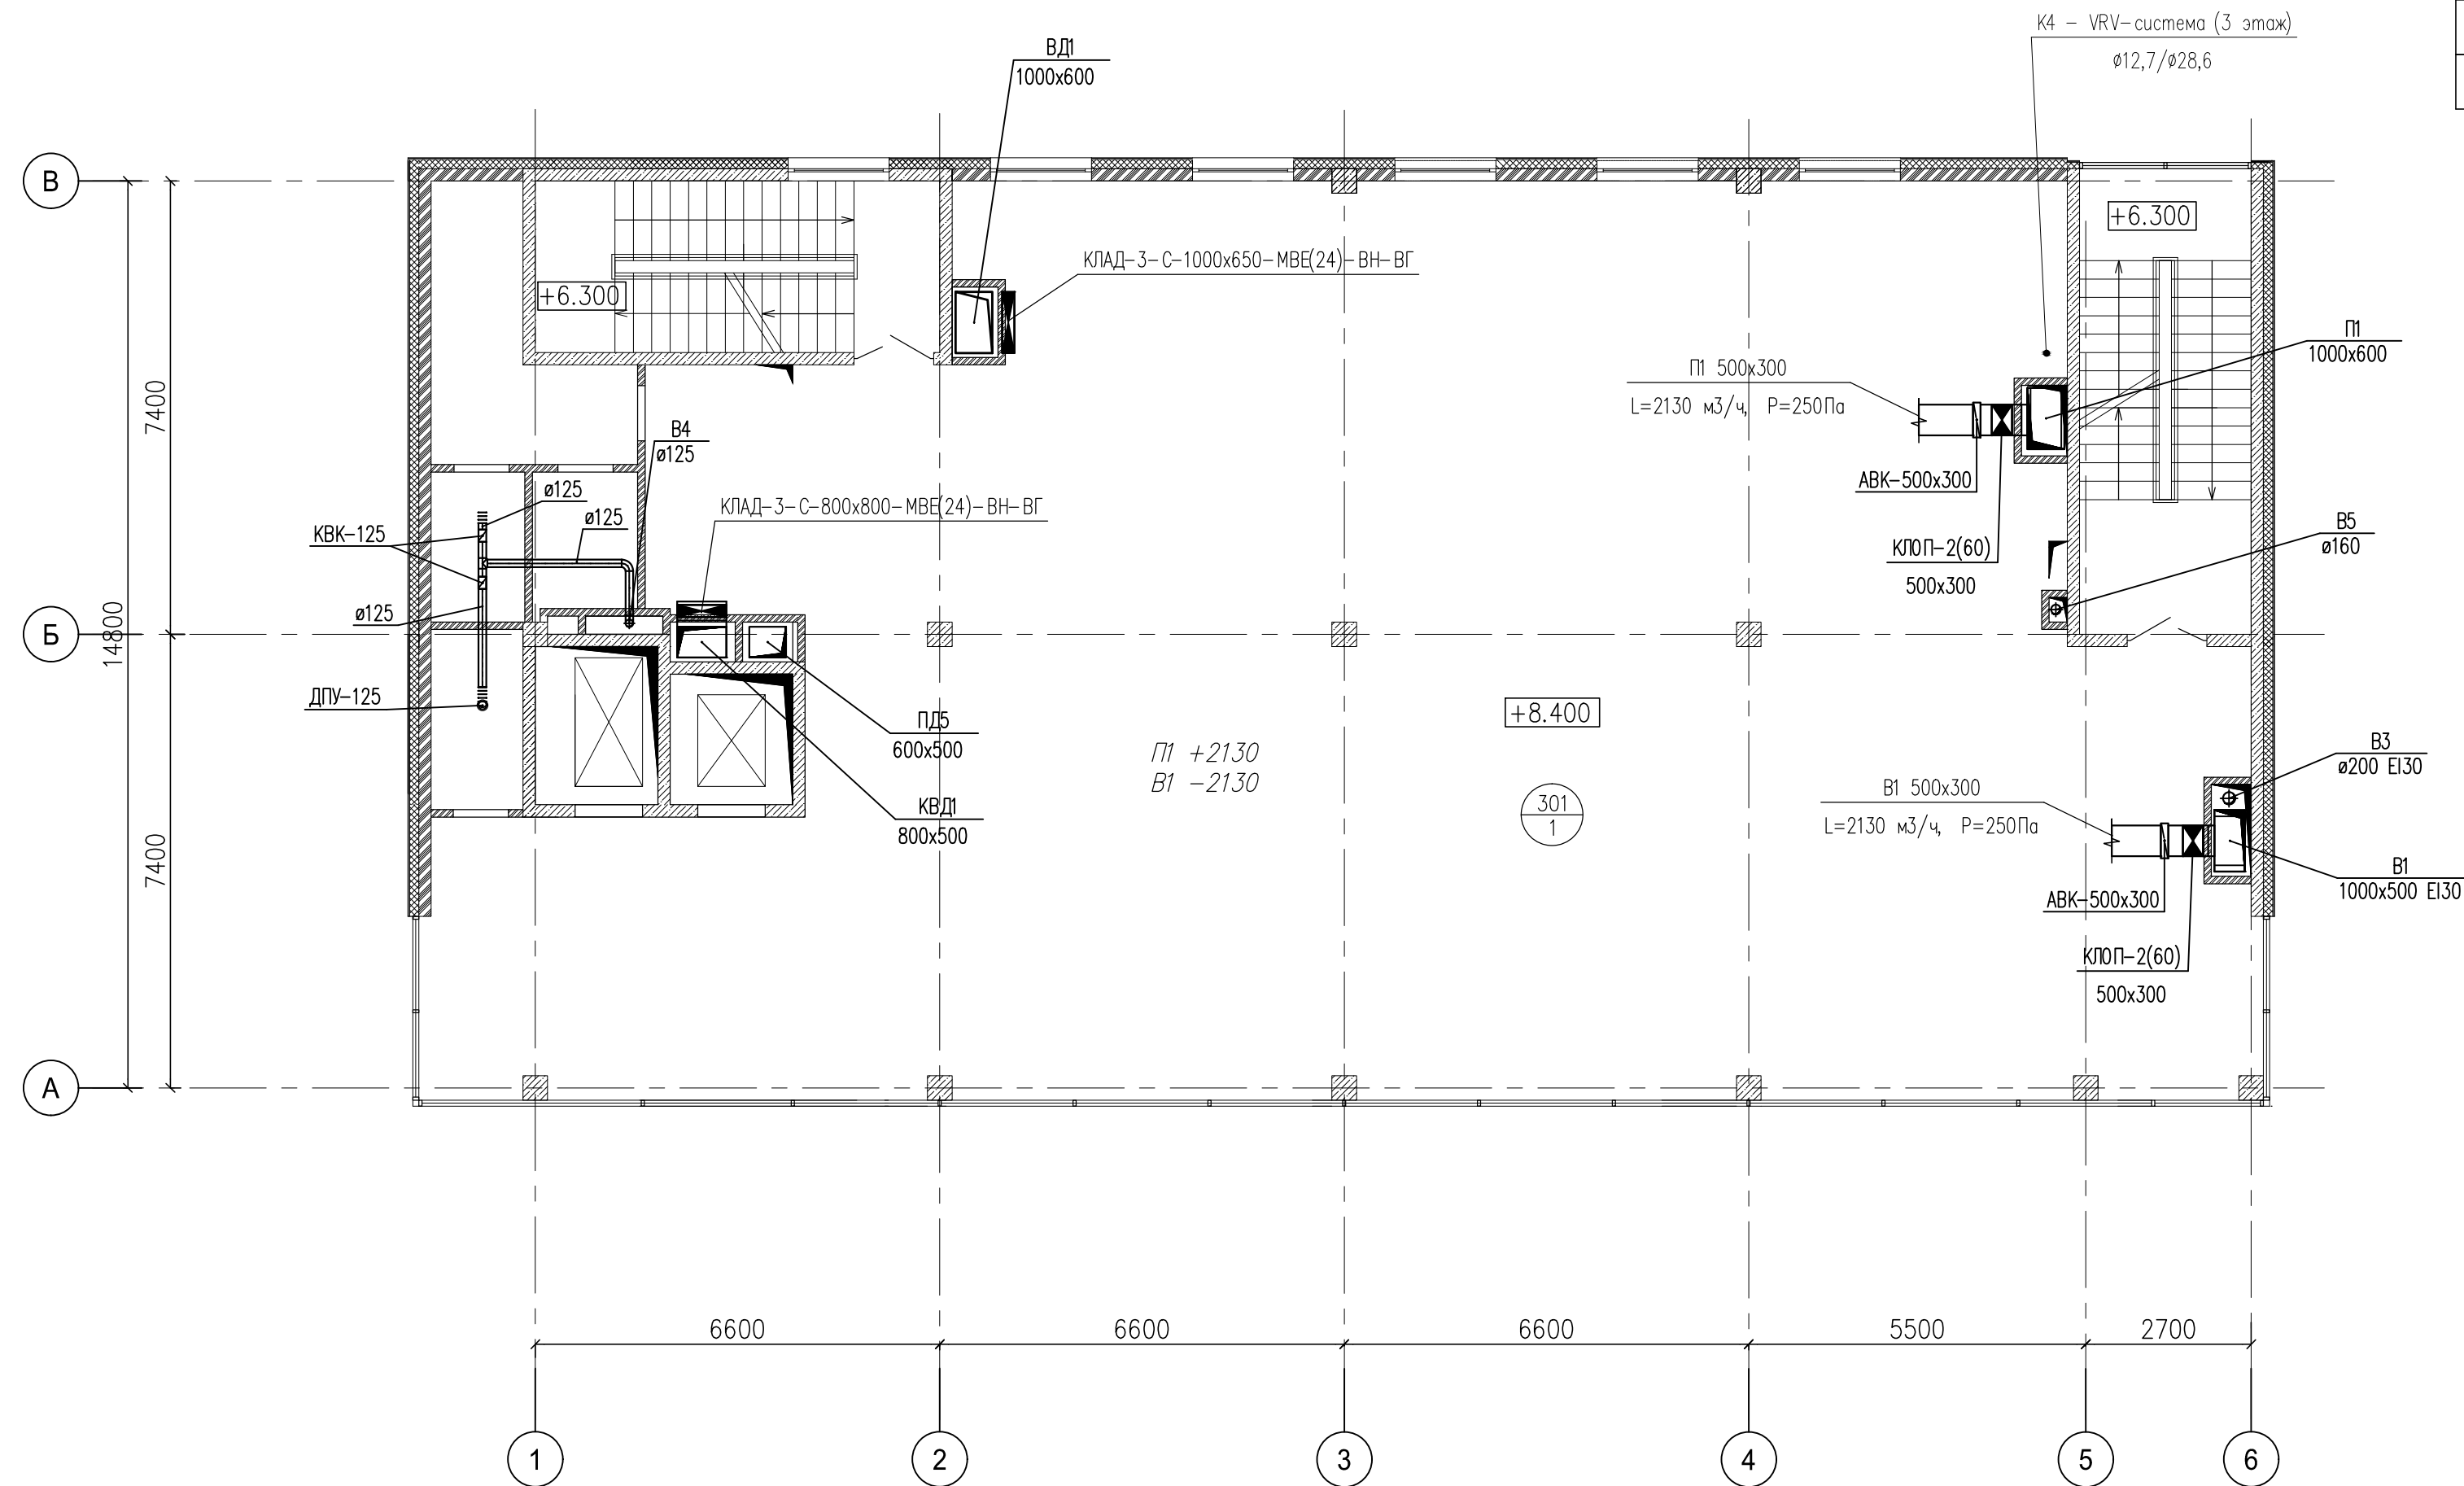


Согласовано	
Инв.Н подл.	Подпись и дата
	Взам. инв.Н

Шифр объекта: 03-17-0В					
Заказчик: ООО "БАС ЛТД"					
Торговый комплекс по адресу : г. Москва, Нахимовский проспект, вл.59-А					
Изм.	Кол.ч.	Лист	Ндож.	Подпись	Дата
Разработал					
Проверил					
Отопление, вентиляция и кондиционирование воздуха				Стадия	Лист
Вентиляция				ИД	10
План 3 этажа					
ГИП					

ЭКСПЛИКАЦИЯ ПОМЕЩЕНИЙ

NN	Наименование	Площадь кв. м	Кат-ия пом.
401	Торговое помещение (свободная планировка)	366.2	
402	Тамбур	2.8	
403	Умывальная	2.7	
404	Санузел	2.7	
405	Подсобное помещение	6.5	
	Итого:	380.9	

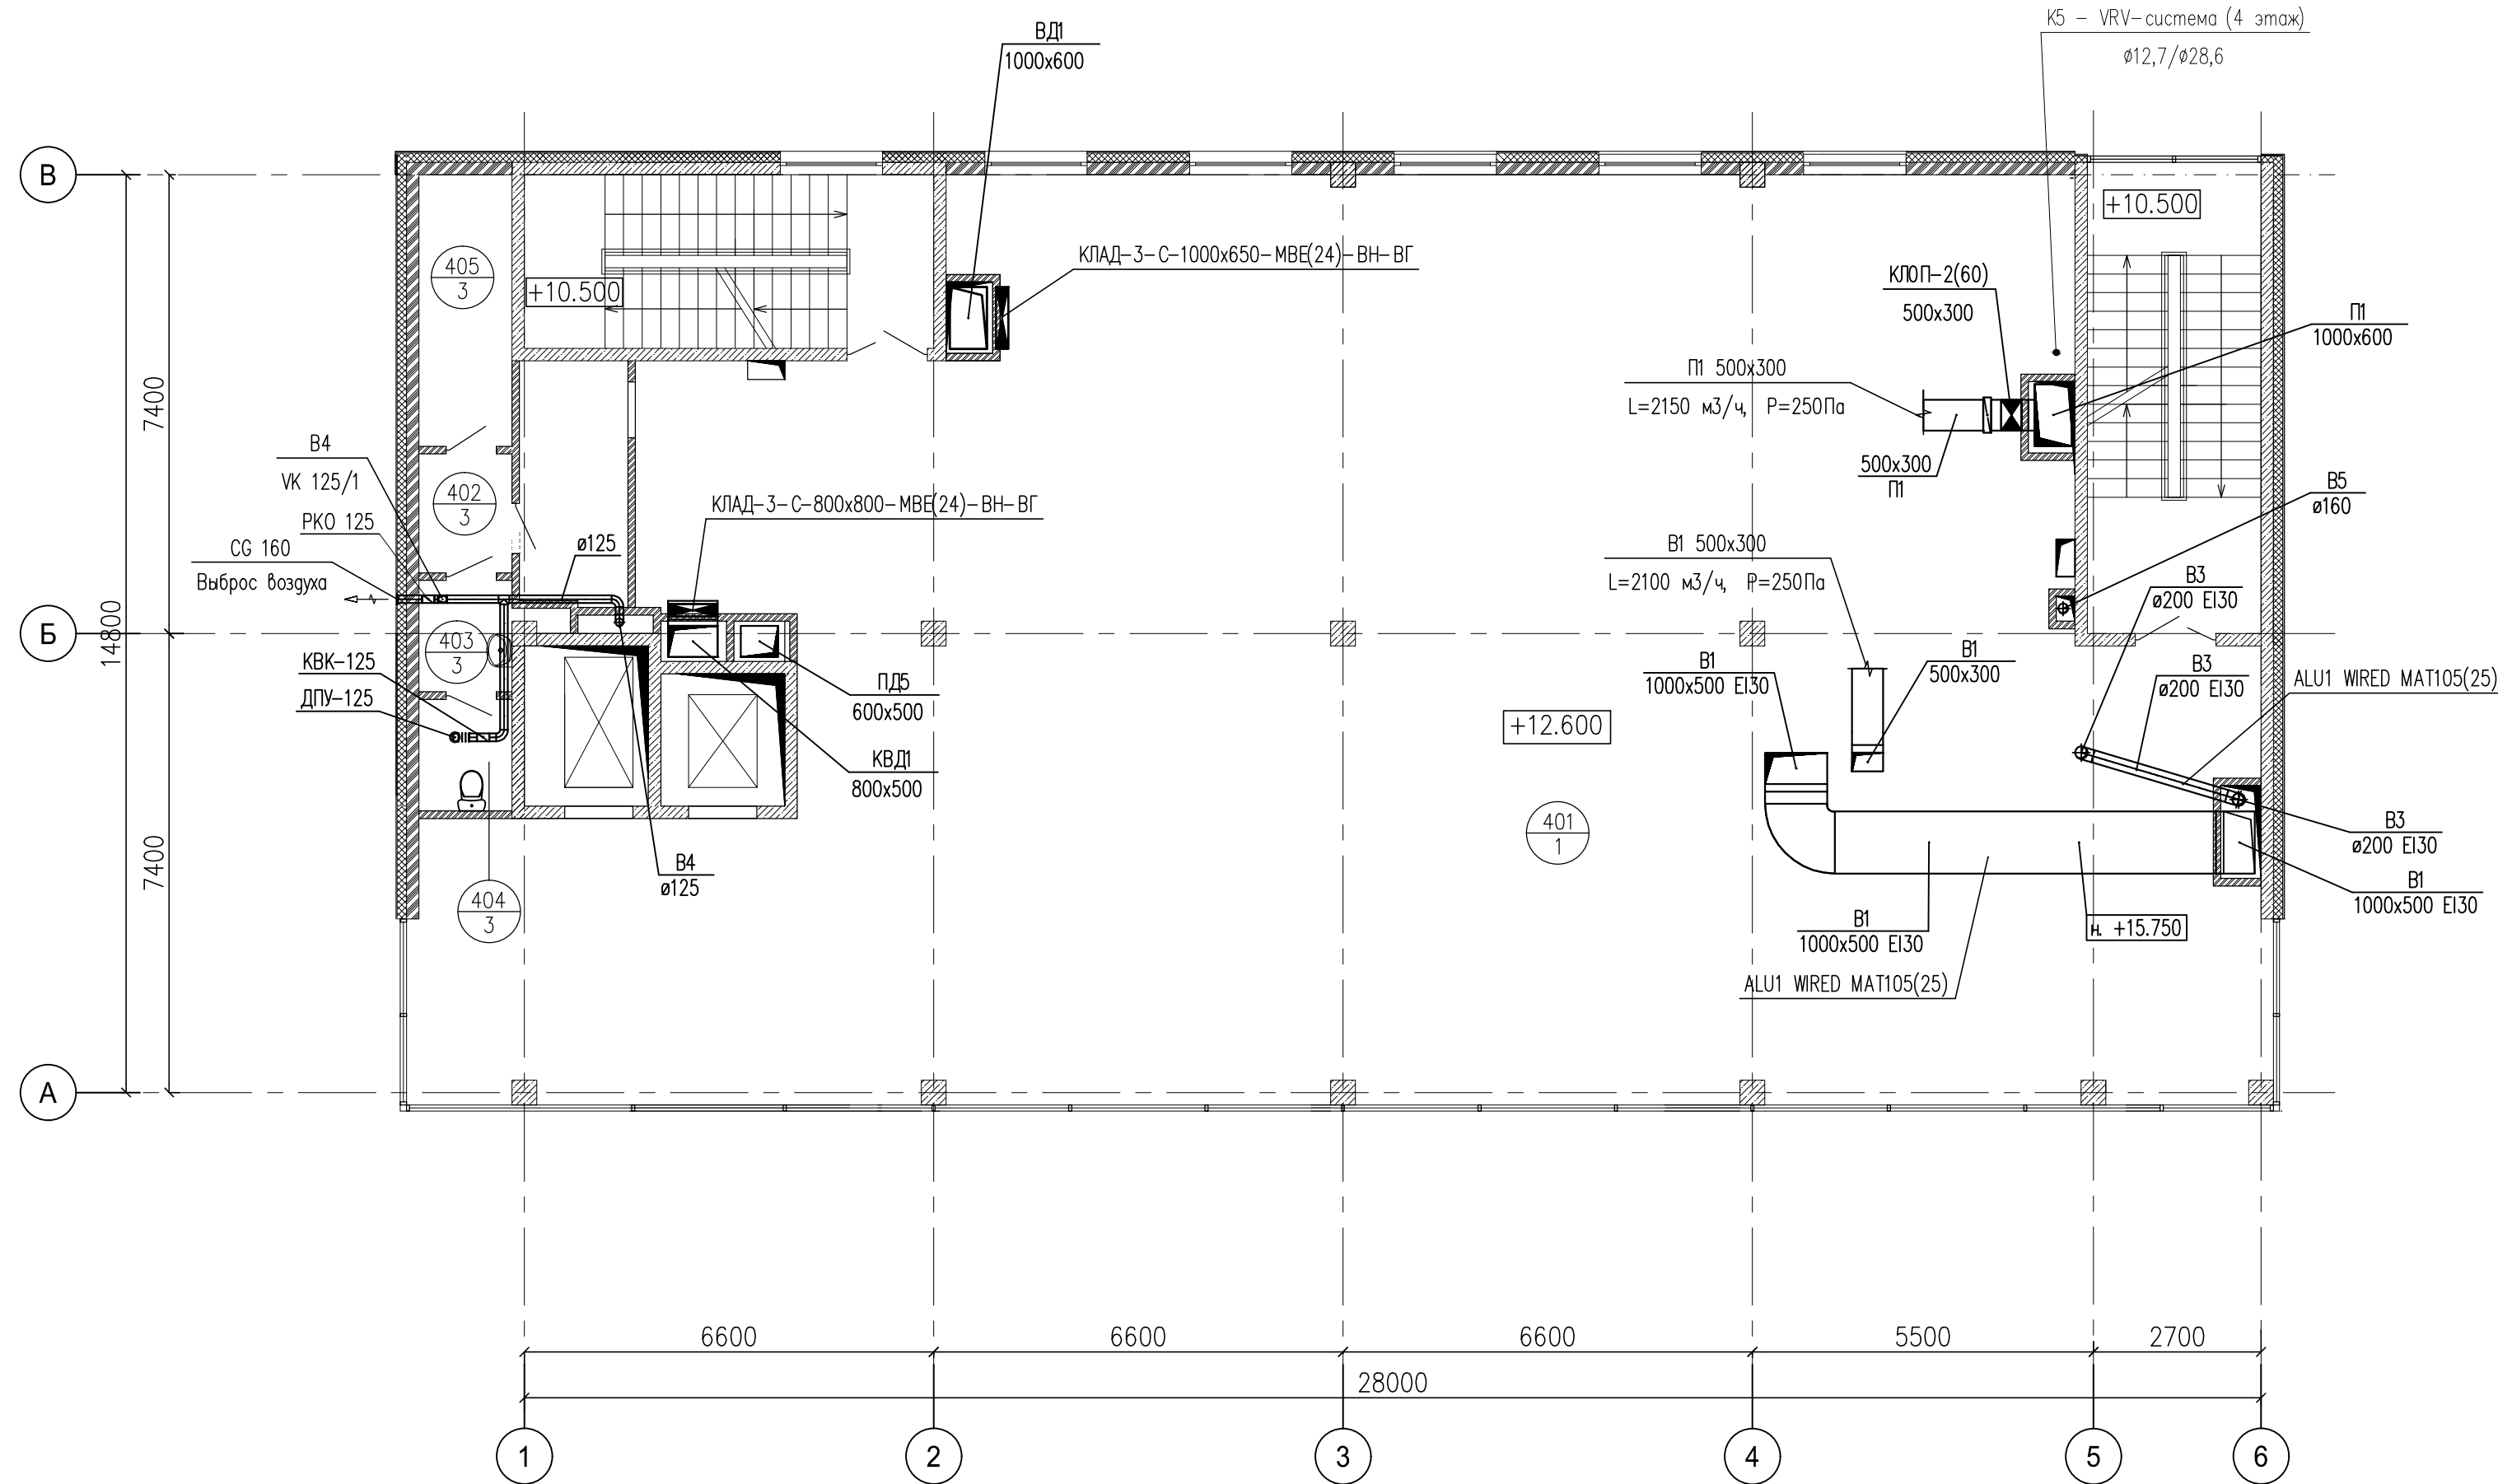


Согласовано	
Инв.Н подл.	
Подпись и дата	
Взам. инв.Н	

Шифр объекта: 03-17-08					
Заказчик: ООО "БАС ЛТД"					
Торговый комплекс по адресу : г. Москва, Нахимовский проспект, вл.59-А					
Изм.	Кол-во	Лист	Изд.	Подпись	Дата
Разработал					
Проверил					
Отопление, вентиляция и кондиционирование воздуха			Стадия	Лист	Листов
Вентиляция			ИД	11	
План 4 этажа					
ГИП					


ЭКСПЛИКАЦИЯ ПОМЕЩЕНИЙ

NN	Наименование	Площадь кв. м	Кат-ия пом.
501	Венткамера приточная	38.8	
502	Венткамера вытяжная	31.1	
503	Коридор	7.6	
504	Тамбур	5.5	
505	Чердачное помещение (h менее 1.8 м) — не включается в общую площадь этажа!	297.3	
Итого:		381.8	

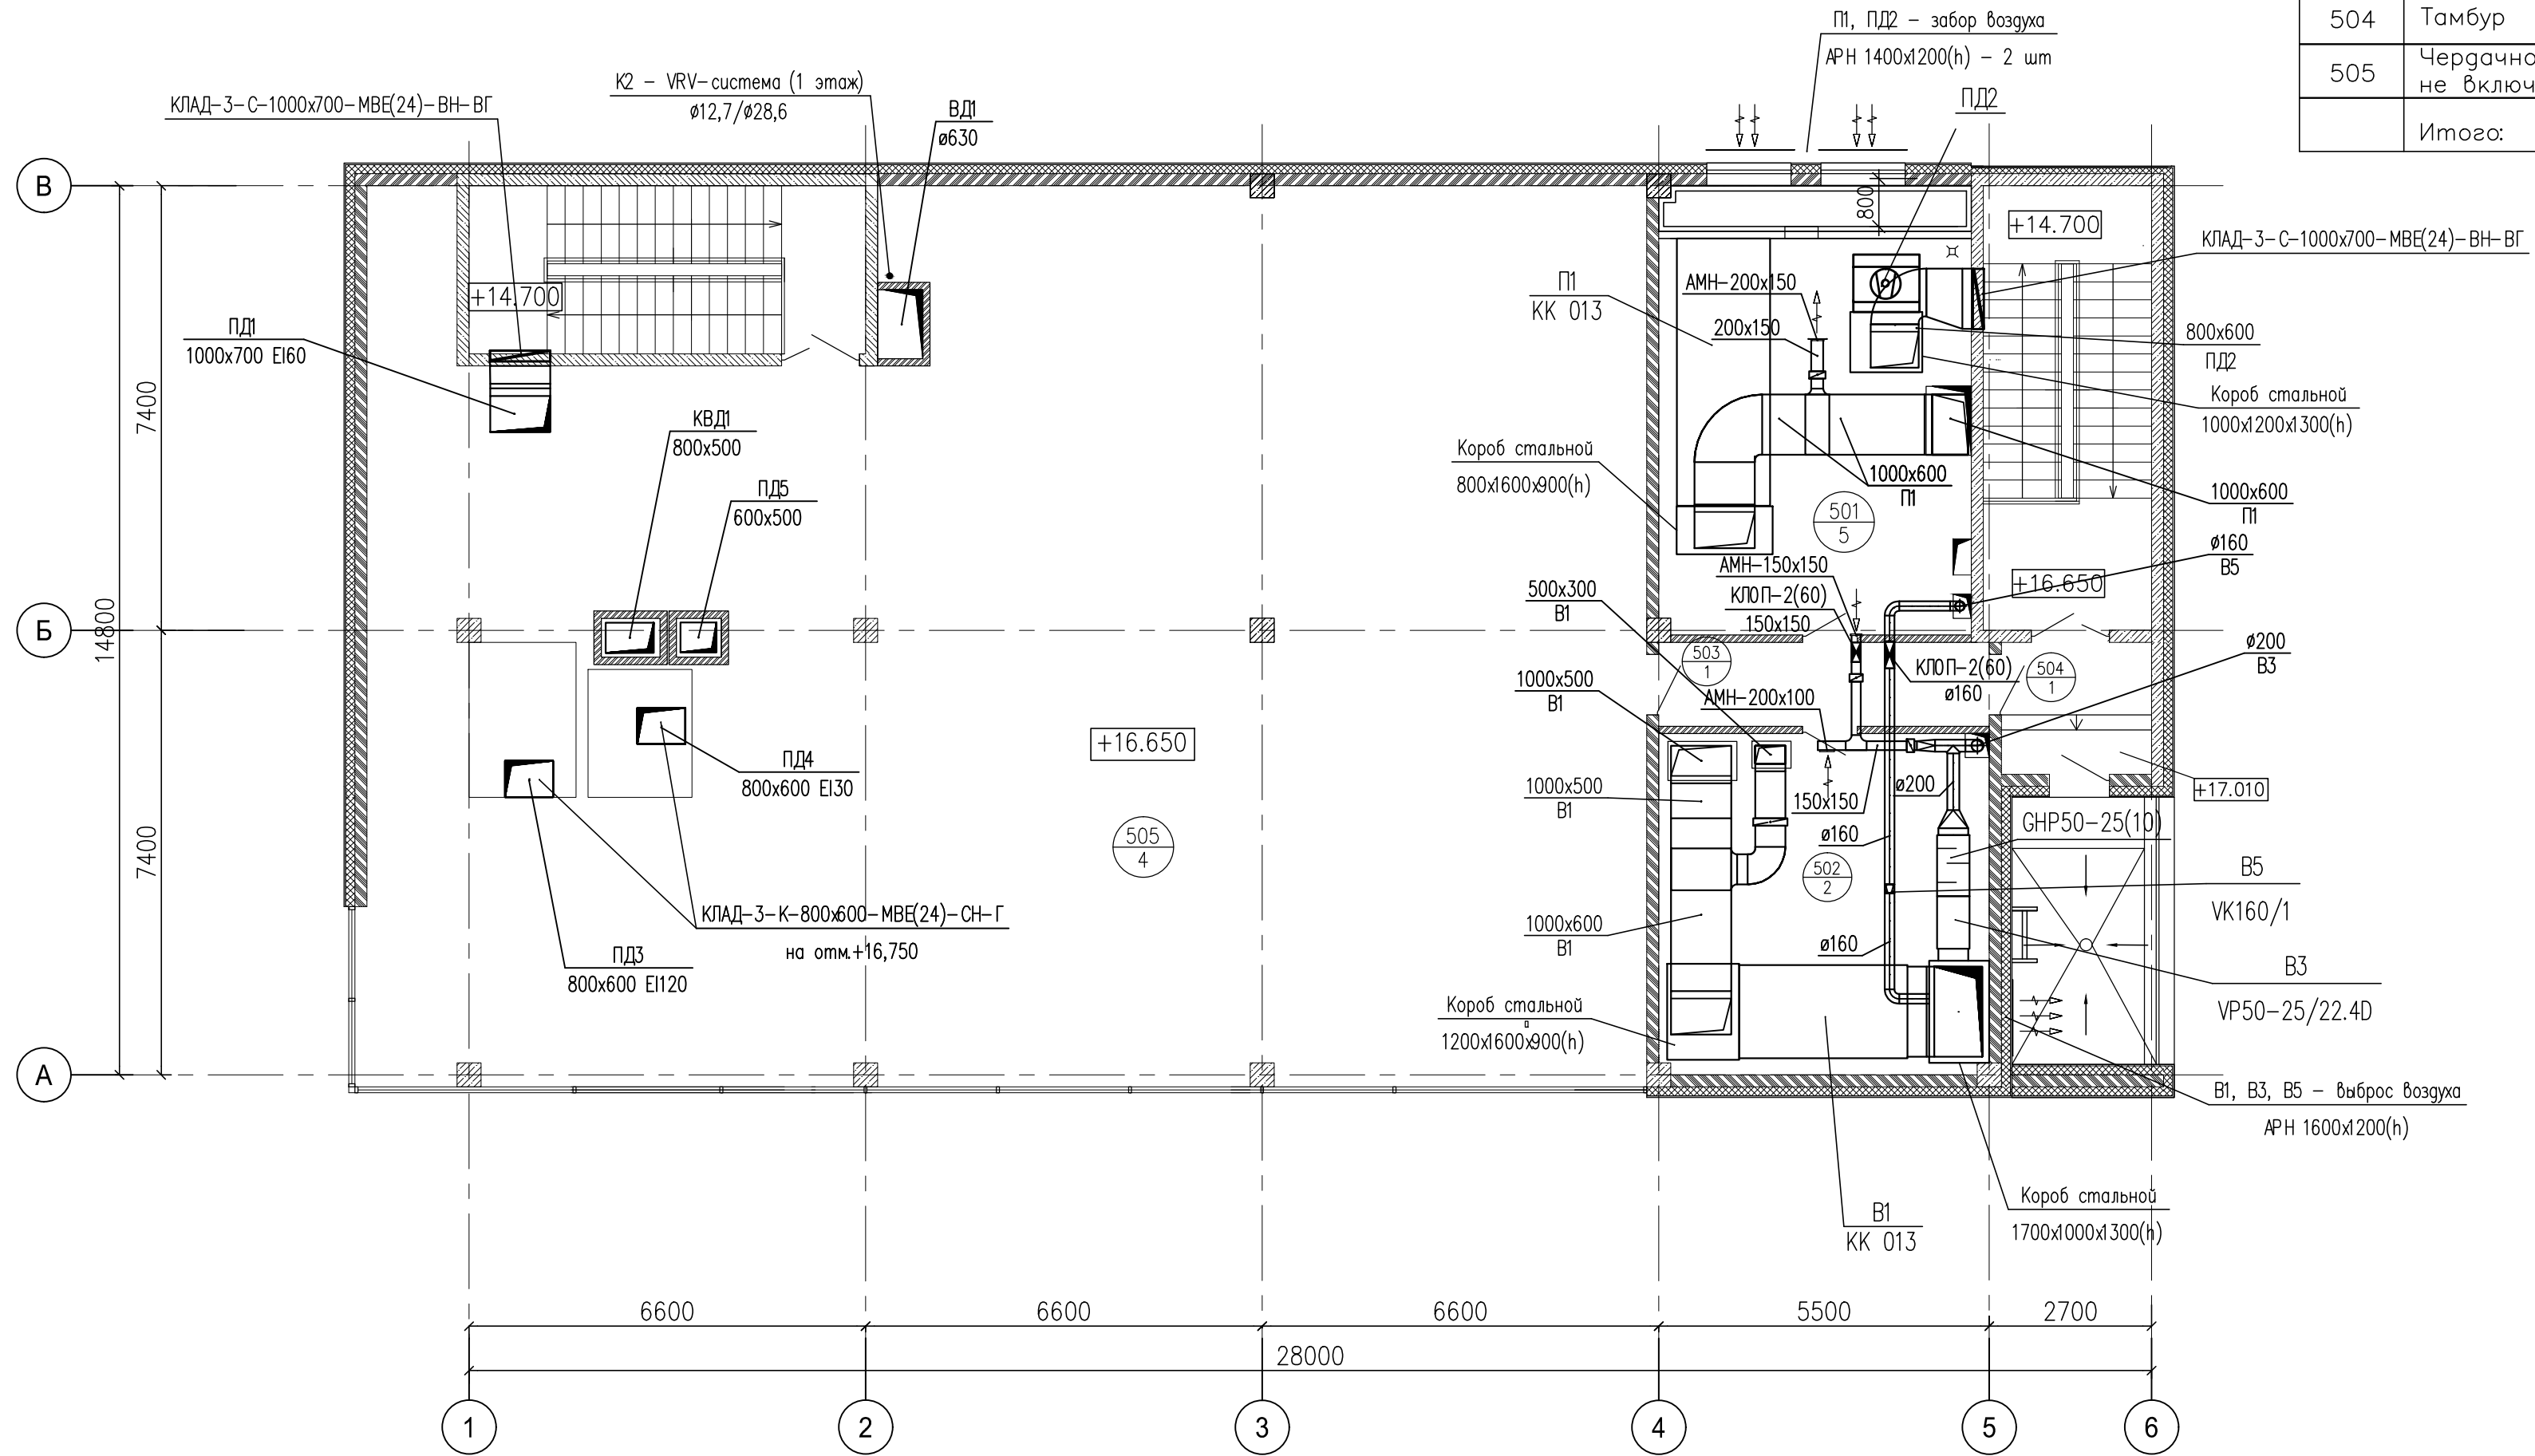

Согласовано	
Инв.№ подл.	
Подпись и дата	
Взам. инв.№	

Шифр объекта: 03-17-0В					
Заказчик: ООО "БАС ЛТД"					
Торговый комплекс по адресу : г. Москва, Нахимовский проспект, вл.59-А					
Изм.	Кол-во	Лист	№ док.	Подпись	Дата
Разработал					
Проверил					
Отопление, вентиляция и кондиционирование воздуха				Стадия	Лист
Вентиляция				ИД	12
План 5 этажа					
ГИП					

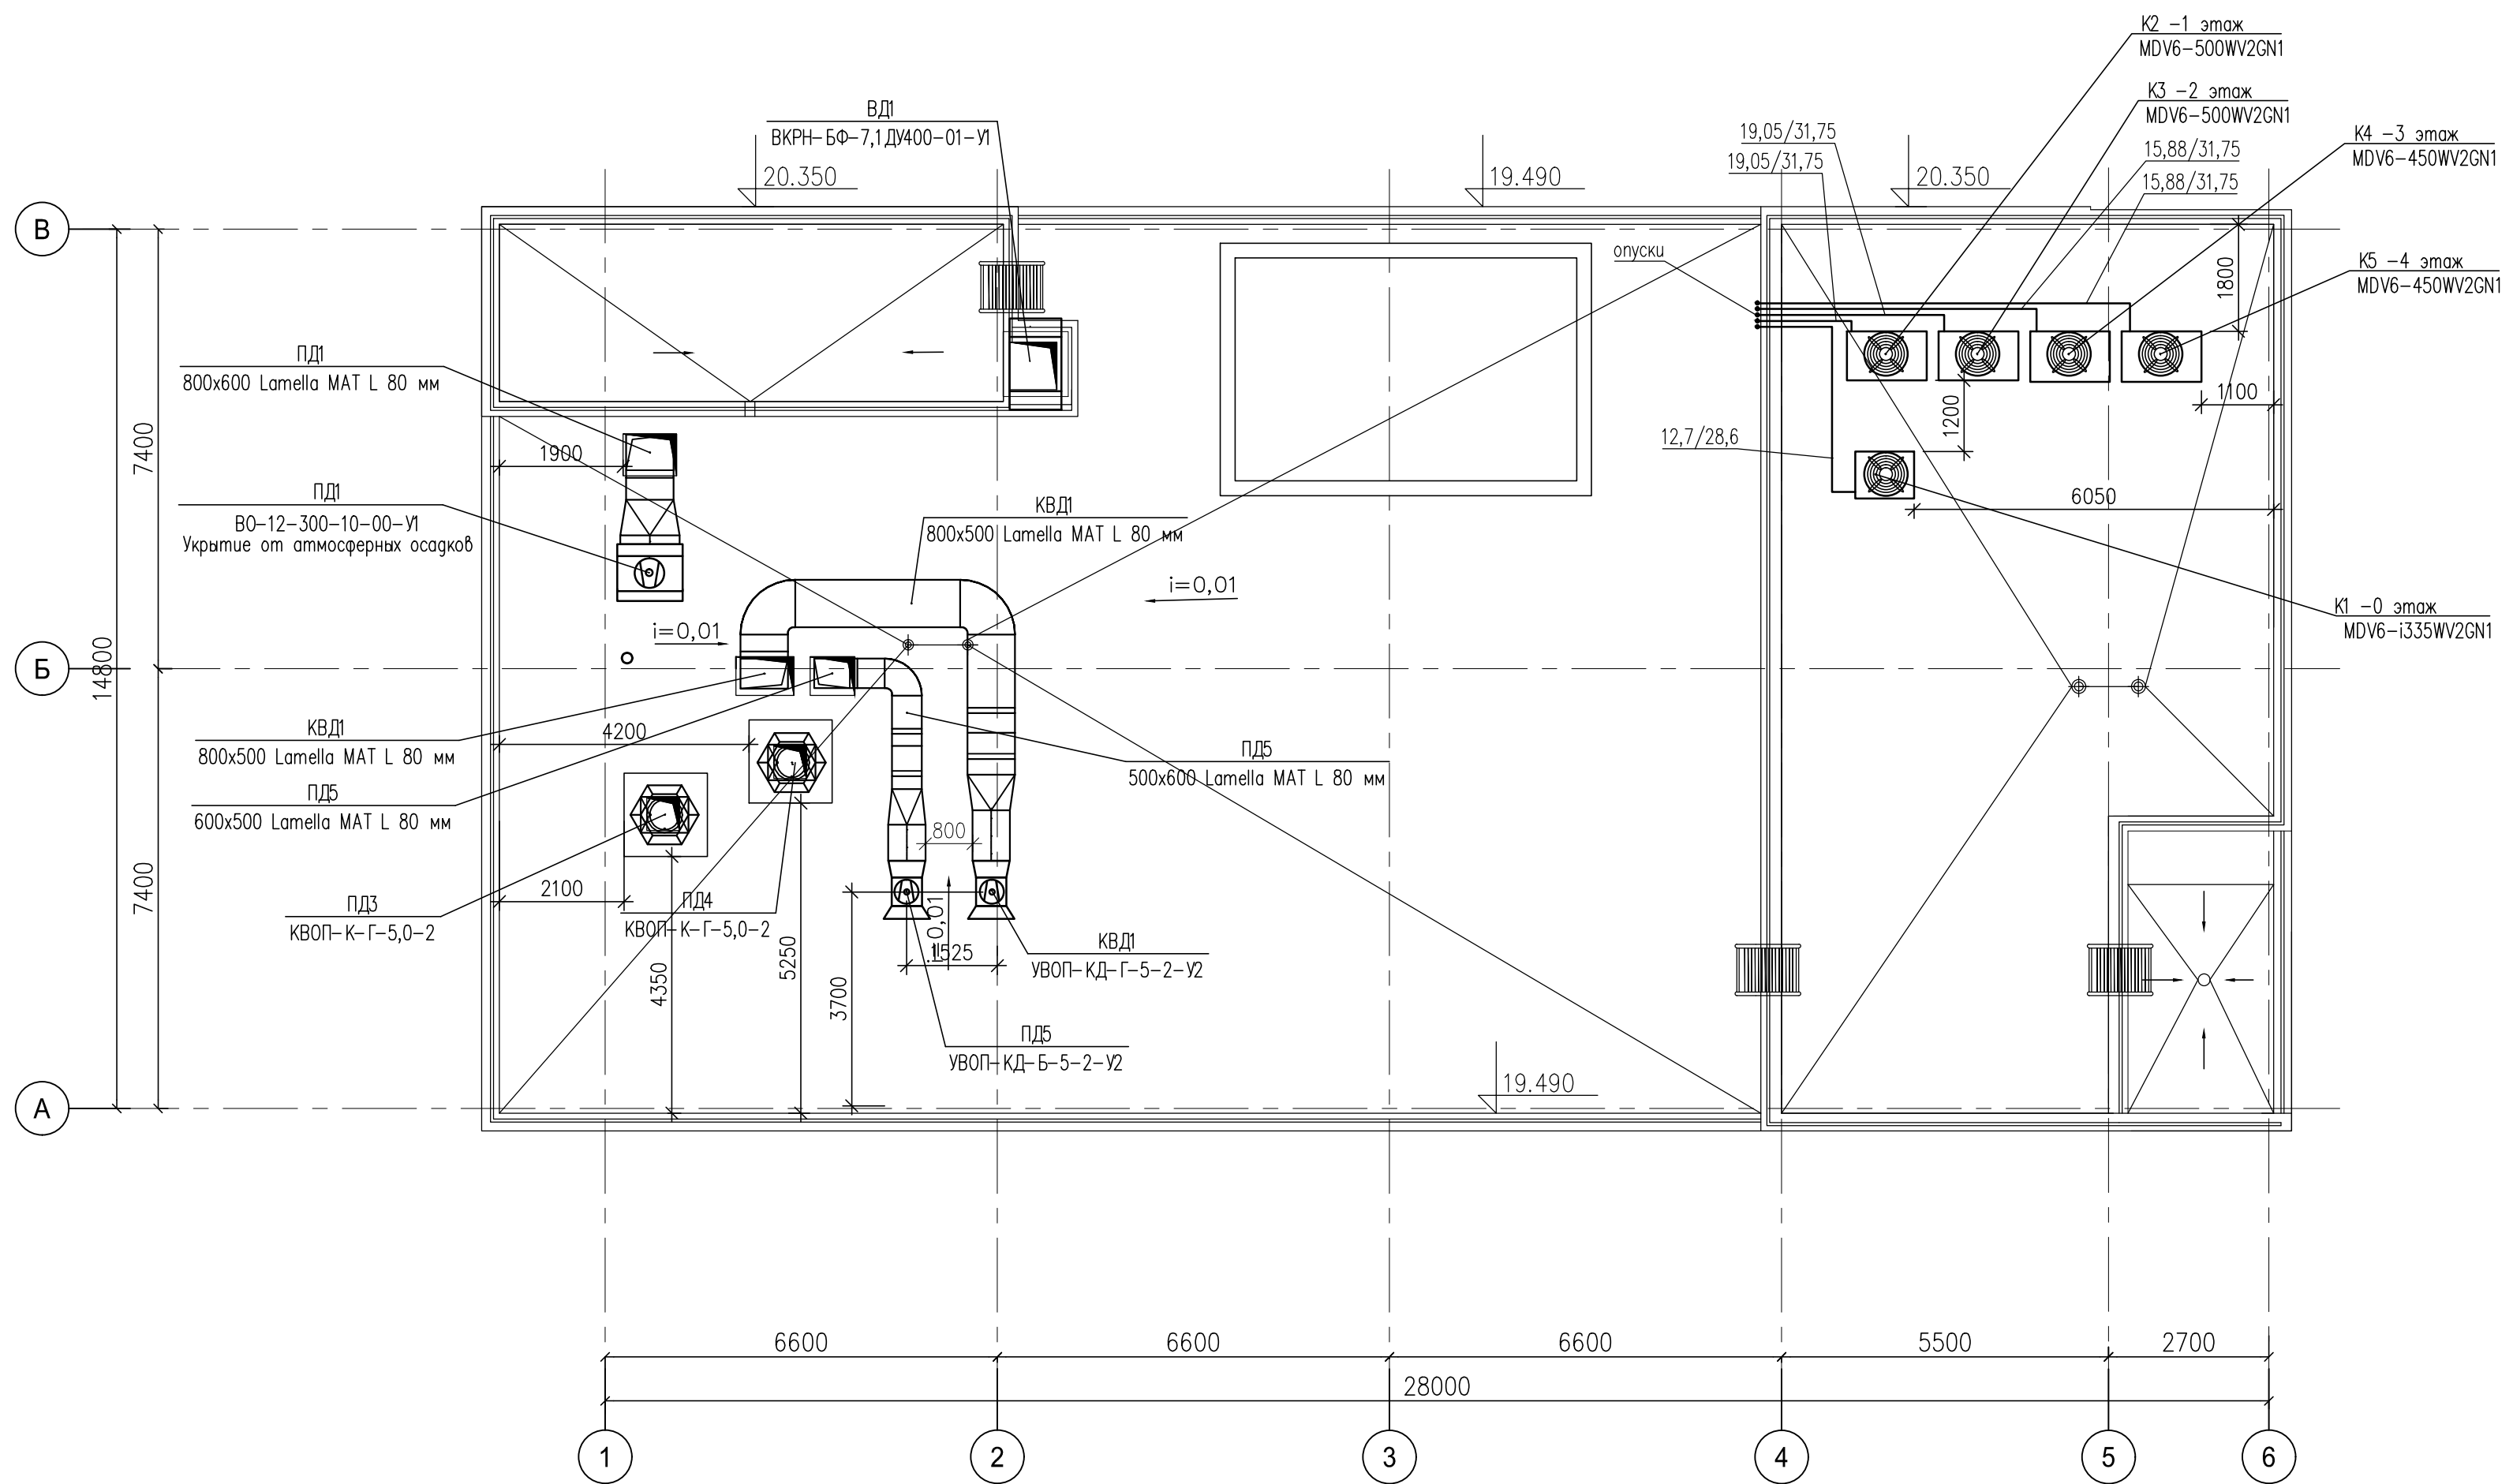


Согласовано					
Инв.Н подл.	Подпись и дата	Взам. инв.Н			

Шифр объекта: 03-17-08					
Заказчик: ООО "БАС ЛТД"					
Торговый комплекс по адресу : г. Москва, Нахимовский проспект, вл.59-А					
Изм.	Кол-во	Лист	№ док.	Подпись	Дата
Разработал					
Проверил					
Отопление, вентиляция и кондиционирование воздуха			Стадия	Лист	Листов
Вентиляция и кондиционирование			ИД	13	
План кровли					
ГИП					

ЭКСПЛИКАЦИЯ ПОМЕЩЕНИЙ

NN	Наименование	Площадь кв. м	Кат-ия пом.
101	Вестибюль	44.1	
102	Вестибюль	16.9	
103	Торговое помещение	58.7	
104	Санузел	2.0	
105	Торговое помещение	63.7	
106	Санузел	2.0	
107	Торговое помещение	60.7	
108	Санузел	2.0	
109	Торговое помещение	60.5	
110	Санузел	2.0	
111	Торговое помещение	27.0	
112	Санузел	2.1	
	Итого:	342.9	

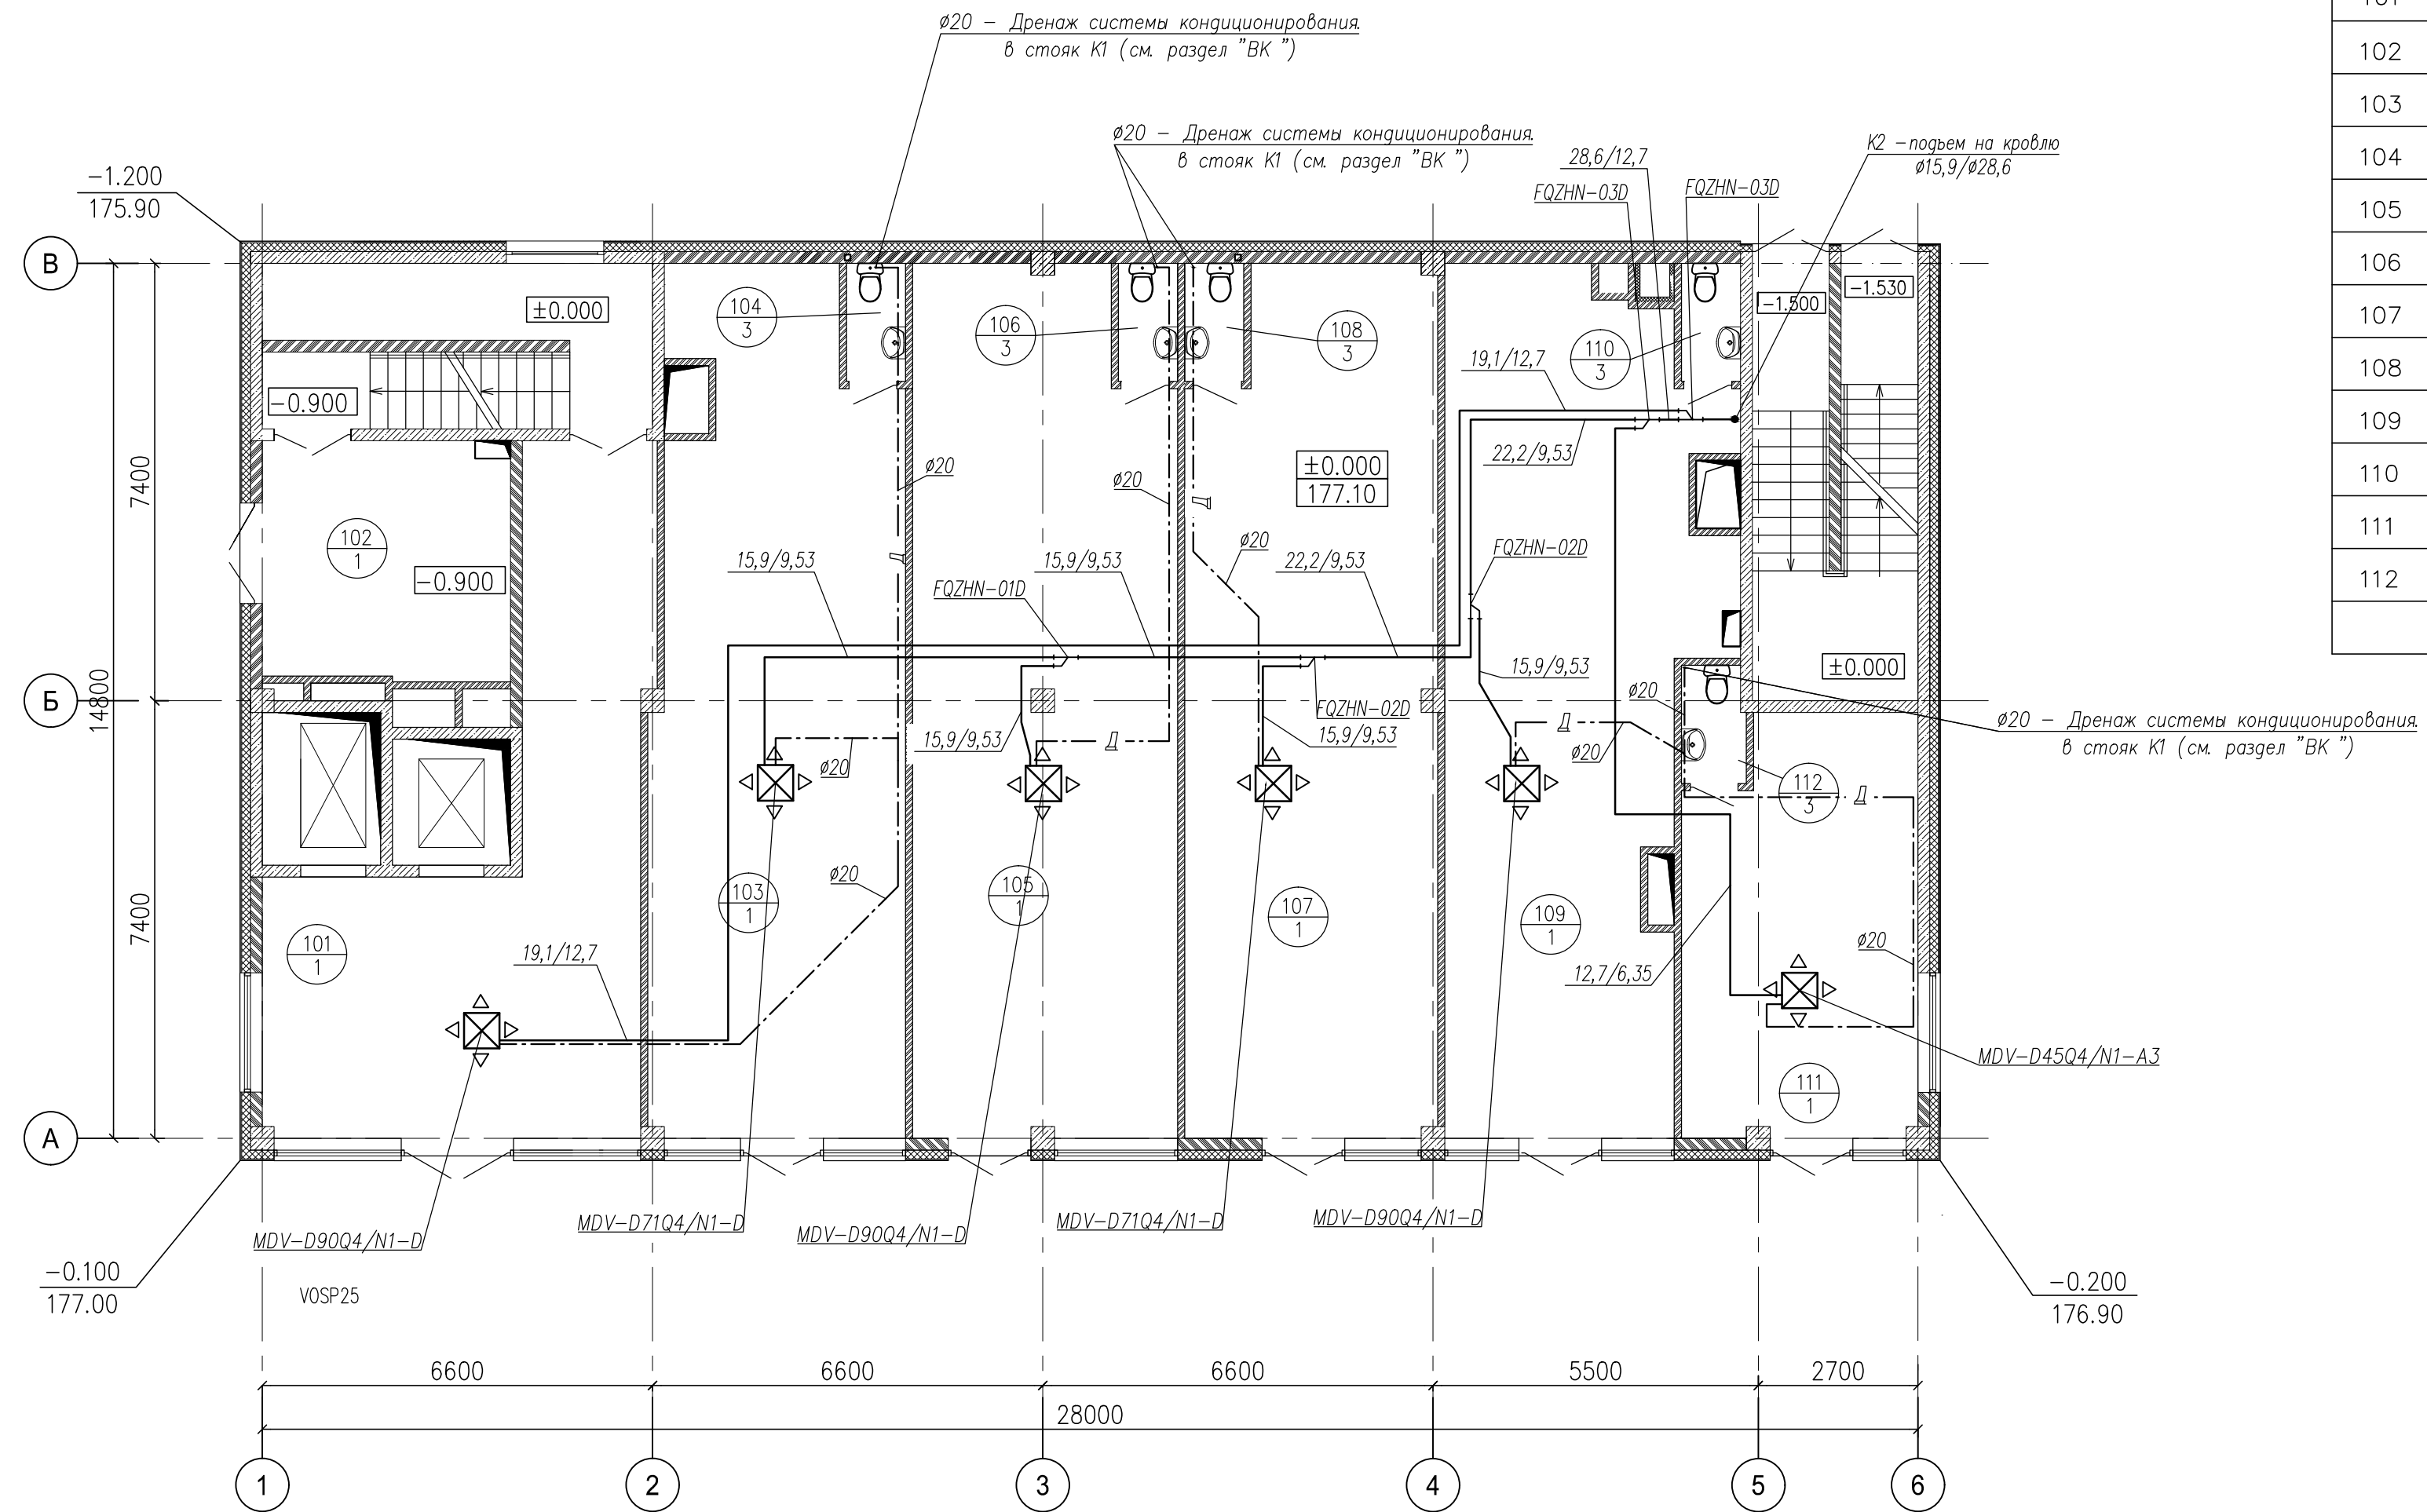

Согласовано	
Инж.Н. подл.	Взам. инж.Н.
Подпись и дата	

<https://inzhener-system.ru/>

Шифр объекта: 03-17-0В					
Заказчик: ООО "БАС ЛТД"					
Торговый комплекс по адресу : г. Москва, Нахимовский проспект, вл.59-А					
Изм.	Кол.	Лист	Ндк.	Подпись	Дата
Разработал					
Проверил					
Отопление, вентиляция и кондиционирование воздуха			Стадия	Лист	Листов
Кондиционирование			ИД	14	
План 1 этажа					
ГИП					