


План на отм.+16.650 с сетями
К1,К2

ЭКСПЛИКАЦИЯ ПОМЕЩЕНИЙ

NN	Наименование	Площадь кв. м	Кат-ия пом.
501	Венткамера приточная	38.8	
502	Венткамера вытяжная	31.1	
503	Коридор	7.6	
504	Тамбур	5.5	
505	Чердачное помещение (h менее 1.8 м) – не включается в общую площадь этажа!	297.3	
Итого:		381.8	

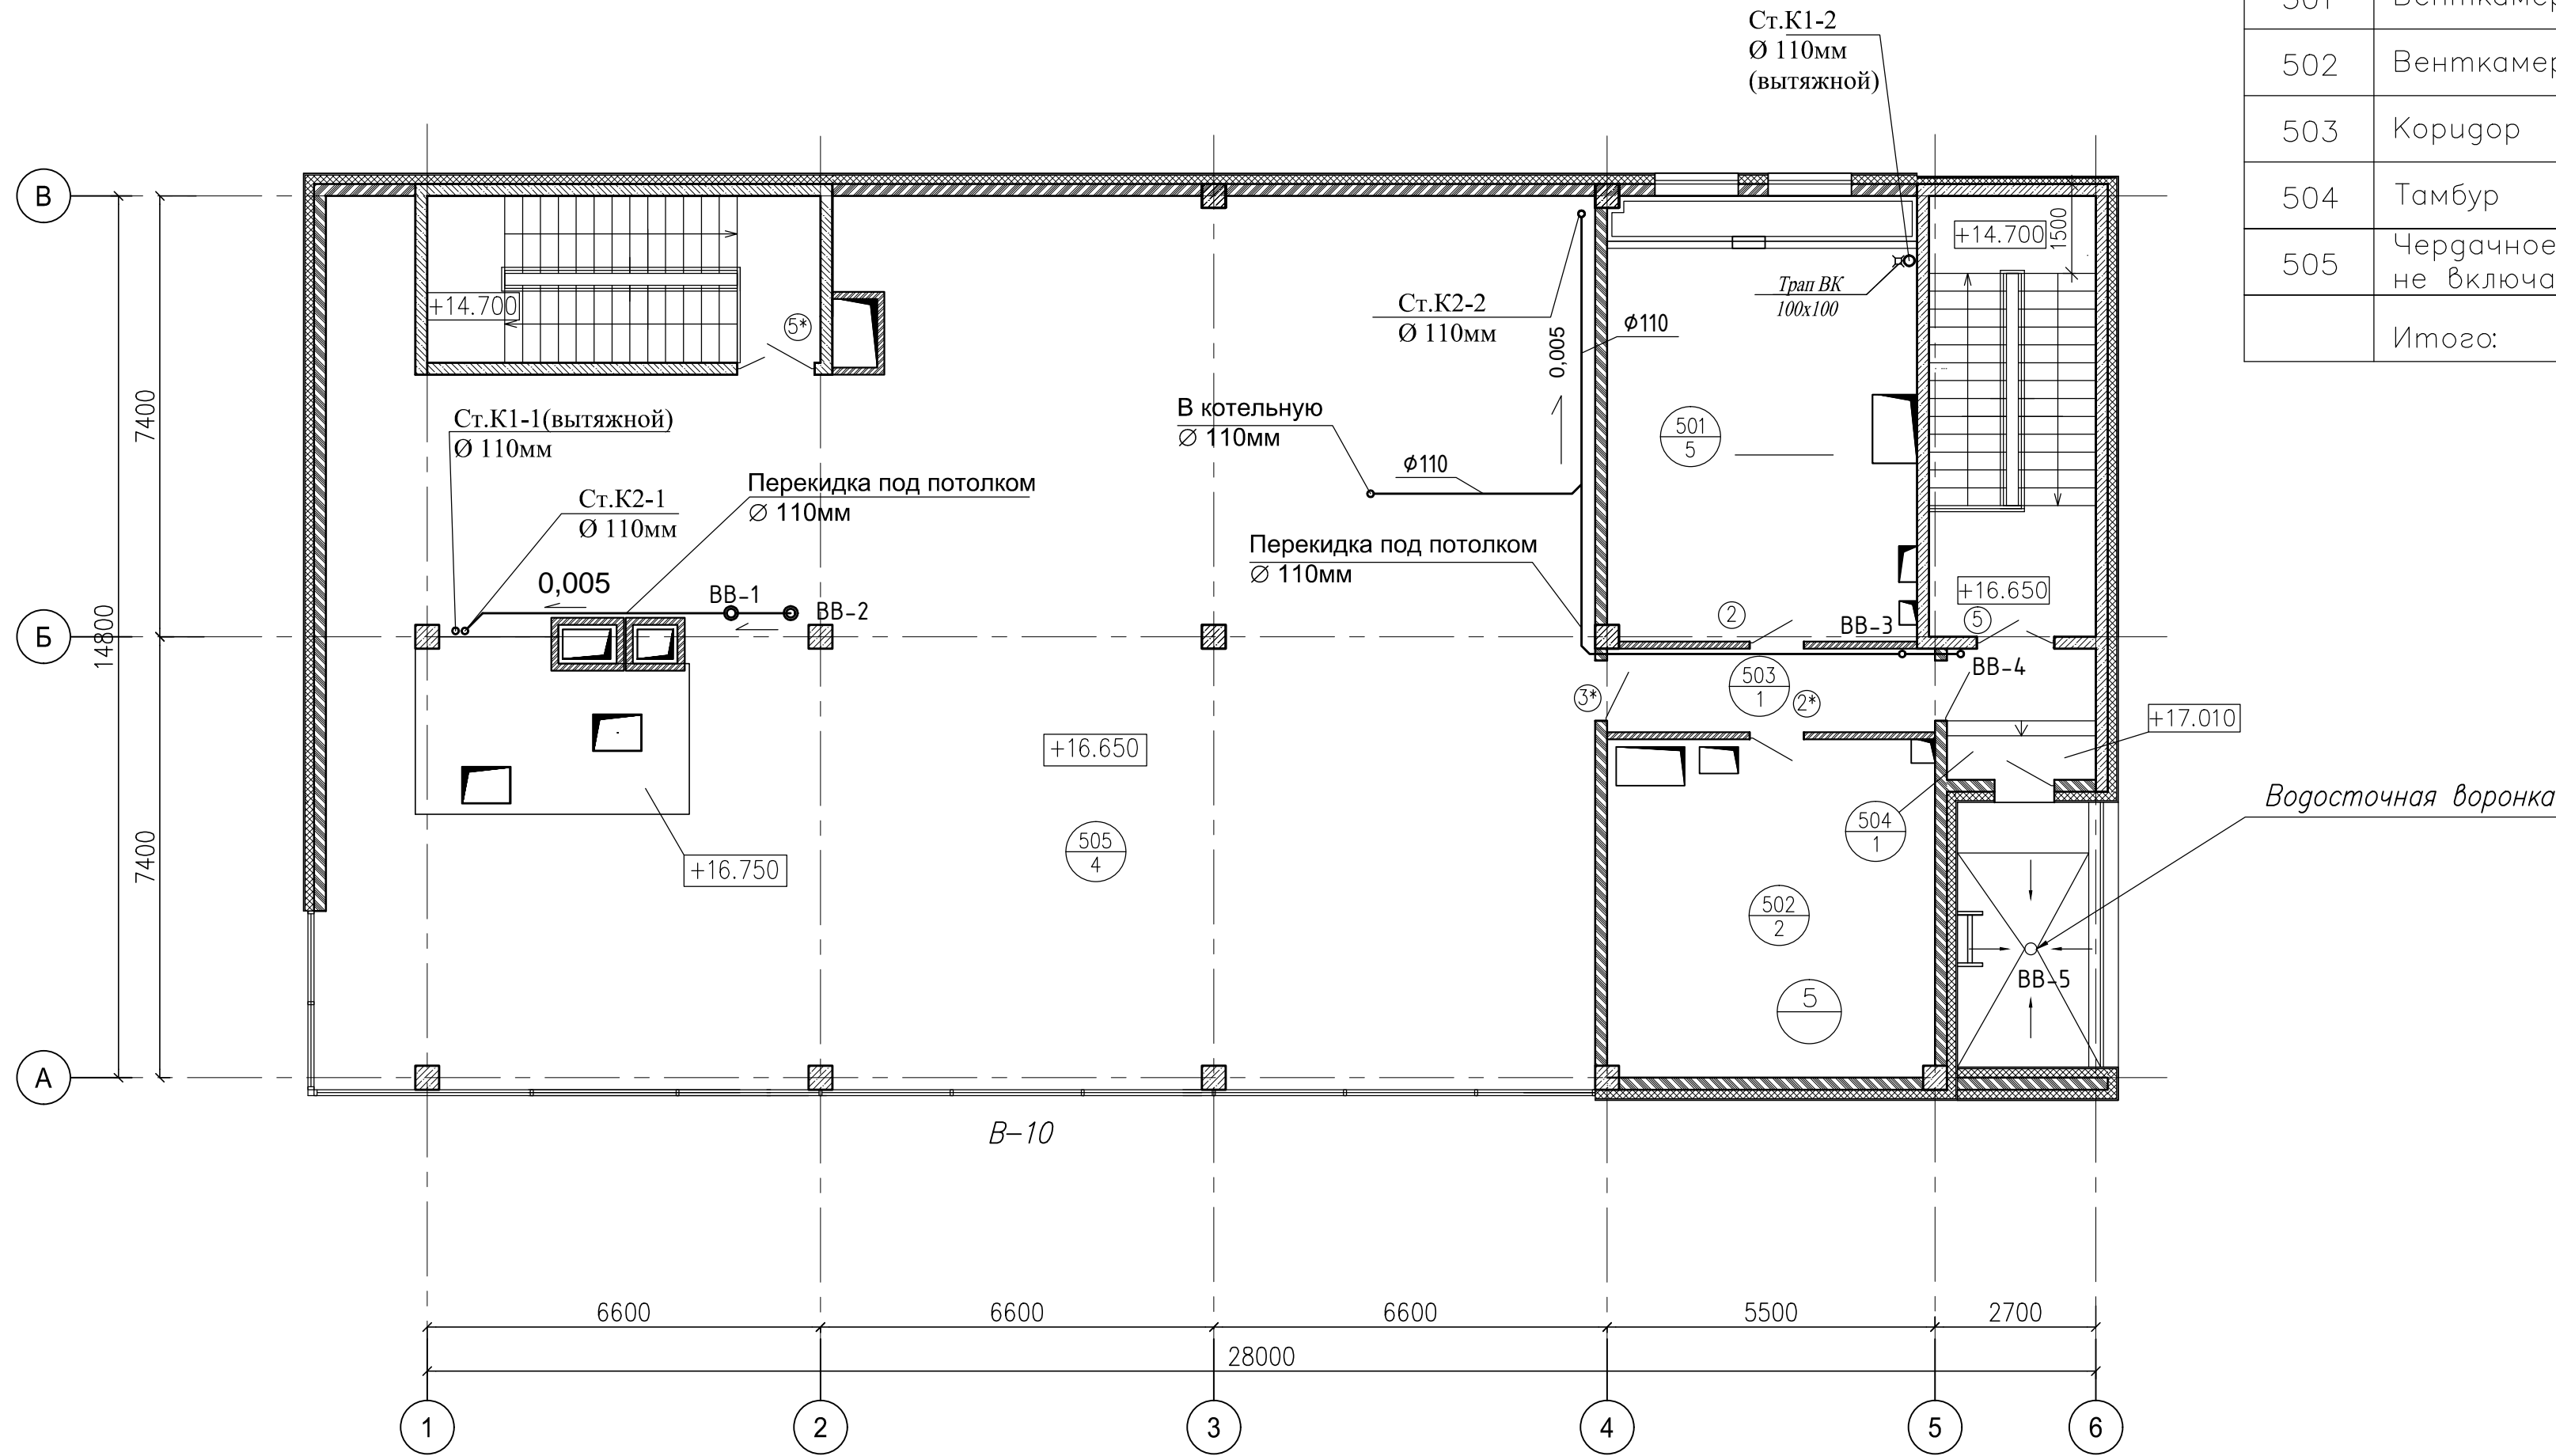


Водосточная воронка

Согласовано	
Взам. инж.Н	
Подпись и дата	
Инж.Н подл.	

Шифр объекта: 03-17-ВК(6)					
Заказчик: ООО "БАС ЛТД"					
Торговый комплекс по адресу : г. Москва, Нахимовский проспект, вл.59-А					
Изм.	Колч.	Лист	Издок.	Подпись	Дата
Разработал					
Проверил					
Внутренние сети канализации К1, К2.				Стадия	Лист
				ИД	12
План этажа на отм.+16.650 с сетями К1, К2.					
ГИП					

План 1 этажа на отм.±0.000
с сетями В1,Т3,Т4

ЭКСПЛИКАЦИЯ ПОМЕЩЕНИЙ

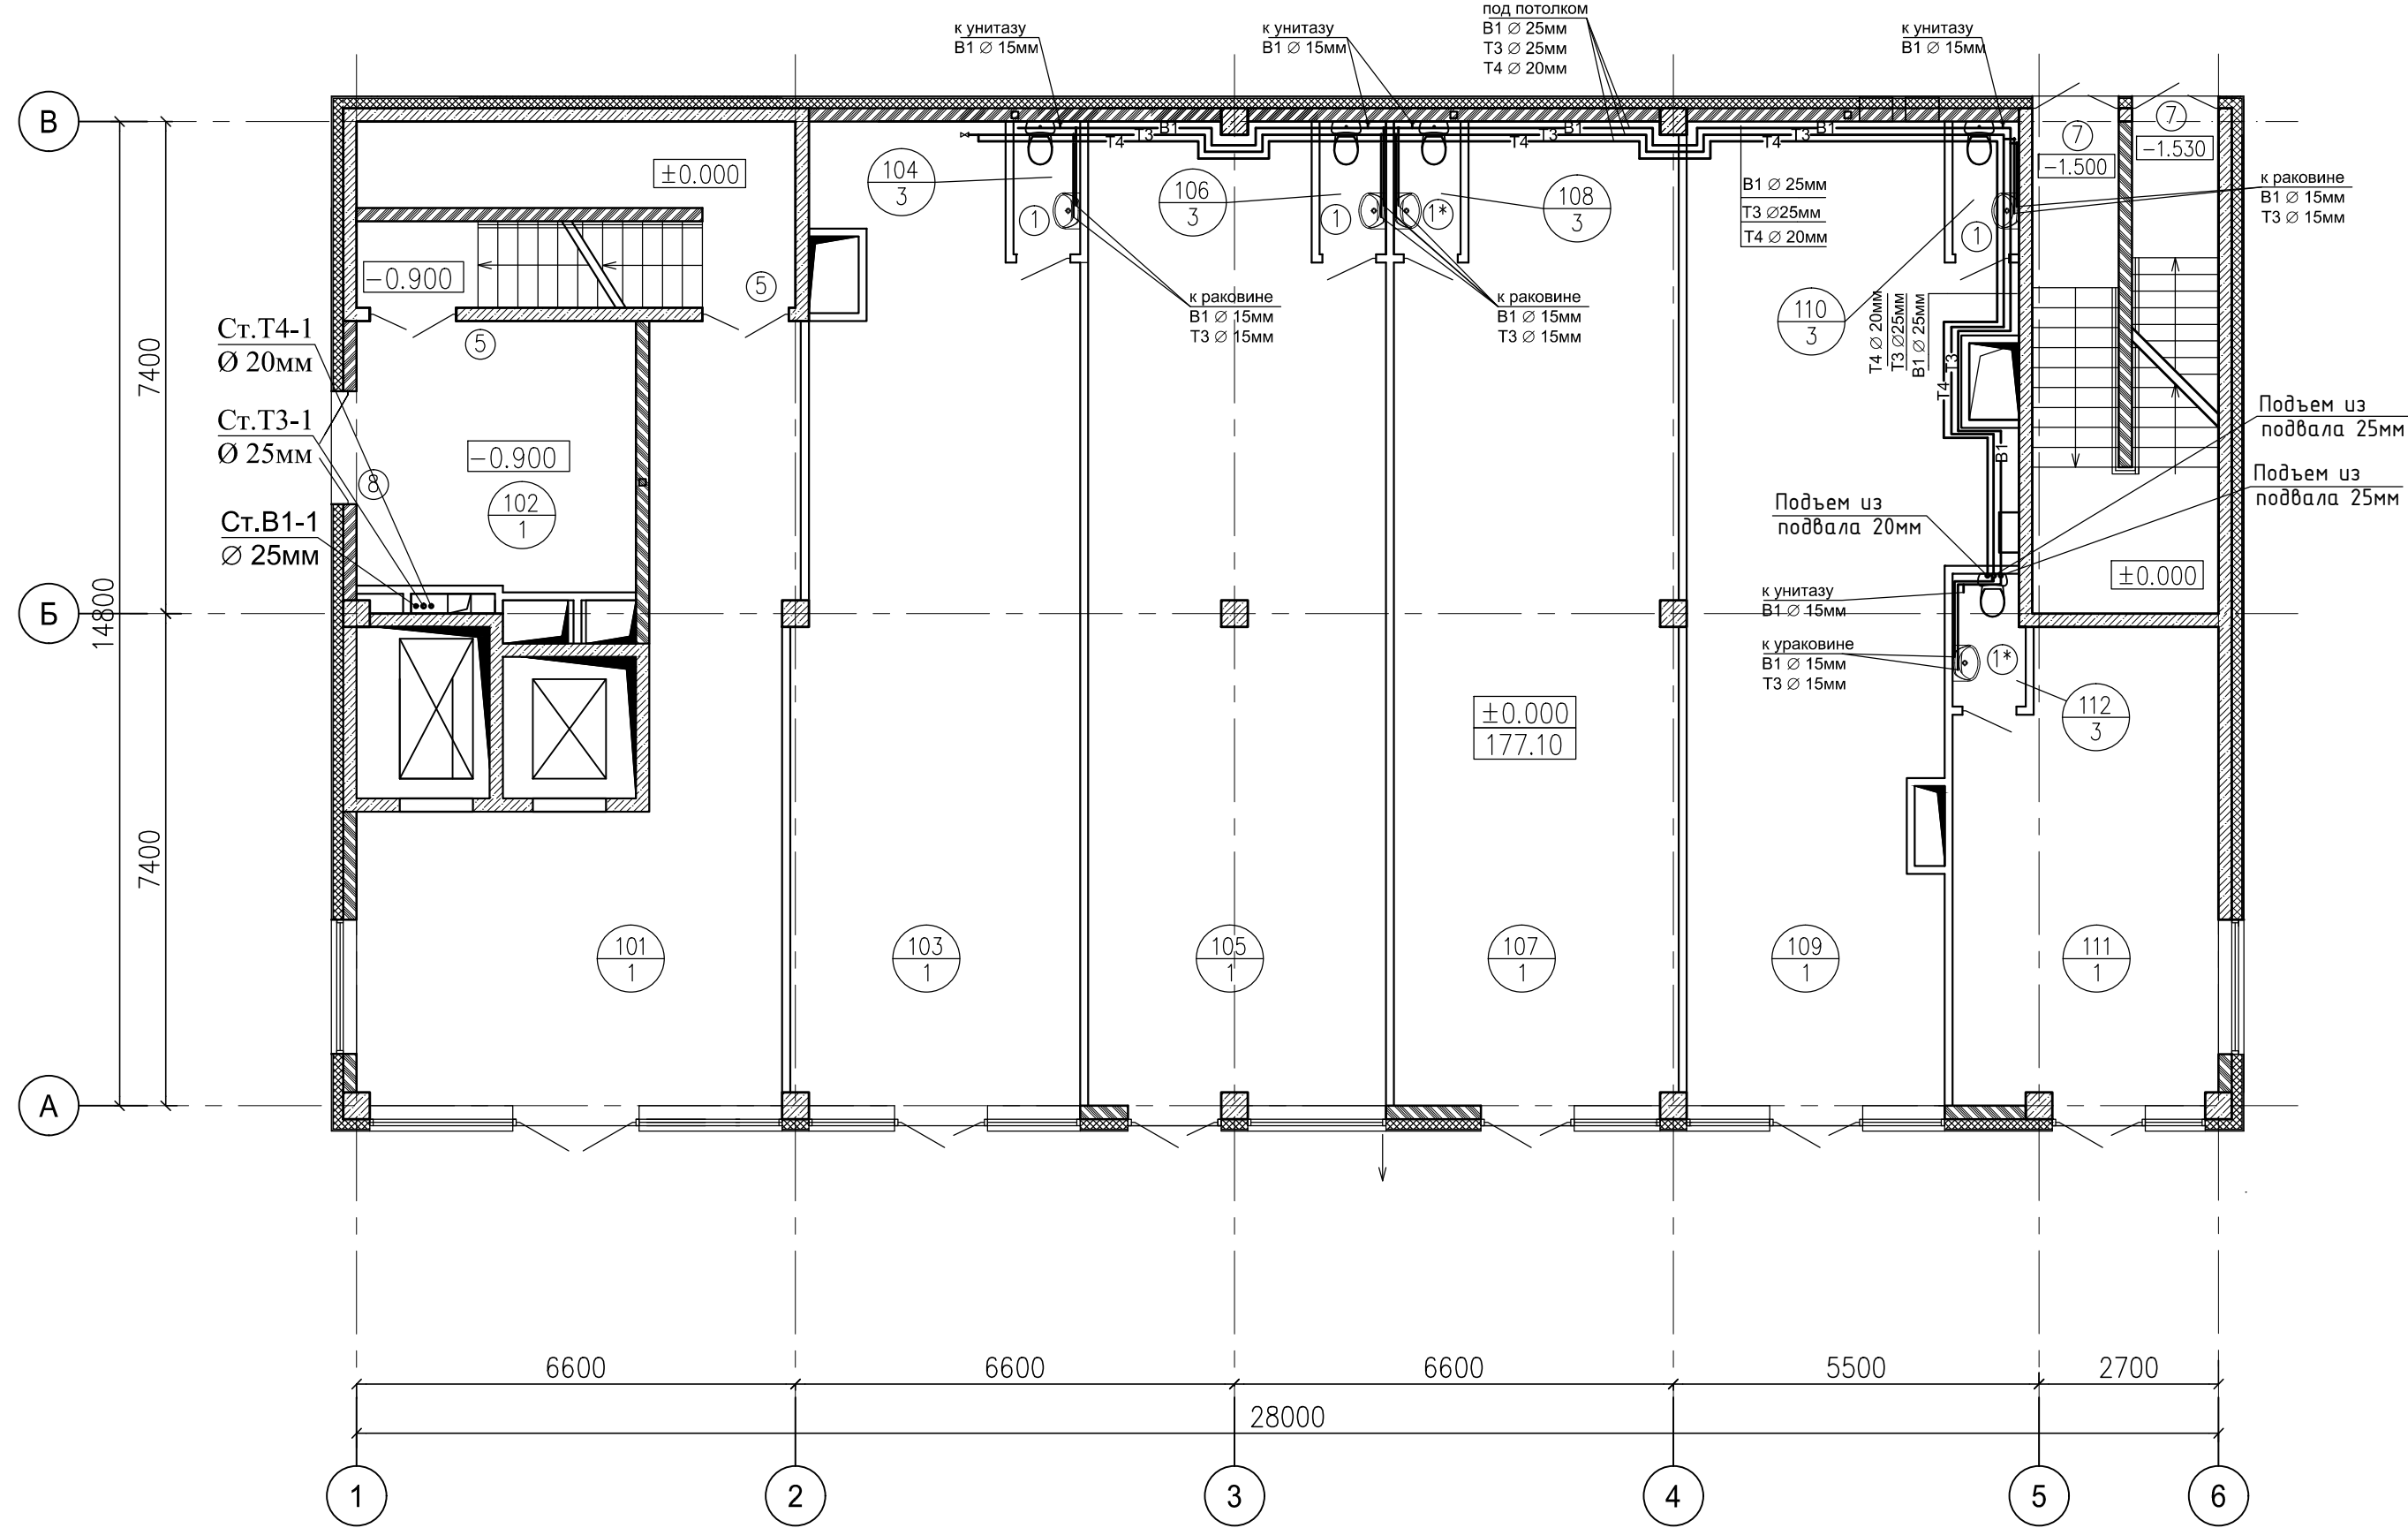

NN	Наименование	Площадь кв. м	Кат-ия пом.
101	Вестибюль	44.1	
102	Вестибюль	16.9	
103	Торговое помещение	58.7	
104	Санузел	2.0	
105	Торговое помещение	63.7	
106	Санузел	2.0	
107	Торговое помещение	60.7	
108	Санузел	2.0	
109	Торговое помещение	60.5	
110	Санузел	2.0	
111	Торговое помещение	27.0	
112	Санузел	2.1	
	Итого:	342.9	


Согласовано	
Взам. инб.Н	
Подпись и дата	
Инб.Н подл.	

Шифр объекта: 03-17-ВК(6)					
Заказчик: ООО "БАС ЛТД"					
Торговый комплекс по адресу : г. Москва, Нахимовский проспект, вл.59-А					
Изм.	Кол-во	Лист	№ док.	Подпись	Дата
Разработал					
Проверил					
Внутренние сети водоснабжения(В1,Т3,Т4)			Стадия	Лист	Листов
			ИД	2	
ГИП			План 1-го этажа на отм. 0.000 с сетями В1,Т3,Т4		

План 2 этажа на
отм.+4.200 с сетями
В1,Т3,Т4

ЭКСПЛИКАЦИЯ ПОМЕЩЕНИЙ

NN	Наименование	Площадь кв. м	Кат-ия пом.
201	Торговое помещение (свободная планировка)	368.5	
202	Тамбур	3.4	
203	Санузел для инвалидов	5.0	
204	Подсобное помещение	4.3	
	Итого:	381.2	

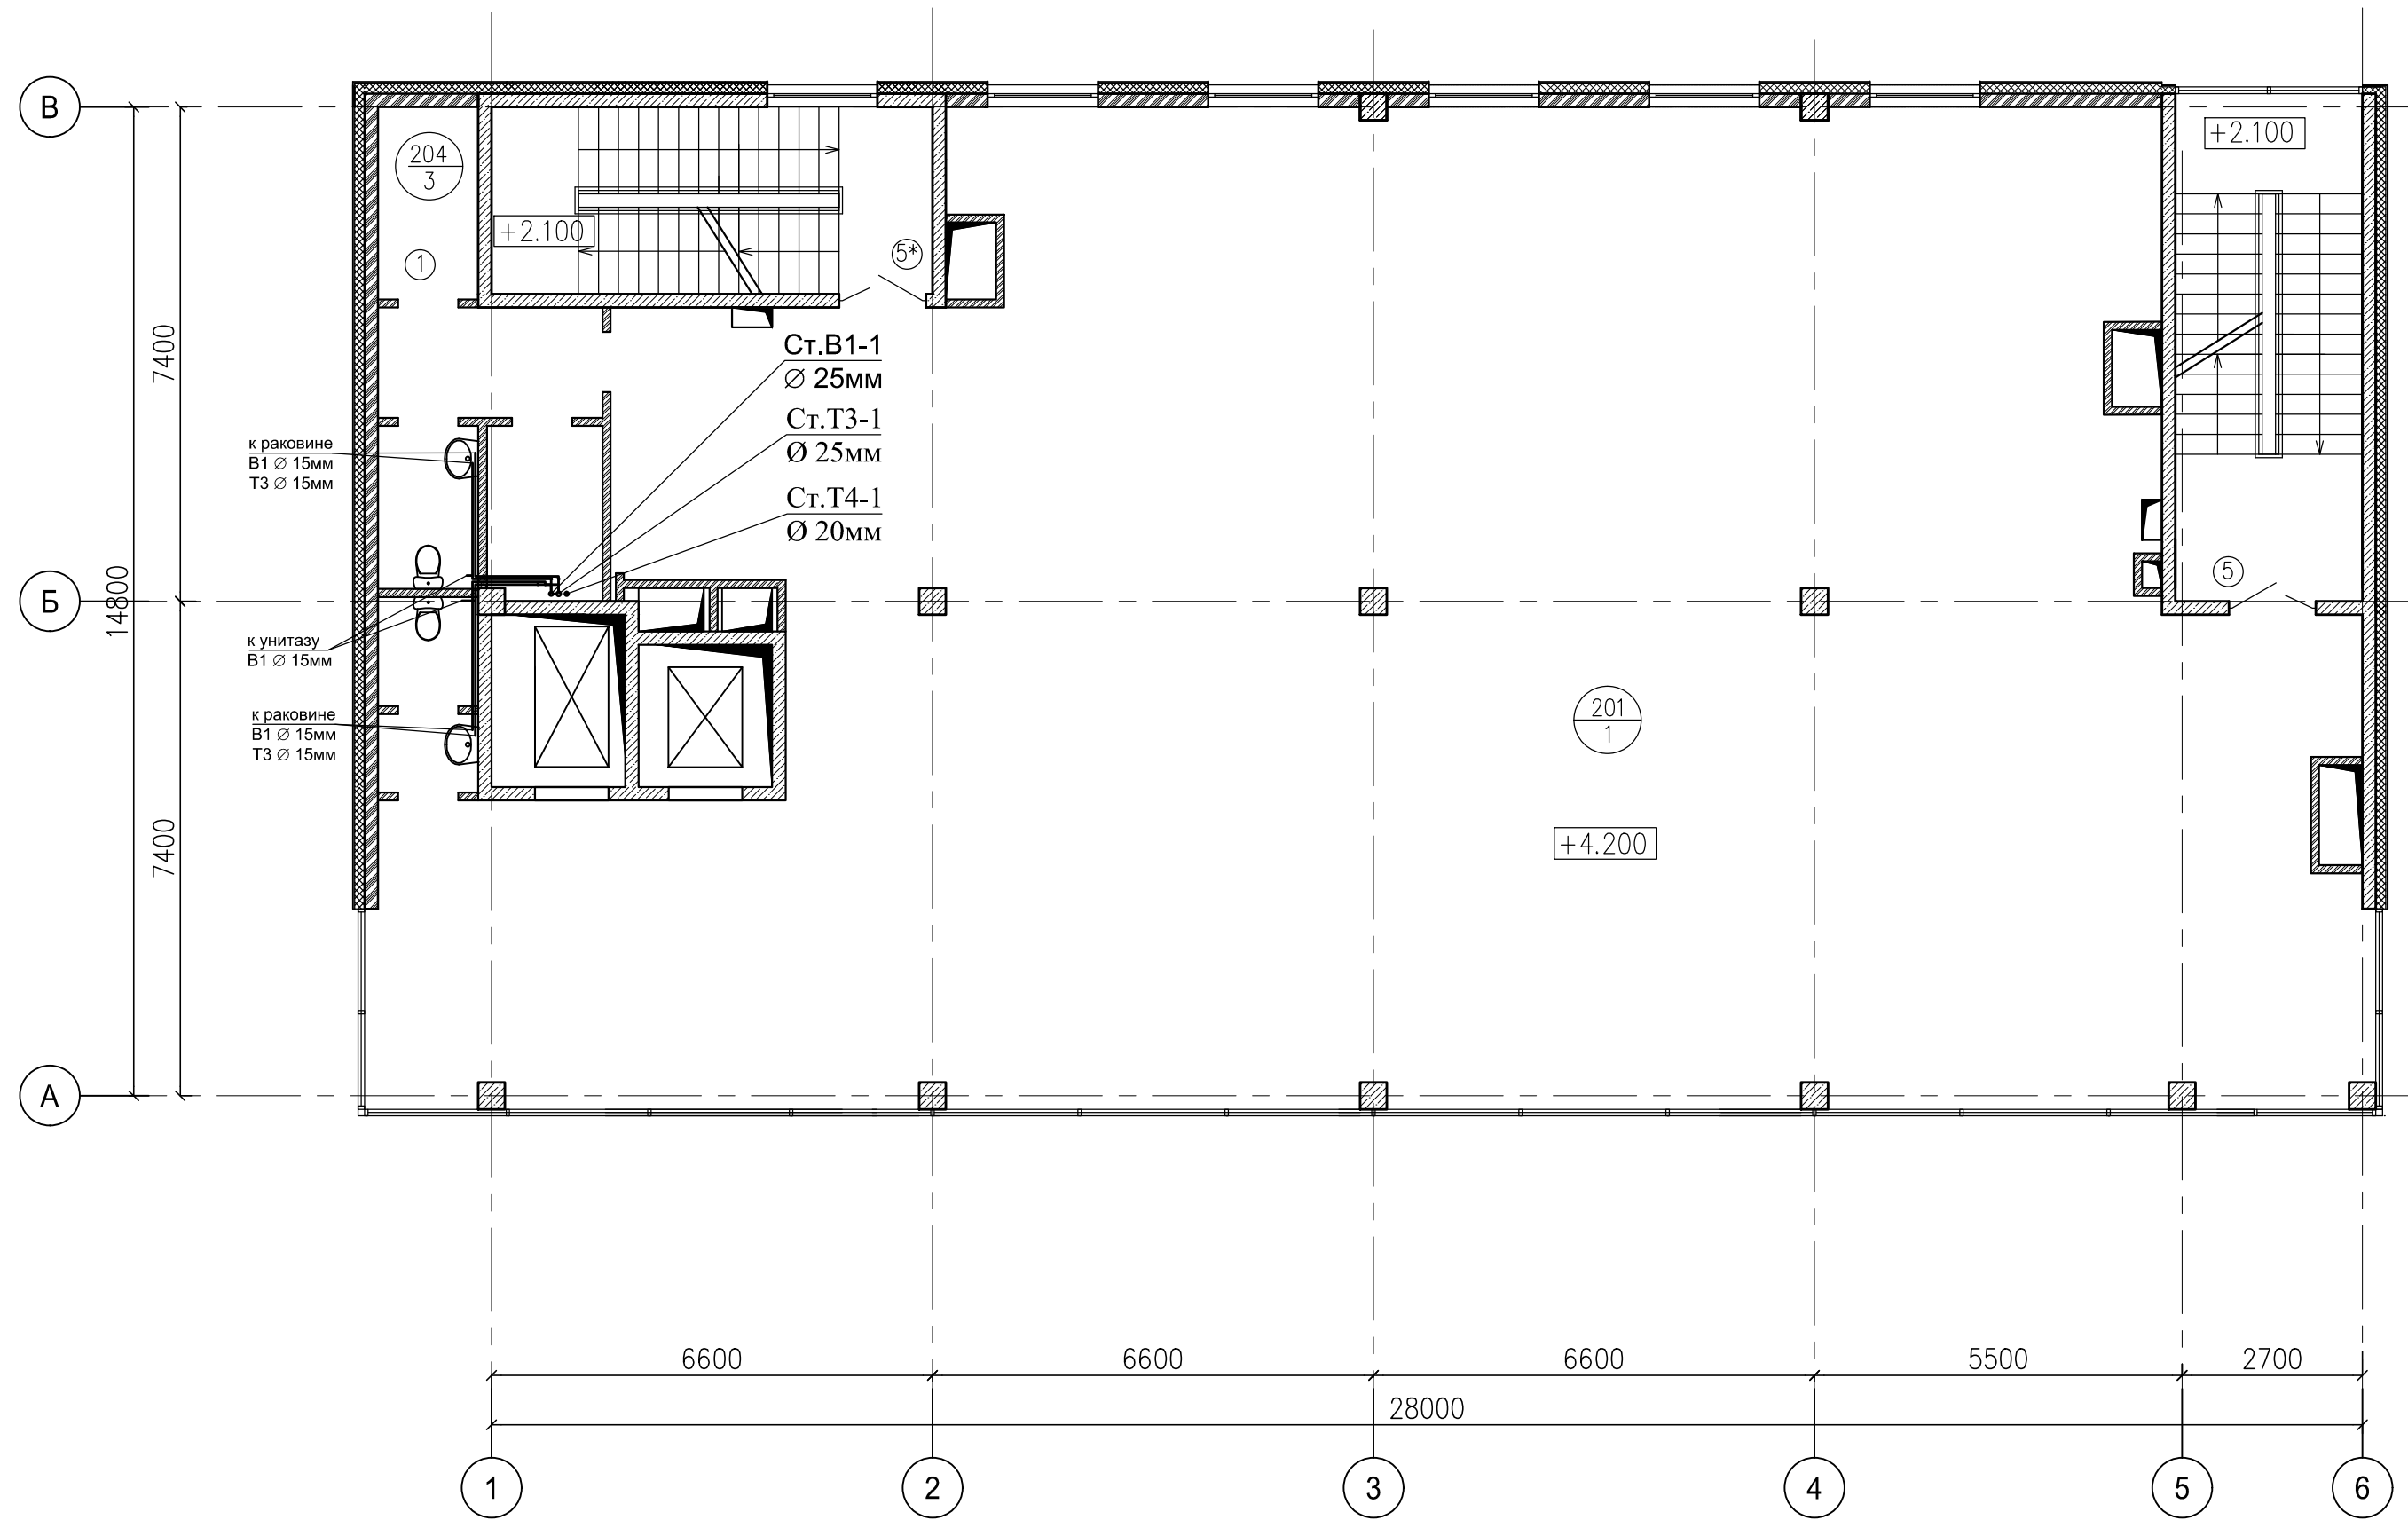

Согласовано


Инв.Н подл. Подпись и дата Взам. инв.Н

Шифр объекта: 03-17-ВК(6)					
Заказчик: ООО "БАС ЛТД"					
Торговый комплекс по адресу : г. Москва, Нахимовский проспект, вл.59-А					
Изм.	Кол-ч.	Лист	Издок.	Подпись	Дата
Разработал					
Проверил					
Внутренние сети водоснабжения(В1,Т3,Т4)				Стадия	Лист
				ИД	3
ГИП				План 2-го этажа на отм.+4.200 с сетями В1,Т3,Т4.	

План 3 этажа на отм.+8.400 с сетями В1,Т3,Т4

ЭКСПЛИКАЦИЯ ПОМЕЩЕНИЙ

NN	Наименование	Площадь кв. м	Кат-ия пом.
301	Торговое помещение (свободная планировка)	382.3	
	Итого:	382.3	

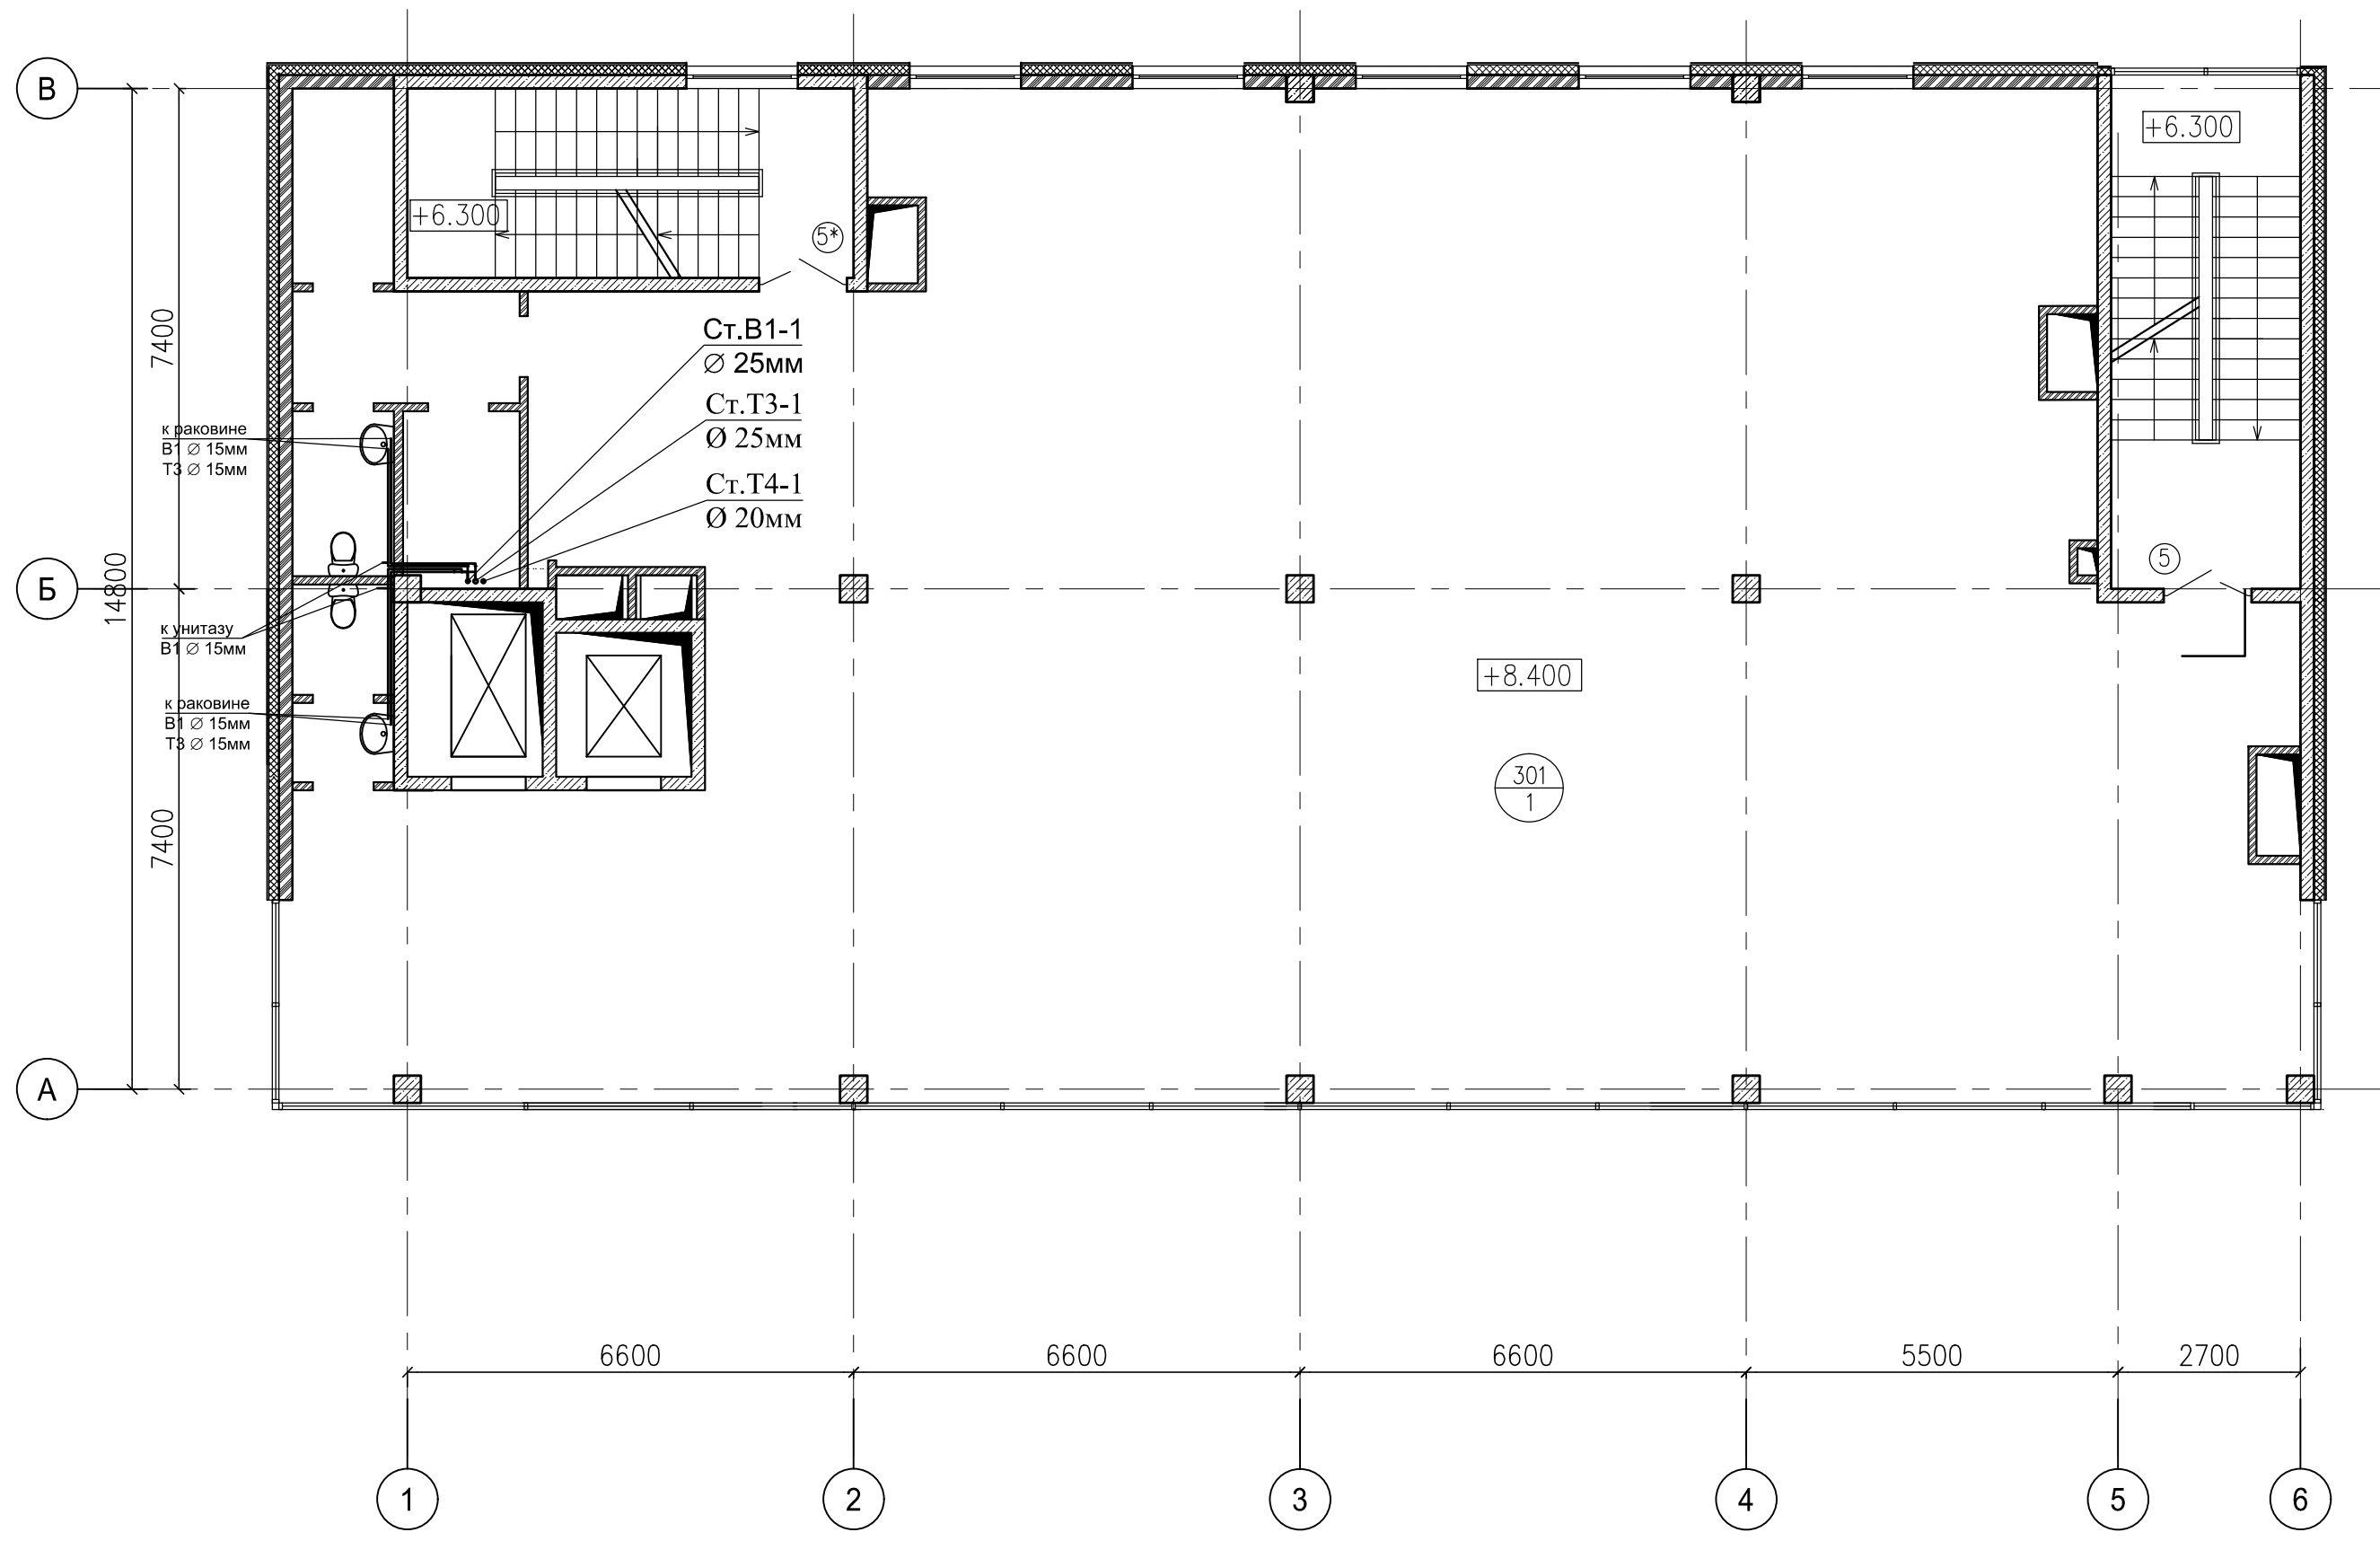


Согласовано	
Инв.№ подл.	Подпись и дата
	Взам. инв.№

Шифр объекта: 03-17-ВК(6)					
Заказчик: ООО "БАС ЛТД"					
Торговый комплекс по адресу : г. Москва, Нахимовский проспект, вл.59-А					
Изм.	Кол-ч.	Лист	№ док.	Подпись	Дата
Разработал					
Проверил					
Внутренние сети водоснабжения(В1,Т3,Т4)				Стадия	Лист
				ИД	4
ГИП				План 3-го этажа на отм.+8.400 с сетями В1,Т3,Т4.	

План 4 этажа на отм.+12.600 с сетями В1,Т3,Т4

ЭКСПЛИКАЦИЯ ПОМЕЩЕНИЙ

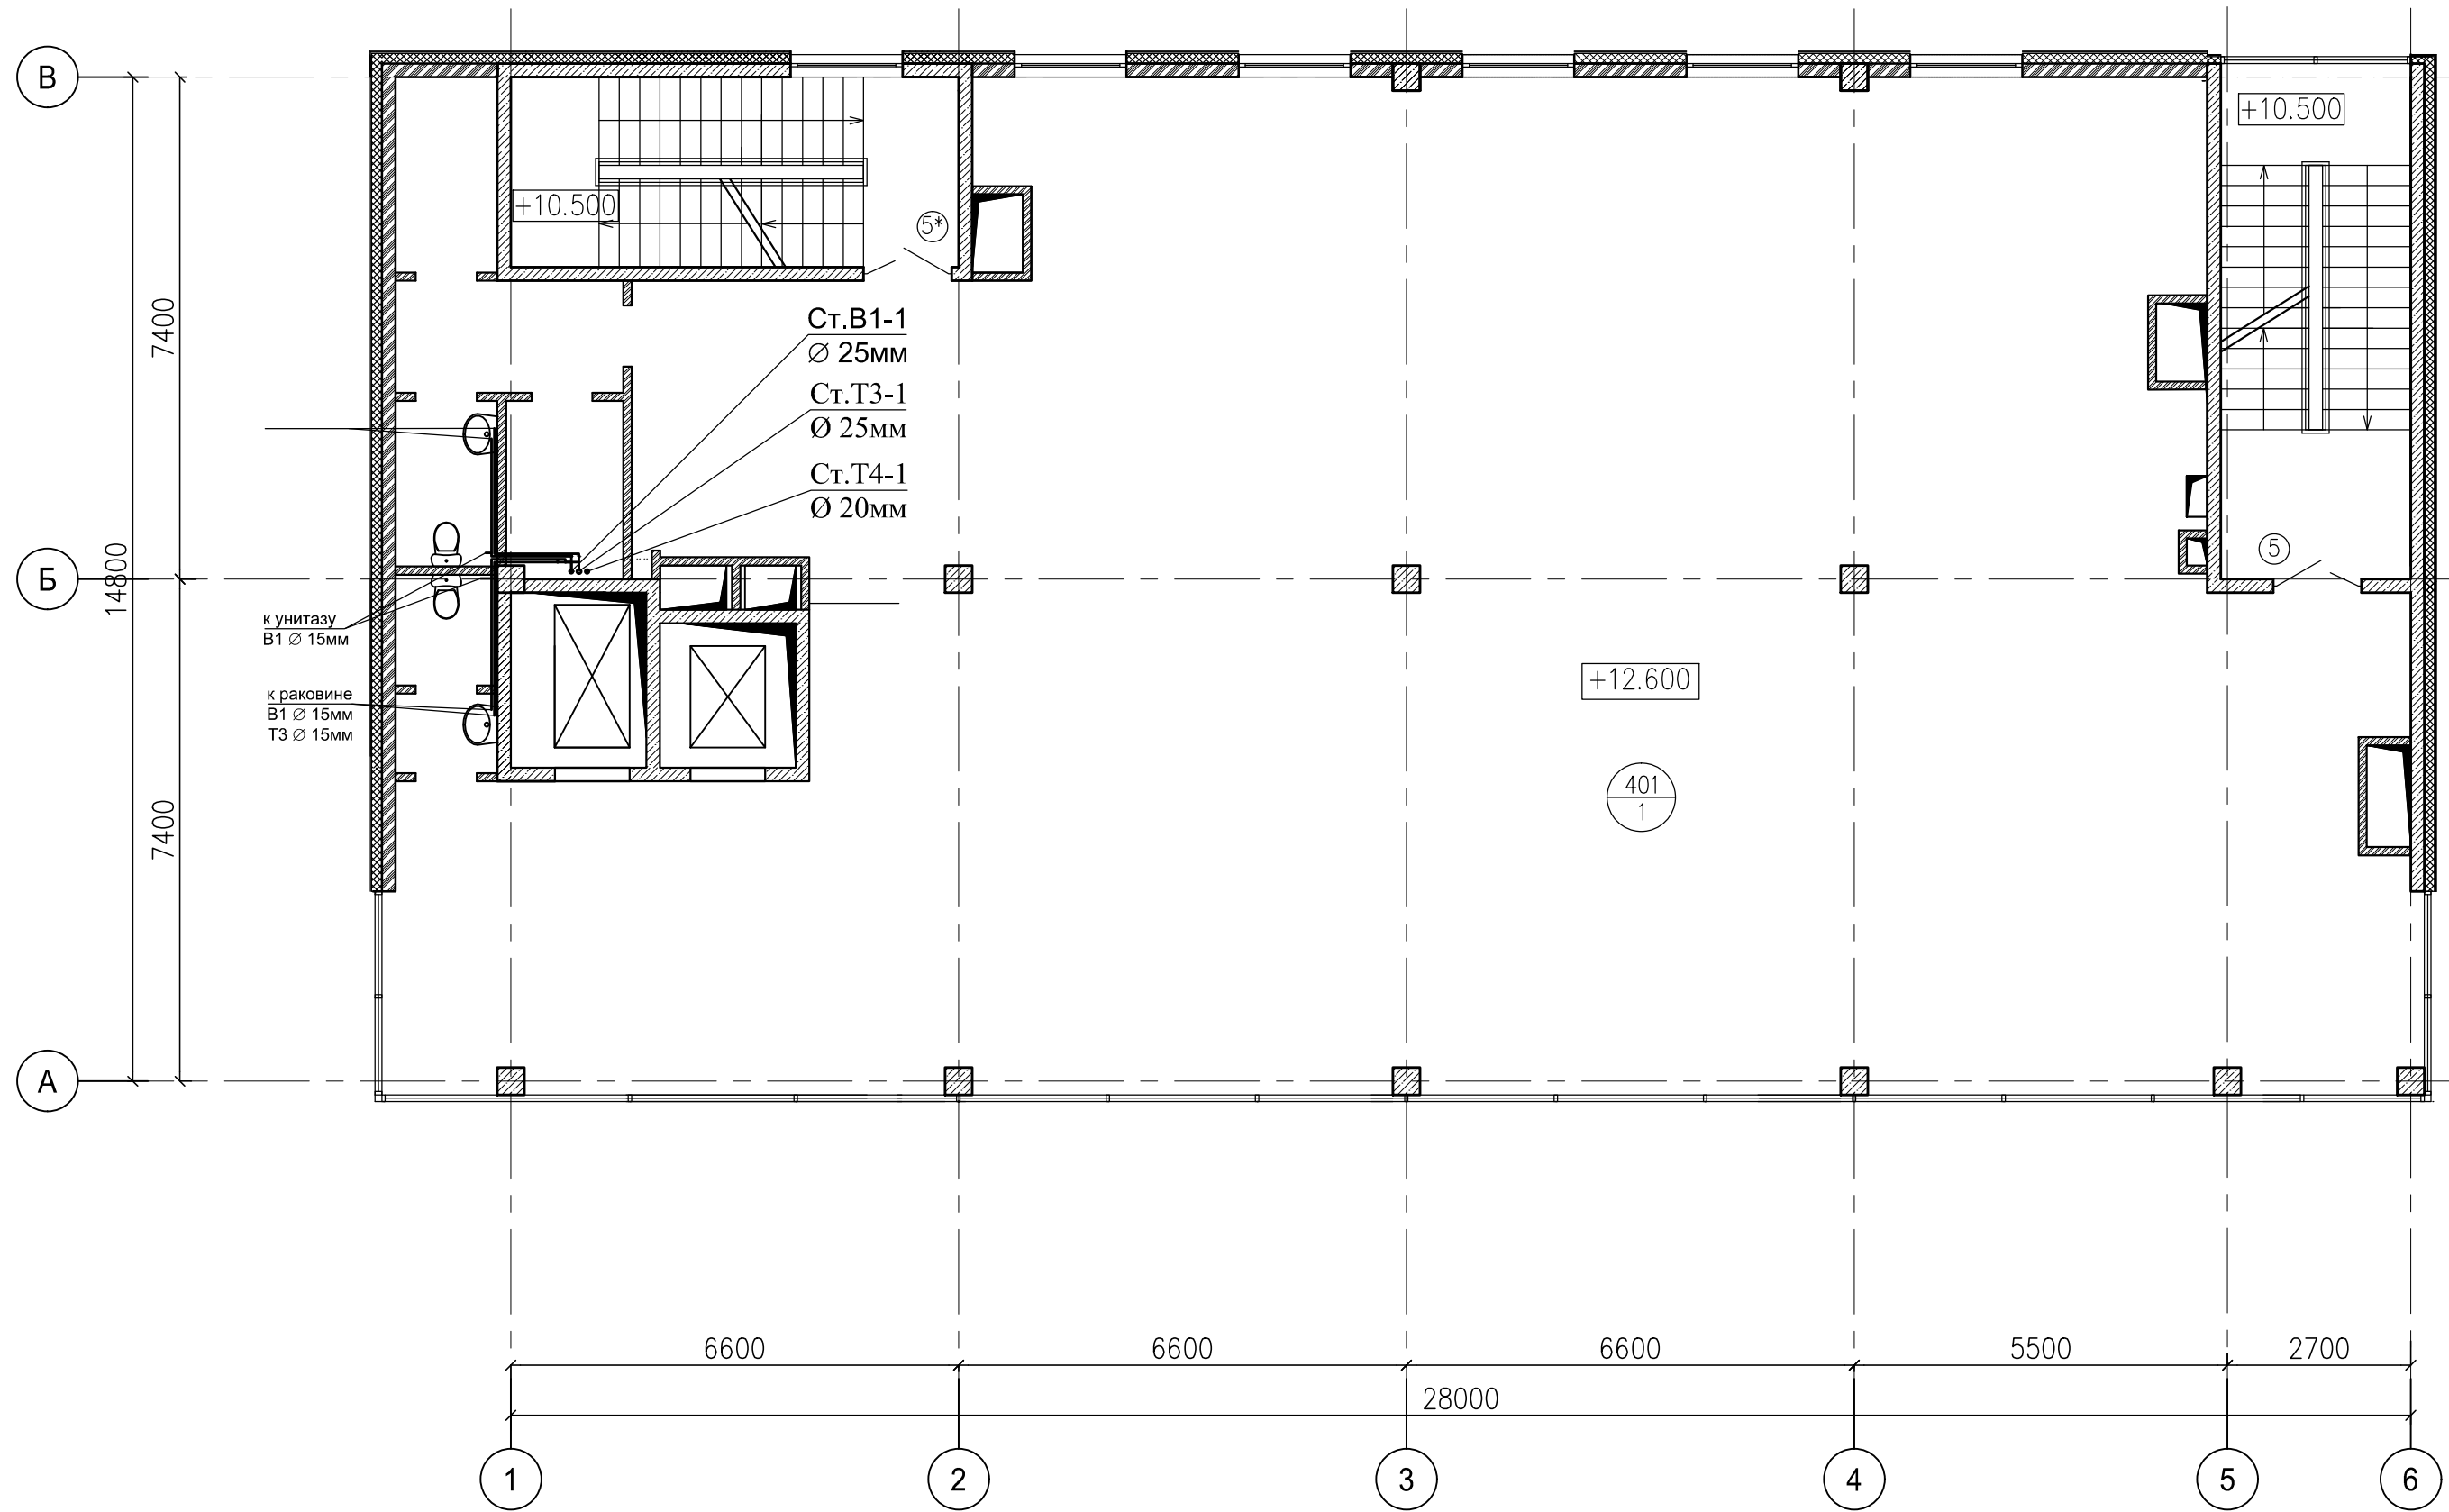


NN	Наименование	Площадь кв. м	Кат-ия пом.
401	Торговое помещение (свободная планировка)	366.2	
402	Тамбур	2.8	
403	Умывальная	2.7	
404	Санузел	2.7	
405	Подсобное помещение	6.5	
	Итого:	380.9	

Согласовано	
Инв.Н подл.	Инв.Н подл.
Подпись и дата	Подпись и дата
Взам. инв.Н	Взам. инв.Н

Шифр объекта: 03-17-ВК(6)					
Заказчик: ООО "БАС ЛТД"					
Торговый комплекс по адресу : г. Москва, Нахимовский проспект, вл.59-А					
Изм.	Кол-во	Лист	Издок.	Подпись	Дата
Разработал					
Проверил					
Внутренние сети водоснабжения(В1,Т3,Т4)			Стадия	Лист	Листов
			ИД	5	
План 4-го этажа на отм.+12.600 с сетями В1,Т3,Т4.					
ГИП					

План 5 этажа на отм.+16.650 с сетями В1,Т3,Т4

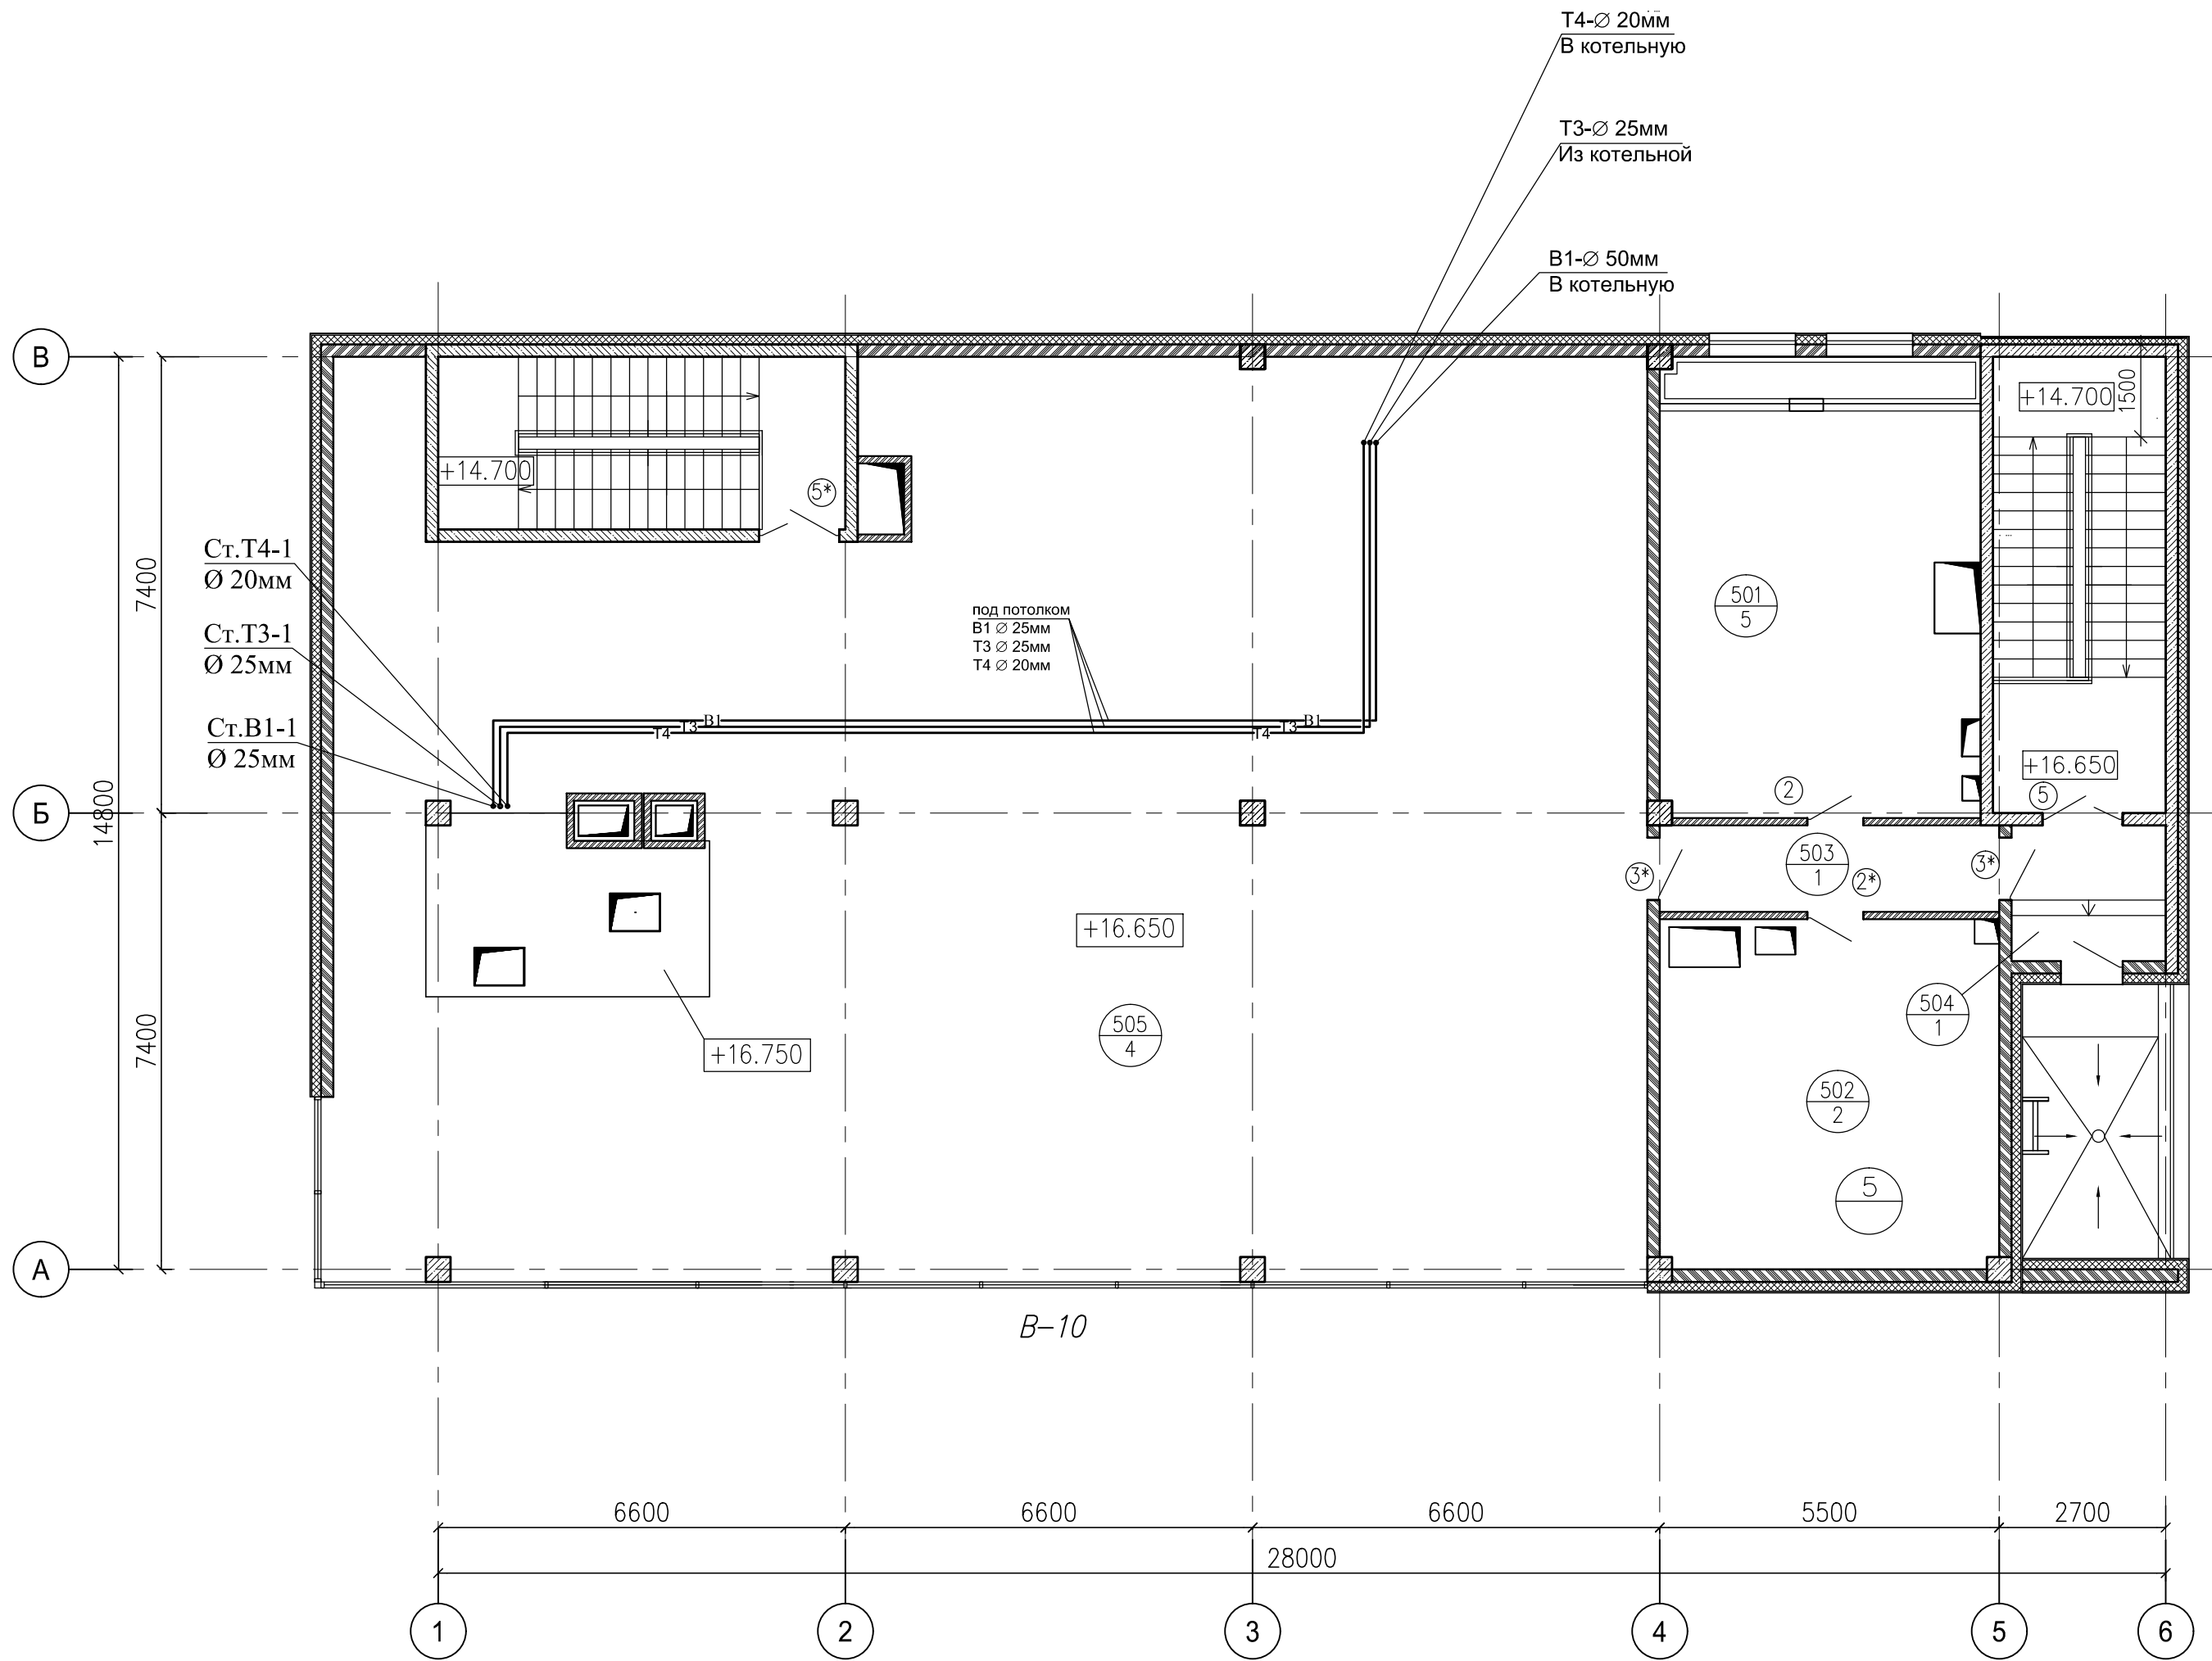

ЭКСПЛИКАЦИЯ ПОМЕЩЕНИЙ


NN	Наименование	Площадь кв. м	Кат-ия пом.
501	Венткамера приточная	38.8	
502	Венткамера вытяжная	31.1	
503	Коридор	7.6	
504	Тамбур	5.5	
505	Чердачное помещение (h менее 1.8 м) – не включается в общую площадь этажа!	297.3	
Итого:		381.8	

Согласовано

Взам. инв.Н
Подпись и дата
Инв.Н подл.

Шифр объекта: 03-17-ВК(6)					
Заказчик: ООО "БАС ЛТД"					
Торговый комплекс по адресу : г. Москва, Нахимовский проспект, вл.59-А					
Изм.	Кол-во	Лист	Издок.	Подпись	Дата
Разработал					
Проверил					
Внутренние сети водоснабжения(В1,Т3,Т4)				Стадия	Лист
				ИД	6
План этажа на отм.+16.650 с сетями В1, Т3, Т4.					
ГИП					

План подвала с сетями
К1, К2, К2н

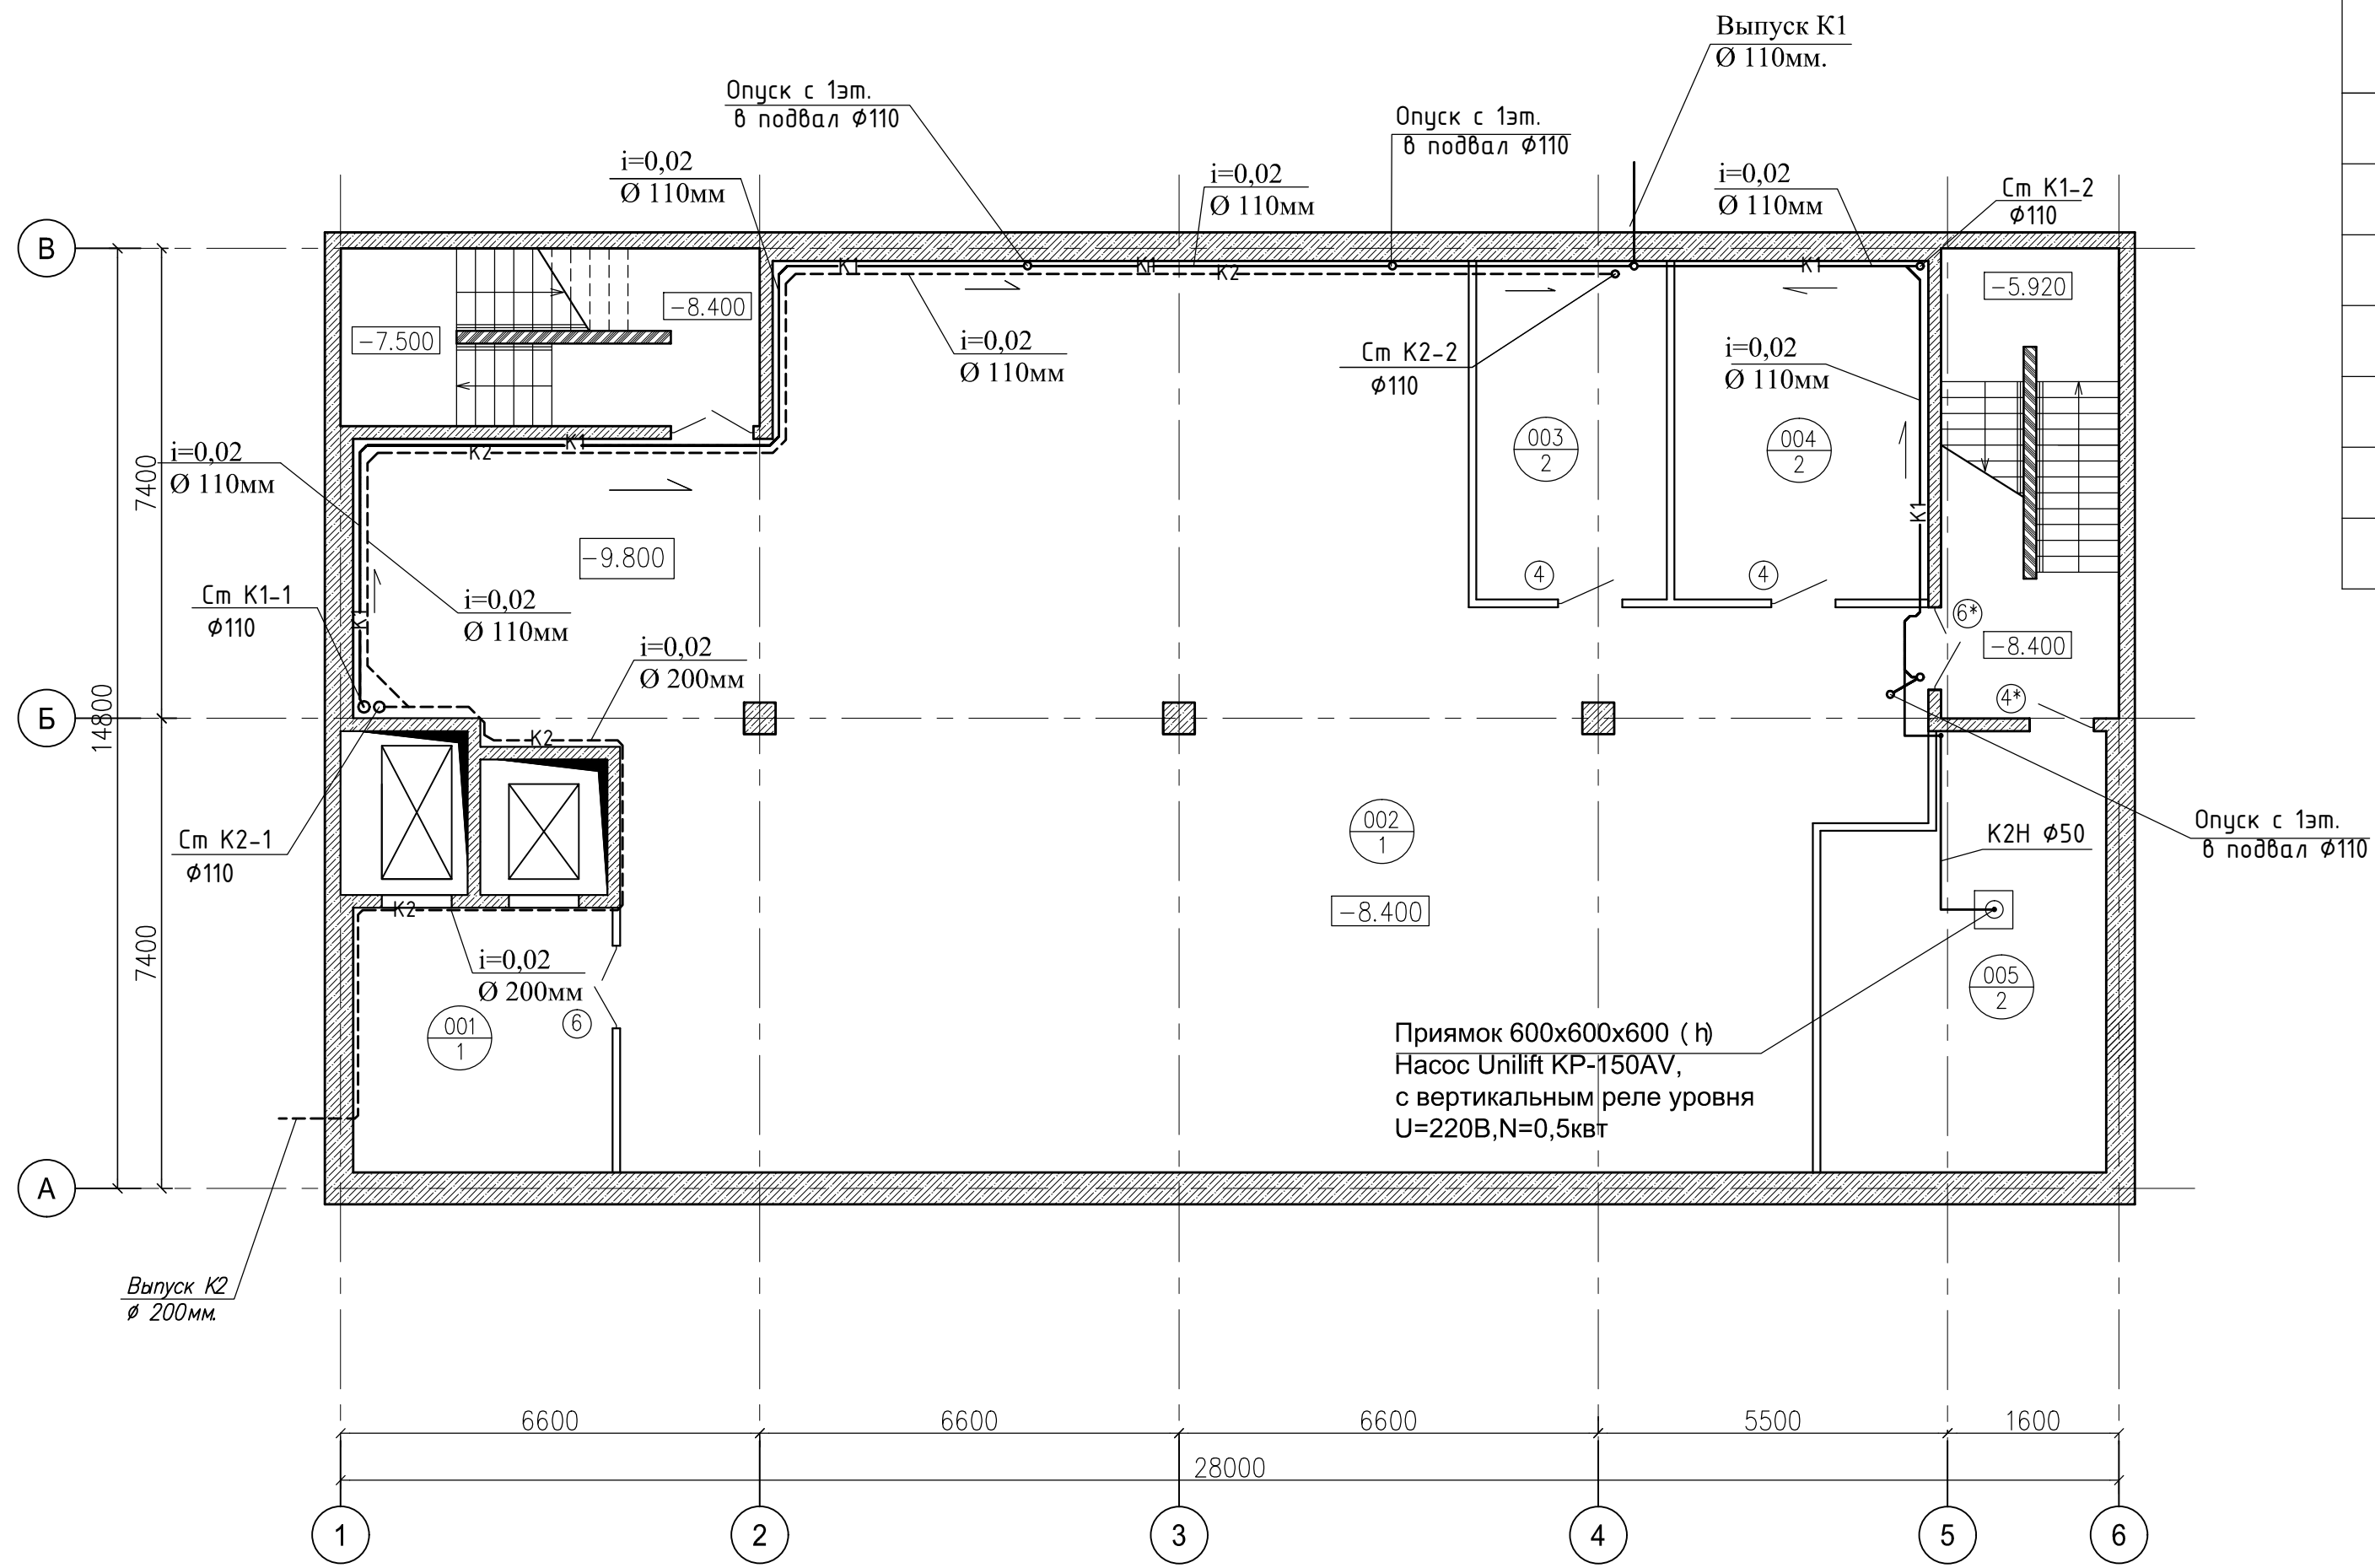


ЭКСПЛИКАЦИЯ ПОМЕЩЕНИЙ

NN	Наименование	Площадь кв. м	Кат-ия пом.
001	Лифтовой холл	17.0	
002	Торговое помещение (свободная планировка)	258.8	
003	Помещение электрощитовой	16.0	
004	Помещение ИТП	21.3	
005	Водомерный узел и насосная пожаротушения	28.2	
Итого:		341.3	

Согласовано					
Инв.№ подл.	Подпись и дата	Взам. инв.№			

Шифр объекта: 03-17-ВК(6)					
Заказчик: ООО "БАС ЛТД"					
Торговый комплекс по адресу : г. Москва, Нахимовский проспект, вл.59-А					
Изм.	Кол-во	Лист	№ док.	Подпись	Дата
Разработал					
Проверил					
Внутренние сети канализации К1, К2.			Стадия	Лист	Листов
			ИД	7	
ГИП			План подвала с сетями К1, К2, К2н.		

План 1-го этажа на отм.±0.000 с сетями
К1,К2

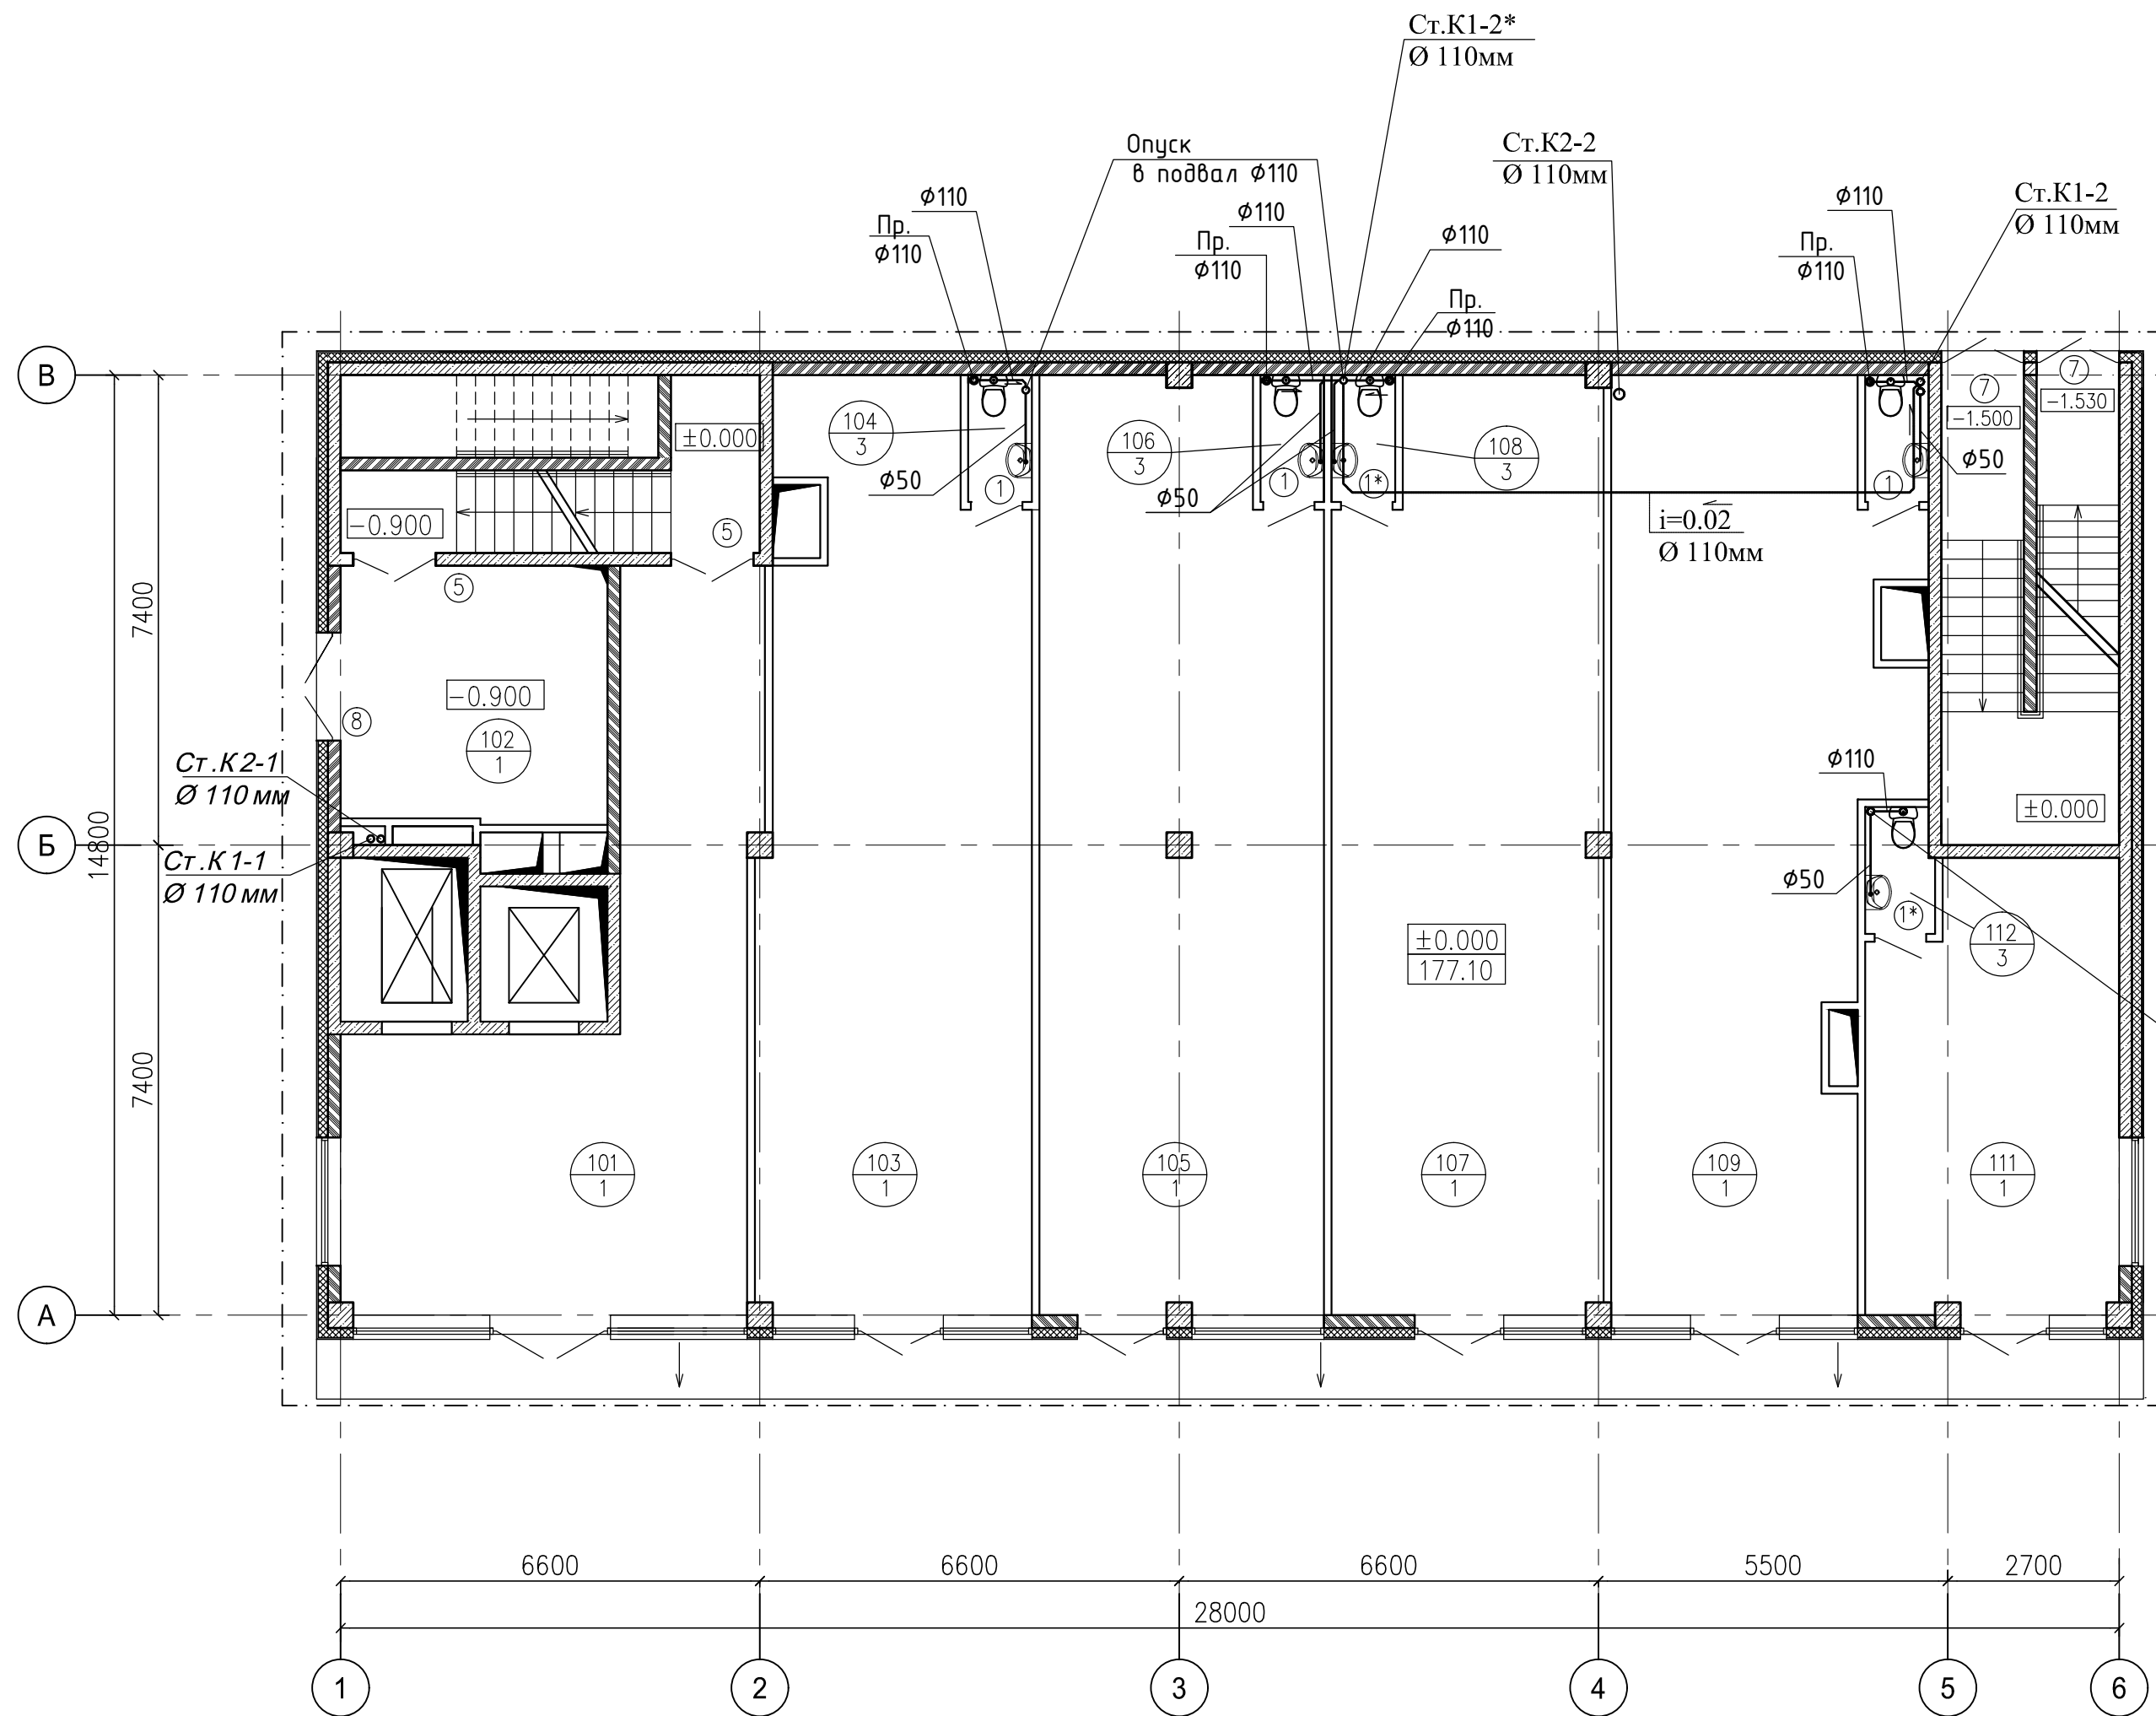

ЭКСПЛИКАЦИЯ ПОМЕЩЕНИЙ

NN	Наименование	Площадь кв. м	Кат-ия пом.
101	Вестибюль	44.1	
102	Вестибюль	16.9	
103	Торговое помещение	58.7	
104	Санузел	2.0	
105	Торговое помещение	63.7	
106	Санузел	2.0	
107	Торговое помещение	60.7	
108	Санузел	2.0	
109	Торговое помещение	60.5	
110	Санузел	2.0	
111	Торговое помещение	27.0	
112	Санузел	2.1	
	Итого:	342.9	

Опуск в подвал φ110


Согласовано	
Инв.№ подл.	
Подпись и дата	
Взам. инв.№	

Шифр объекта: 03-17-ВК(6)					
Заказчик: ООО "БАС ЛТД"					
Торговый комплекс по адресу : г. Москва, Нахимовский проспект, вл.59-А					
Изм.	Кол-во	Лист	№ док.	Подпись	Дата
Разработал					
Проверил					
Внутренние сети канализации К1, К2.				Стадия	Лист
				ИД	8
План 1-го этажа на отм. 0.000 с сетями К1, К2.					
ГИП					

ЭКСПЛИКАЦИЯ ПОМЕЩЕНИЙ

План 2-го этажа на отм.+4.200 с сетями К1,К2

NN	Наименование	Площадь кв. м	Кат-ия пом.
201	Торговое помещение (свободная планировка)	368.5	
202	Тамбур	3.4	
203	Санузел для инвалидов	5.0	
204	Подсобное помещение	4.3	
	Итого:	381.2	

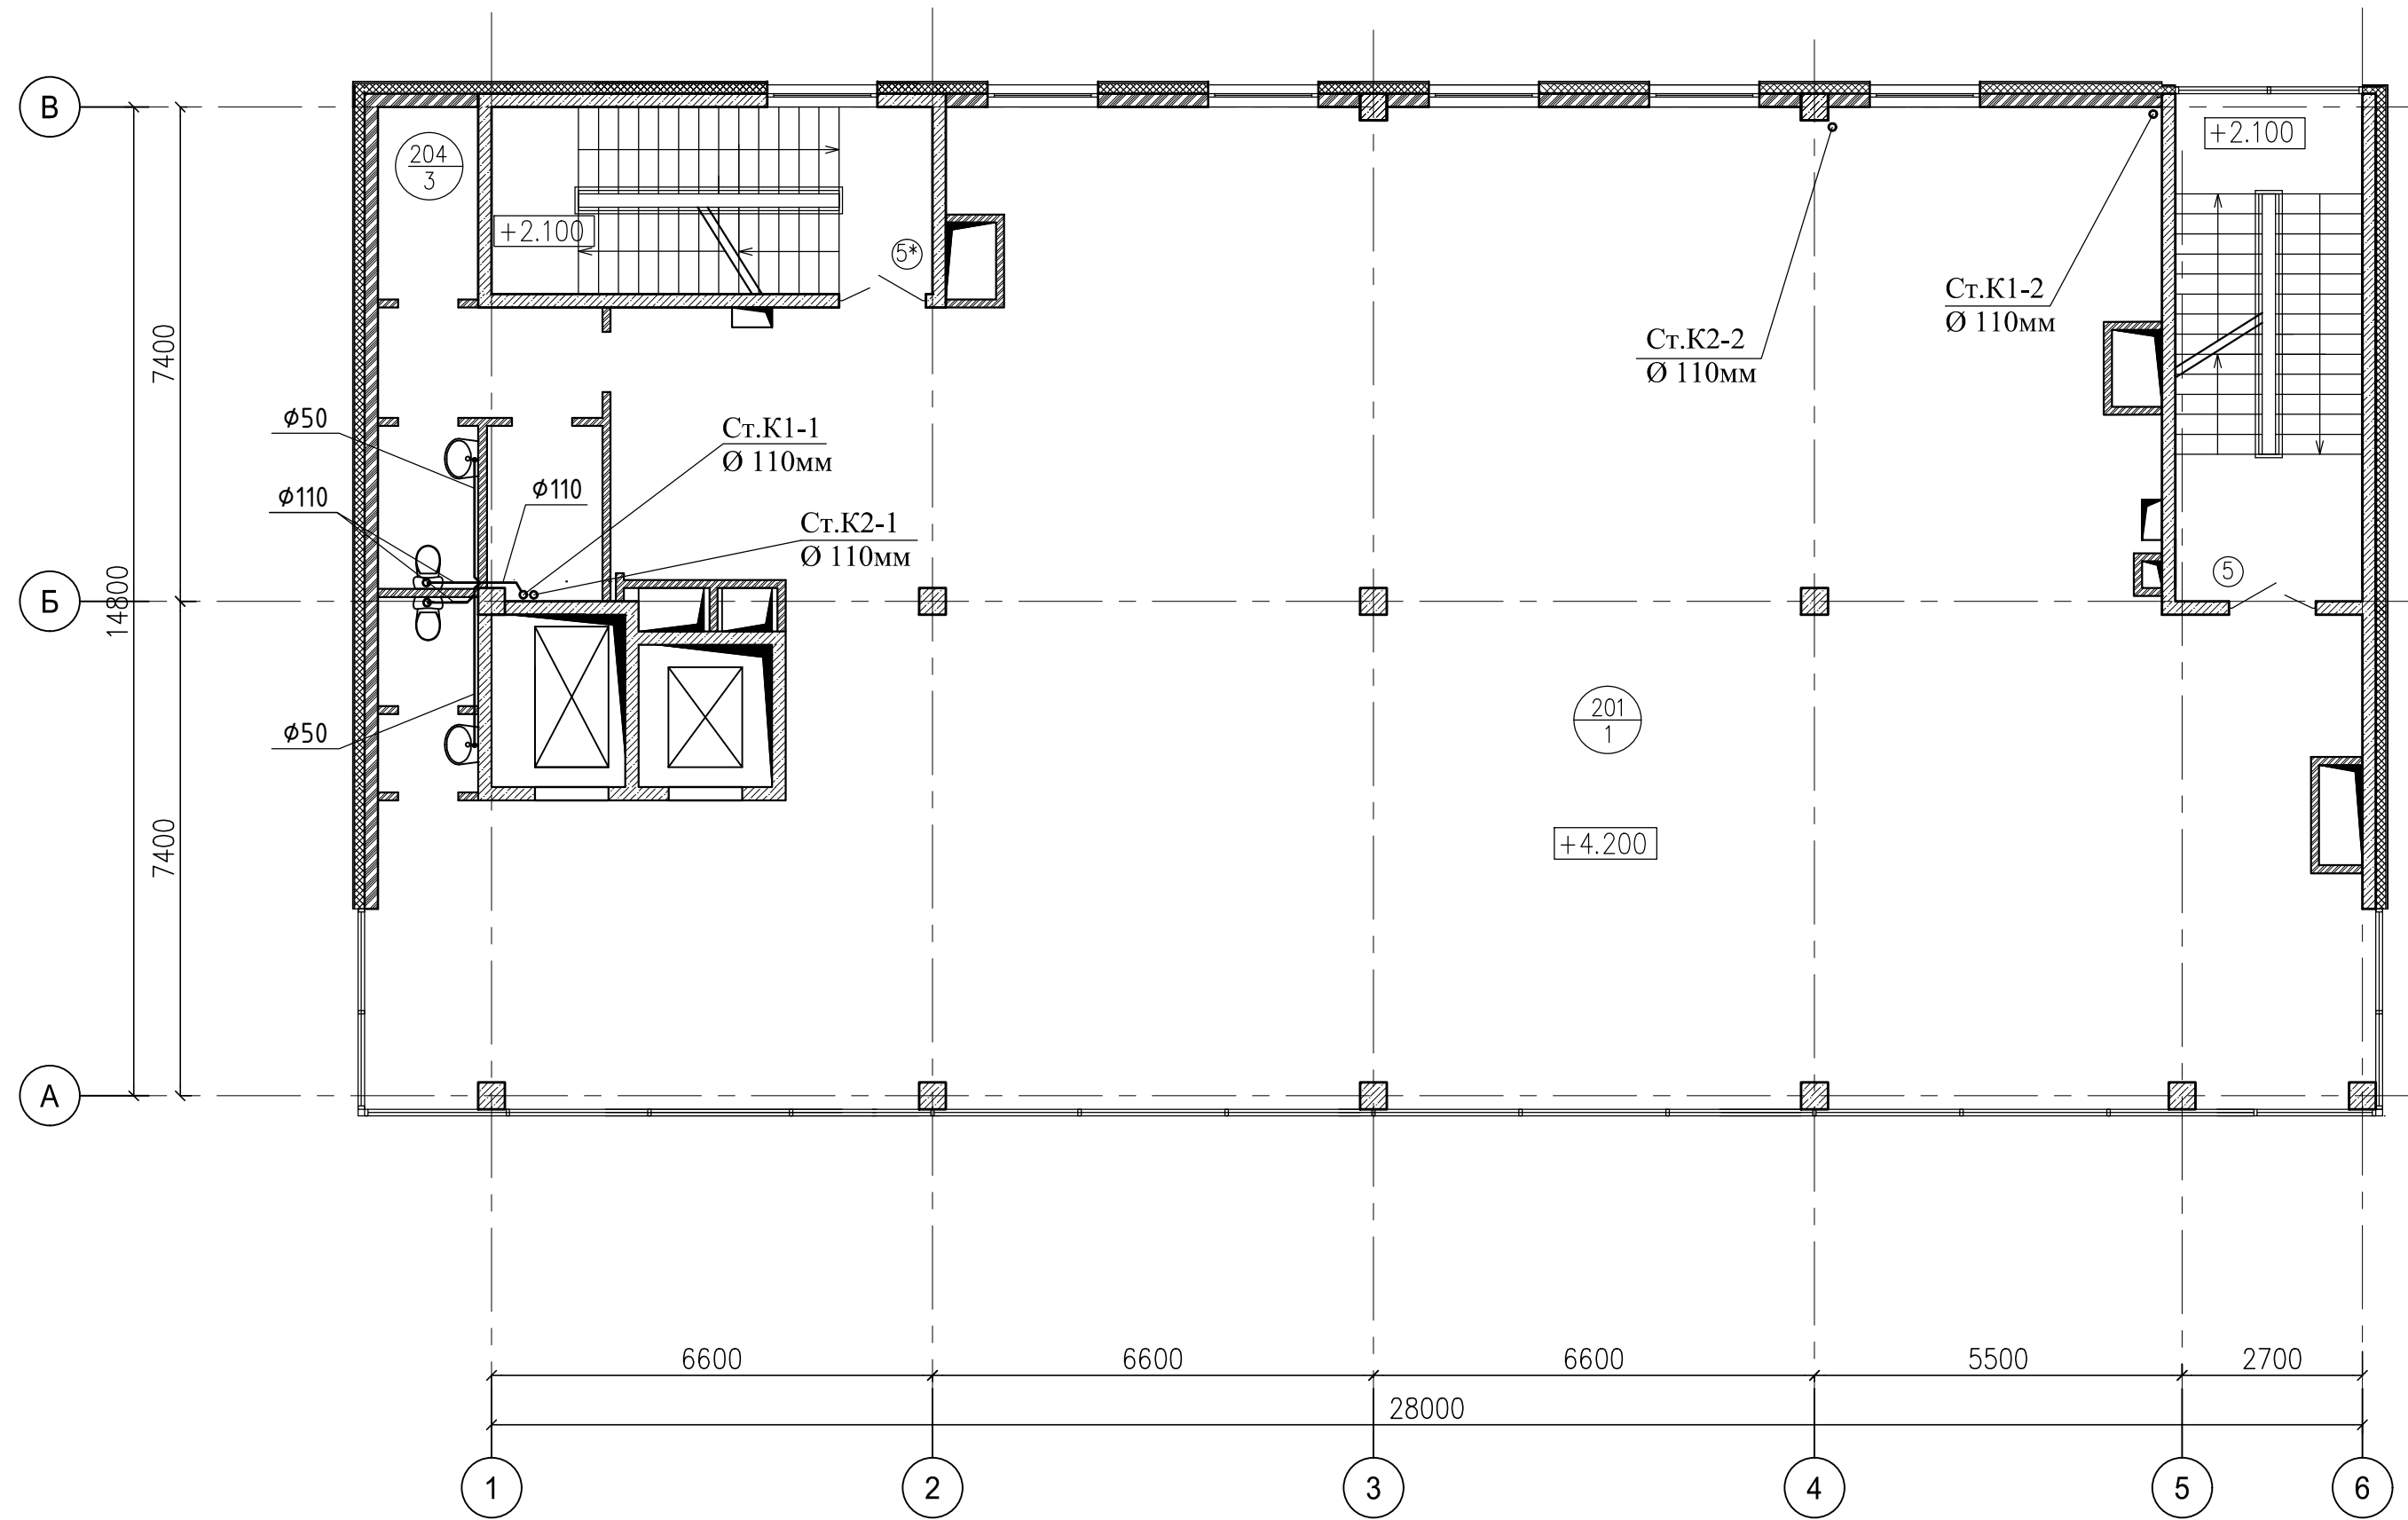


Согласовано	
Инв.Н подл.	Подпись и дата
	Взам. инв.Н

Шифр объекта: 03-17-ВК(6)					
Заказчик: ООО "БАС ЛТД"					
Торговый комплекс по адресу : г. Москва, Нахимовский проспект, вл.59-А					
Изм.	Кол-во	Лист	Издок.	Подпись	Дата
Разработал					
Проверил					
Внутренние сети канализации К1, К2.				Стадия	Лист
				ИД	9
План 2-го этажа на отм.+4.200 с сетями К1, К2.					
ГИП					

План 3-го этажа на отм.+8.400 с сетями
К1,К2

ЭКСПЛИКАЦИЯ ПОМЕЩЕНИЙ

NN	Наименование	Площадь кв. м	Кат-ия пом.
301	Торговое помещение (свободная планировка)	382.3	
	Итого:	382.3	

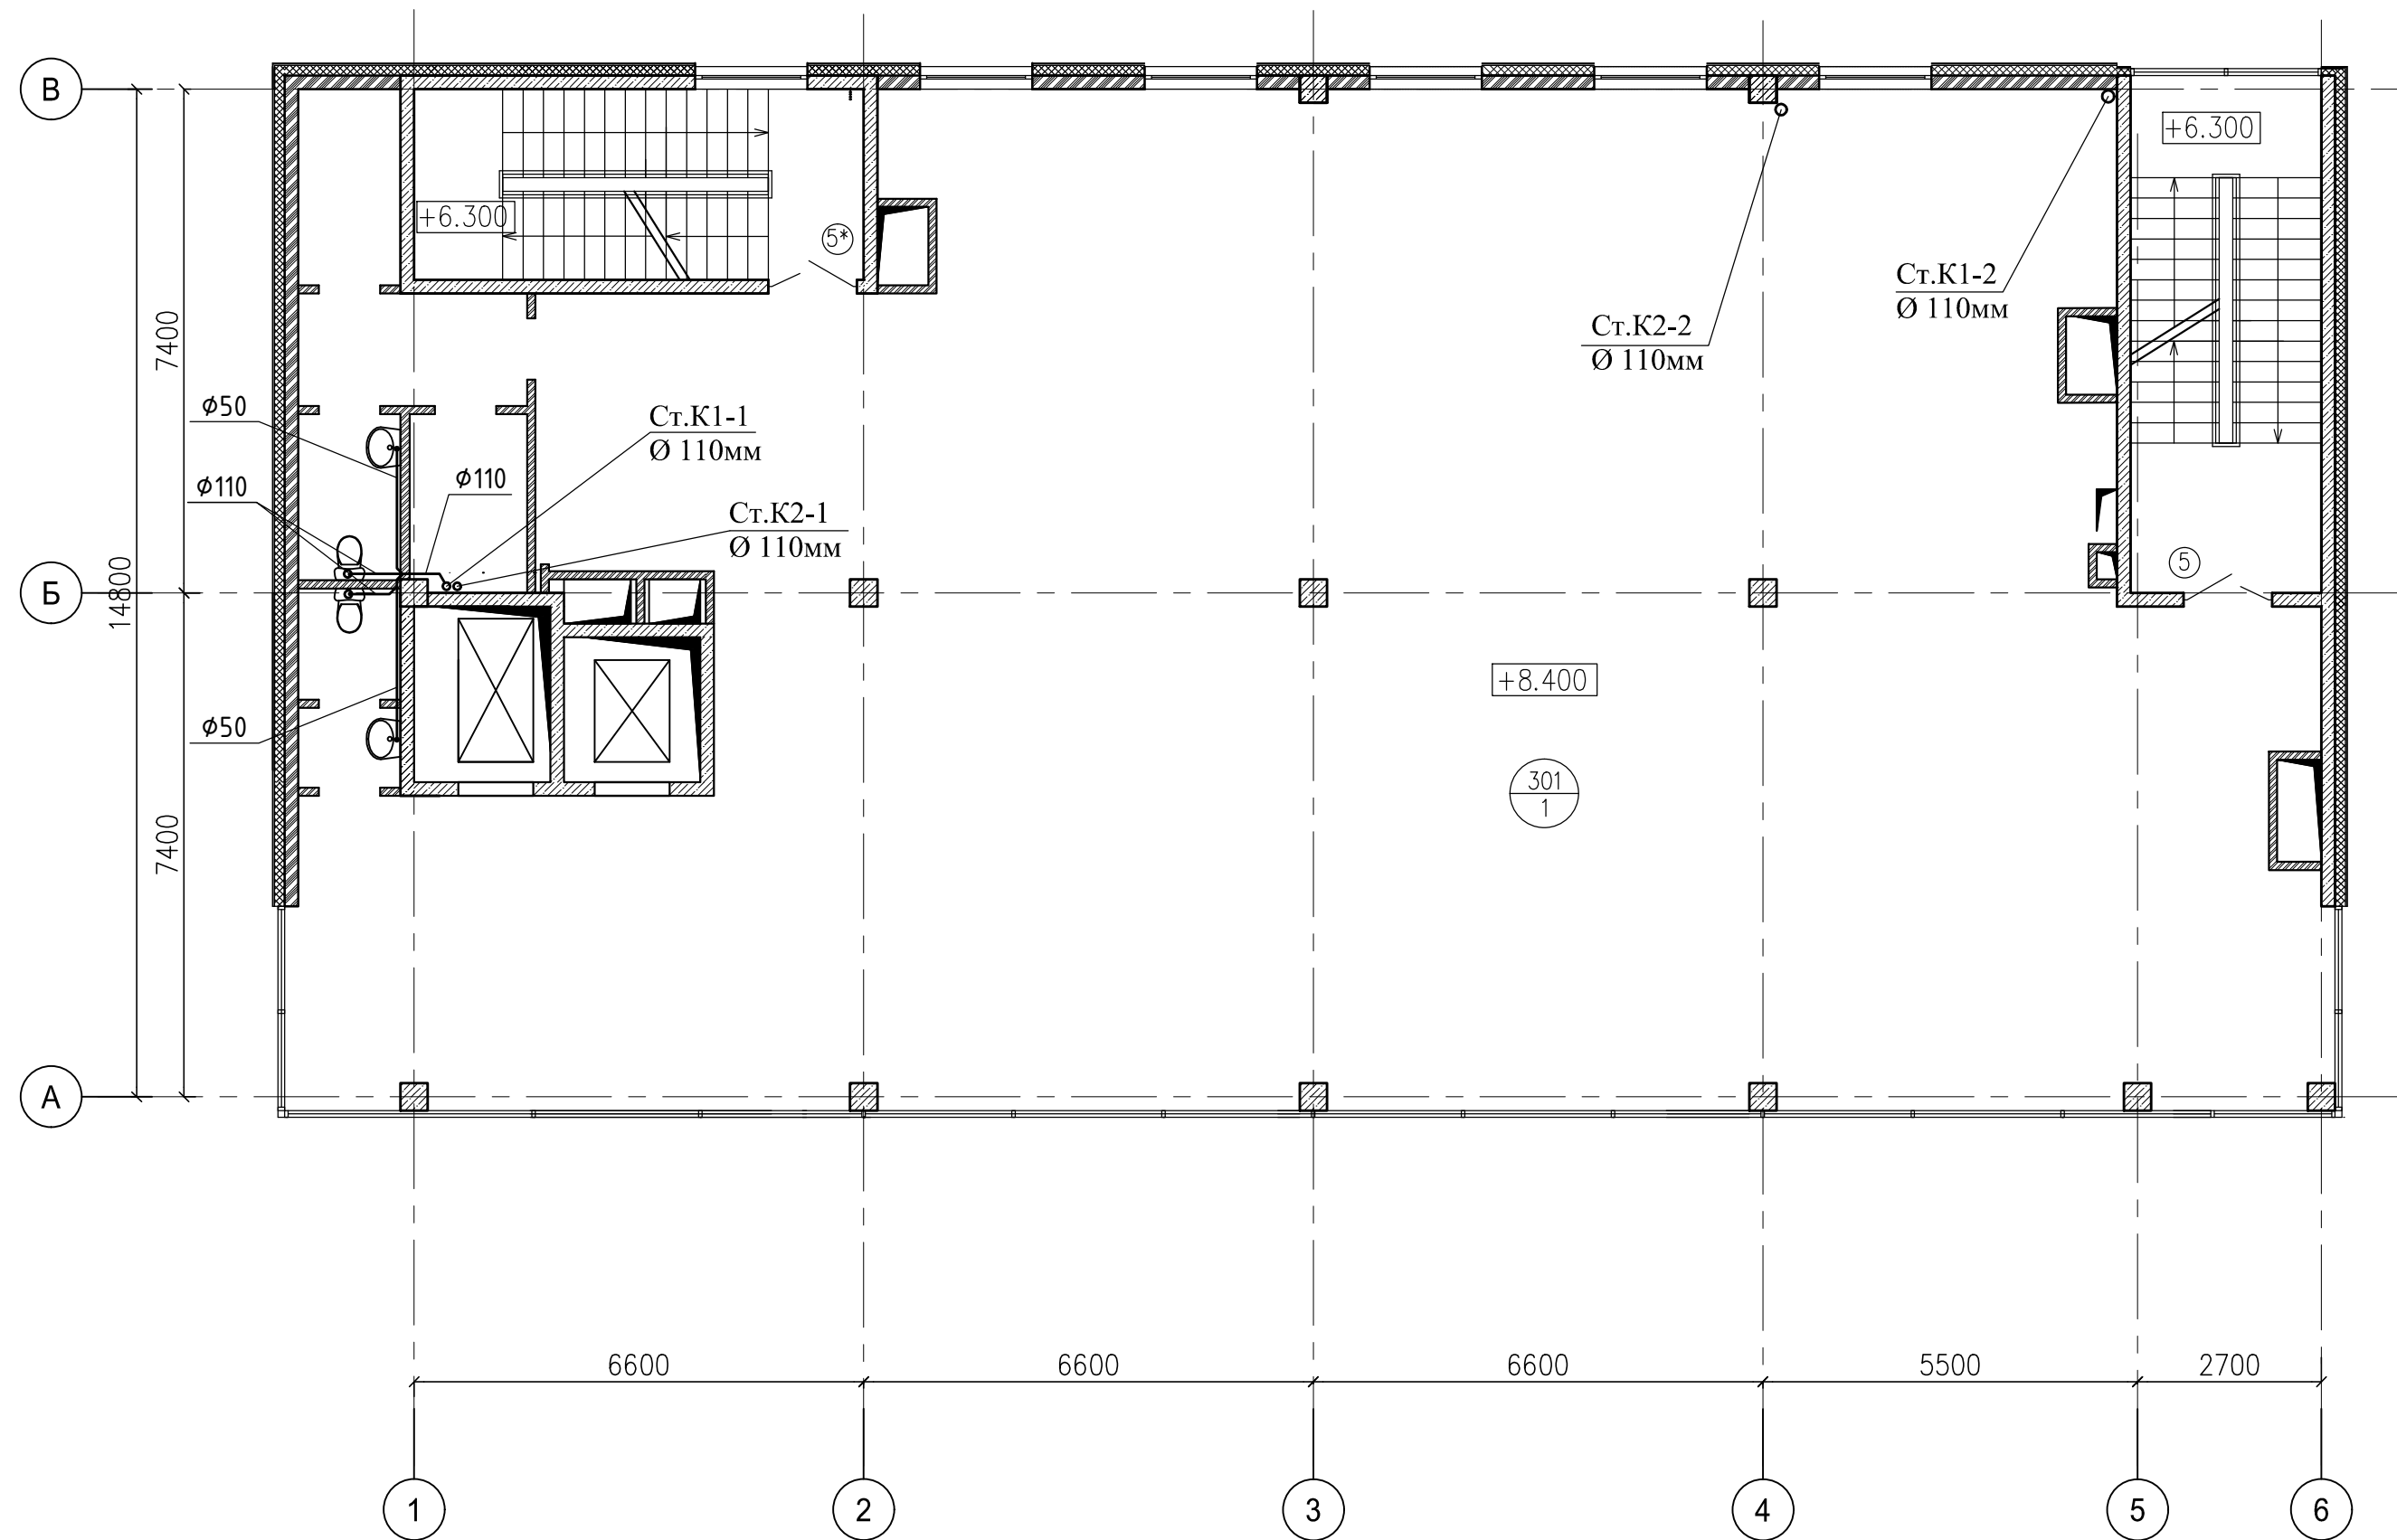


Согласовано

Инв.№ подл. Подпись и дата Взам. инв.№

Шифр объекта: 03-17-ВК(6)					
Заказчик: ООО "БАС ЛТД"					
Торговый комплекс по адресу : г. Москва, Нахимовский проспект, вл.59-А					
Изм.	Кол-во	Лист	№ док.	Подпись	Дата
Разработал					
Проверил					
Внутренние сети канализации К1, К2.				Стадия	Лист
				ИД	10
План 3-го этажа на отм.+8.400 с сетями К1, К2.					
ГИП					

План 4-го этажа на отм.+12.600 с сетями
К1,К2

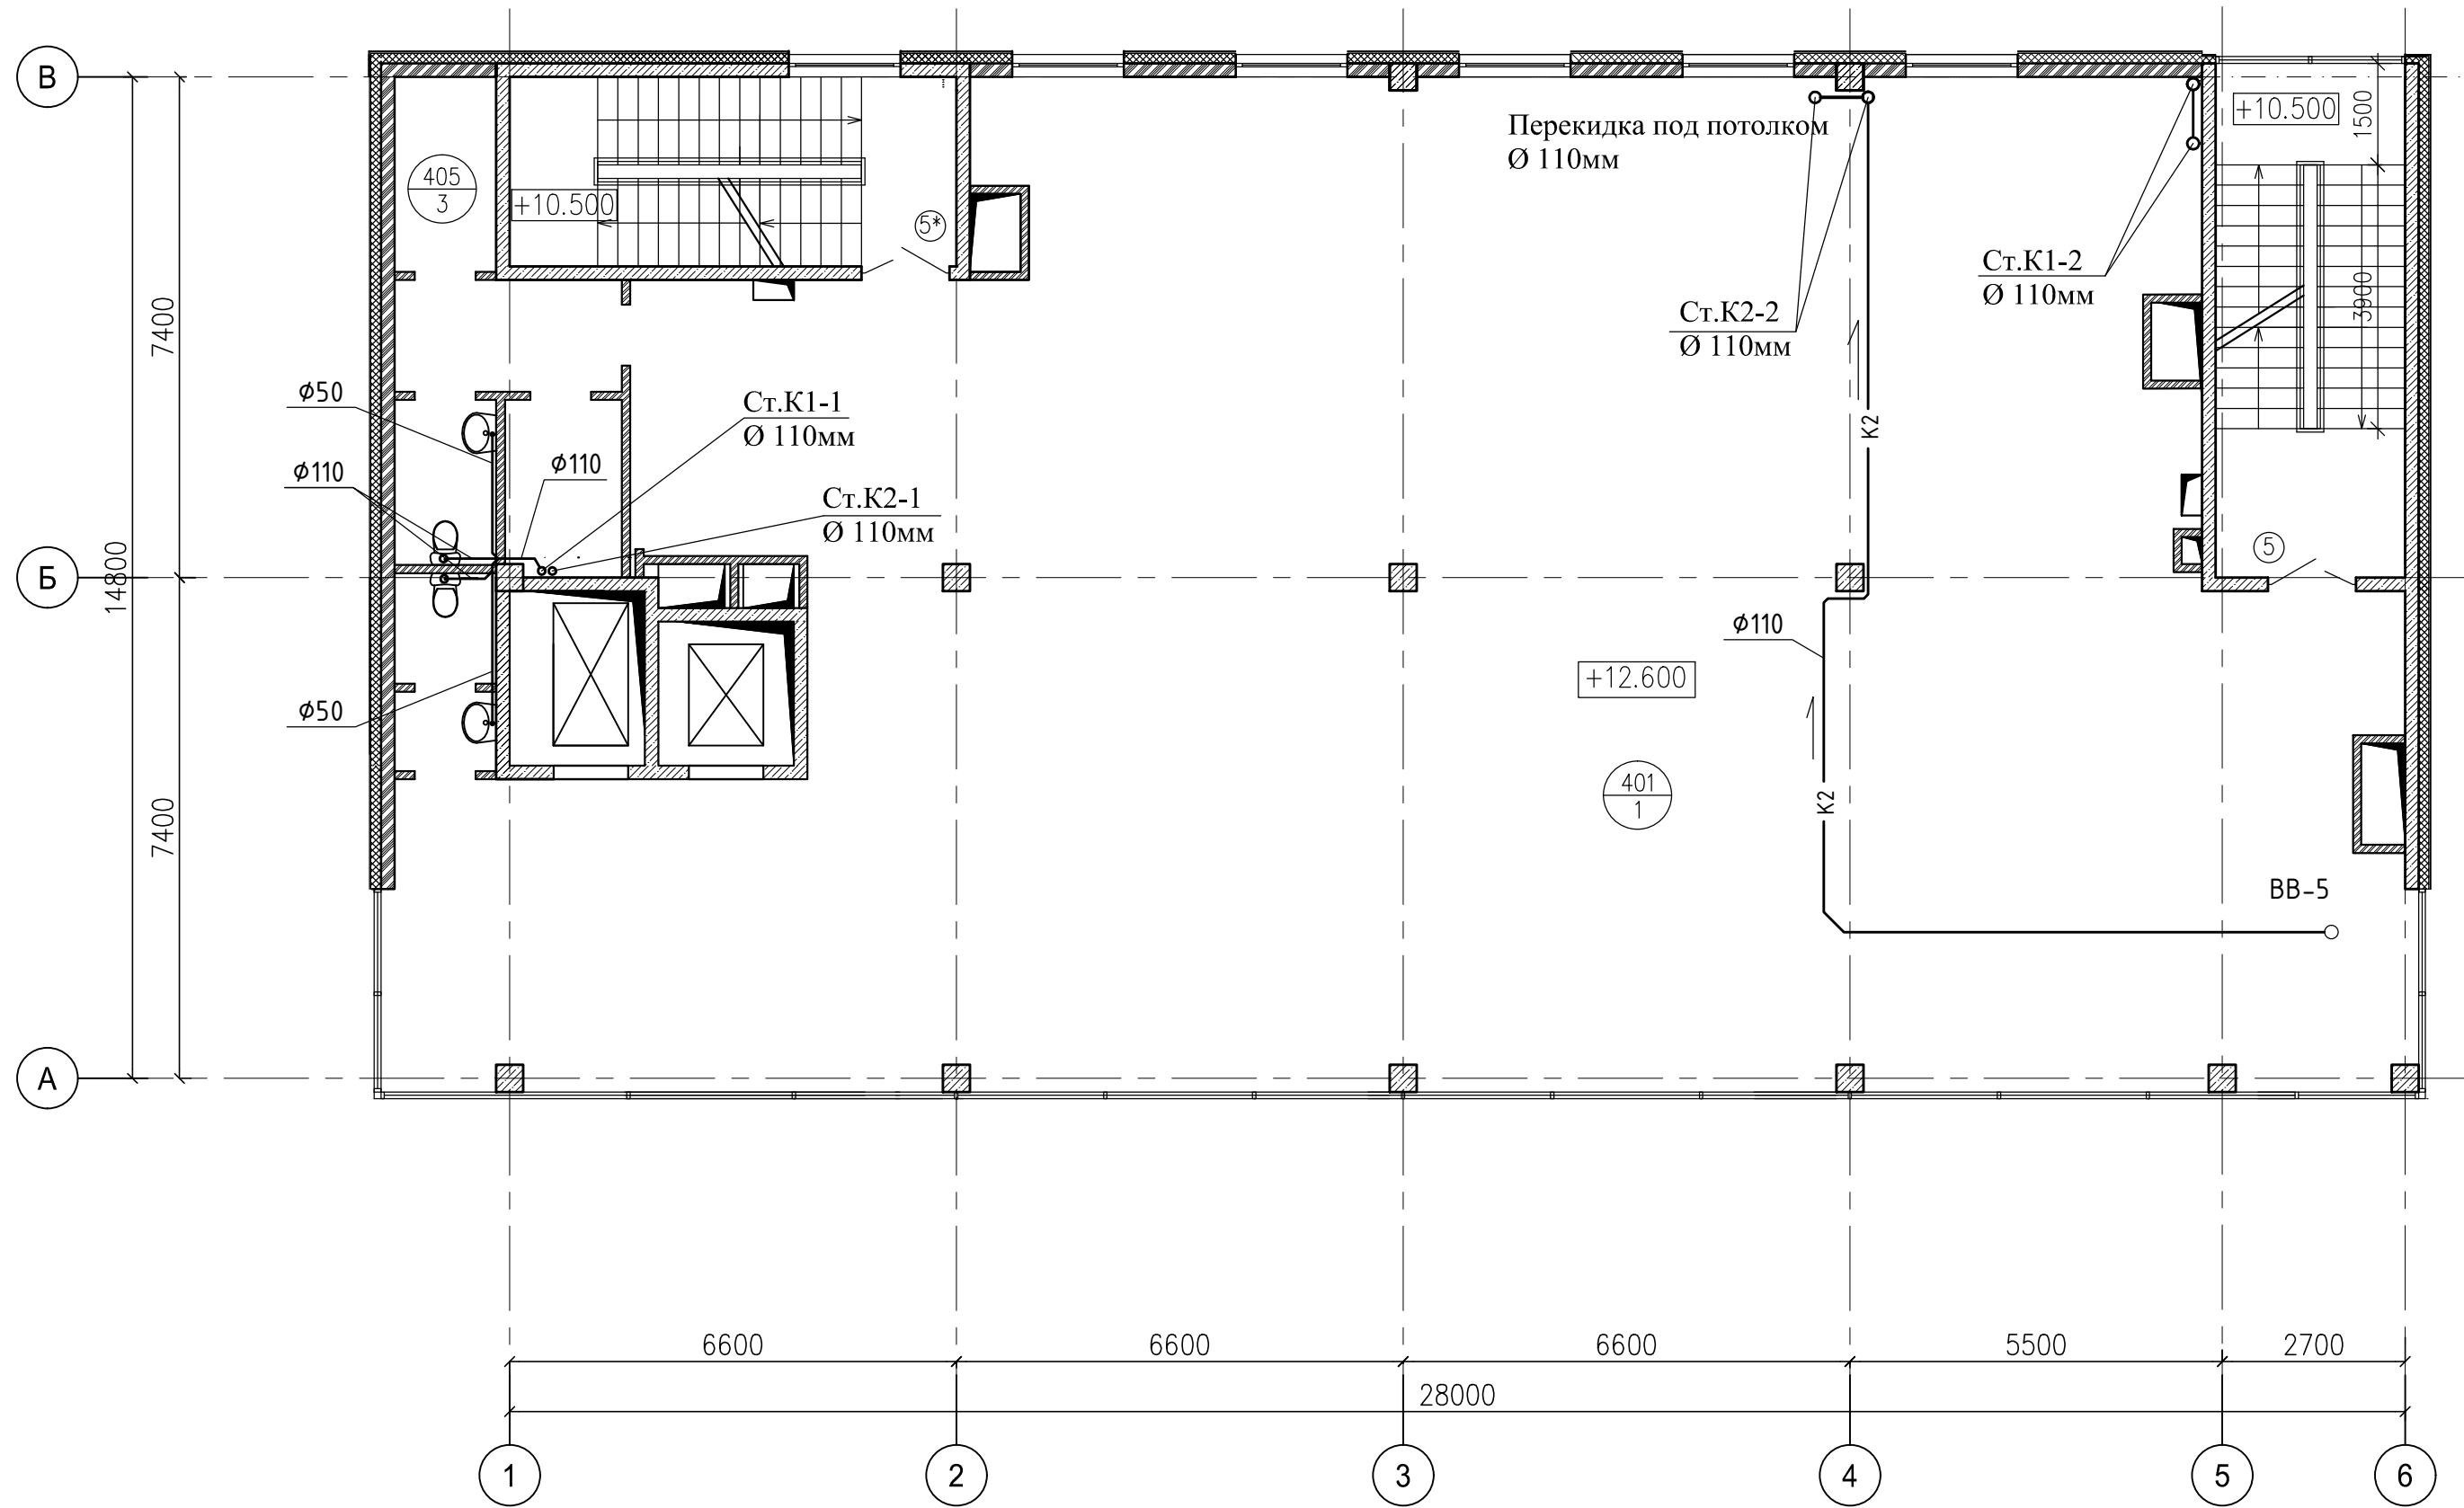

ЭКСПЛИКАЦИЯ ПОМЕЩЕНИЙ


NN	Наименование	Площадь кв. м	Кат-ия пом.
401	Торговое помещение (свободная планировка)	366.2	
402	Тамбур	2.8	
403	Умывальная	2.7	
404	Санузел	2.7	
405	Погсобное помещение	6.5	
	Итого:	380.9	

Согласовано	
Инв.Н подл.	Инв.Н подл.
Подпись и дата	Подпись и дата
Взам. инв.Н	Взам. инв.Н

Шифр объекта: 03-17-ВК(6)					
Заказчик: ООО "БАС ЛТД"					
Торговый комплекс по адресу : г. Москва, Нахимовский проспект, вл.59-А					
Изм.	Кол-во	Лист	Изд.	Подпись	Дата
Разработал					
Проверил					
Внутренние сети канализации К1, К2.			Стадия	Лист	Листов
			ИД	11	
План 4-го этажа на отм.+12.600 с сетями К1, К2.					
ГИП					

План на отм.+16.650 с сетями
К1,К2

ЭКСПЛИКАЦИЯ ПОМЕЩЕНИЙ

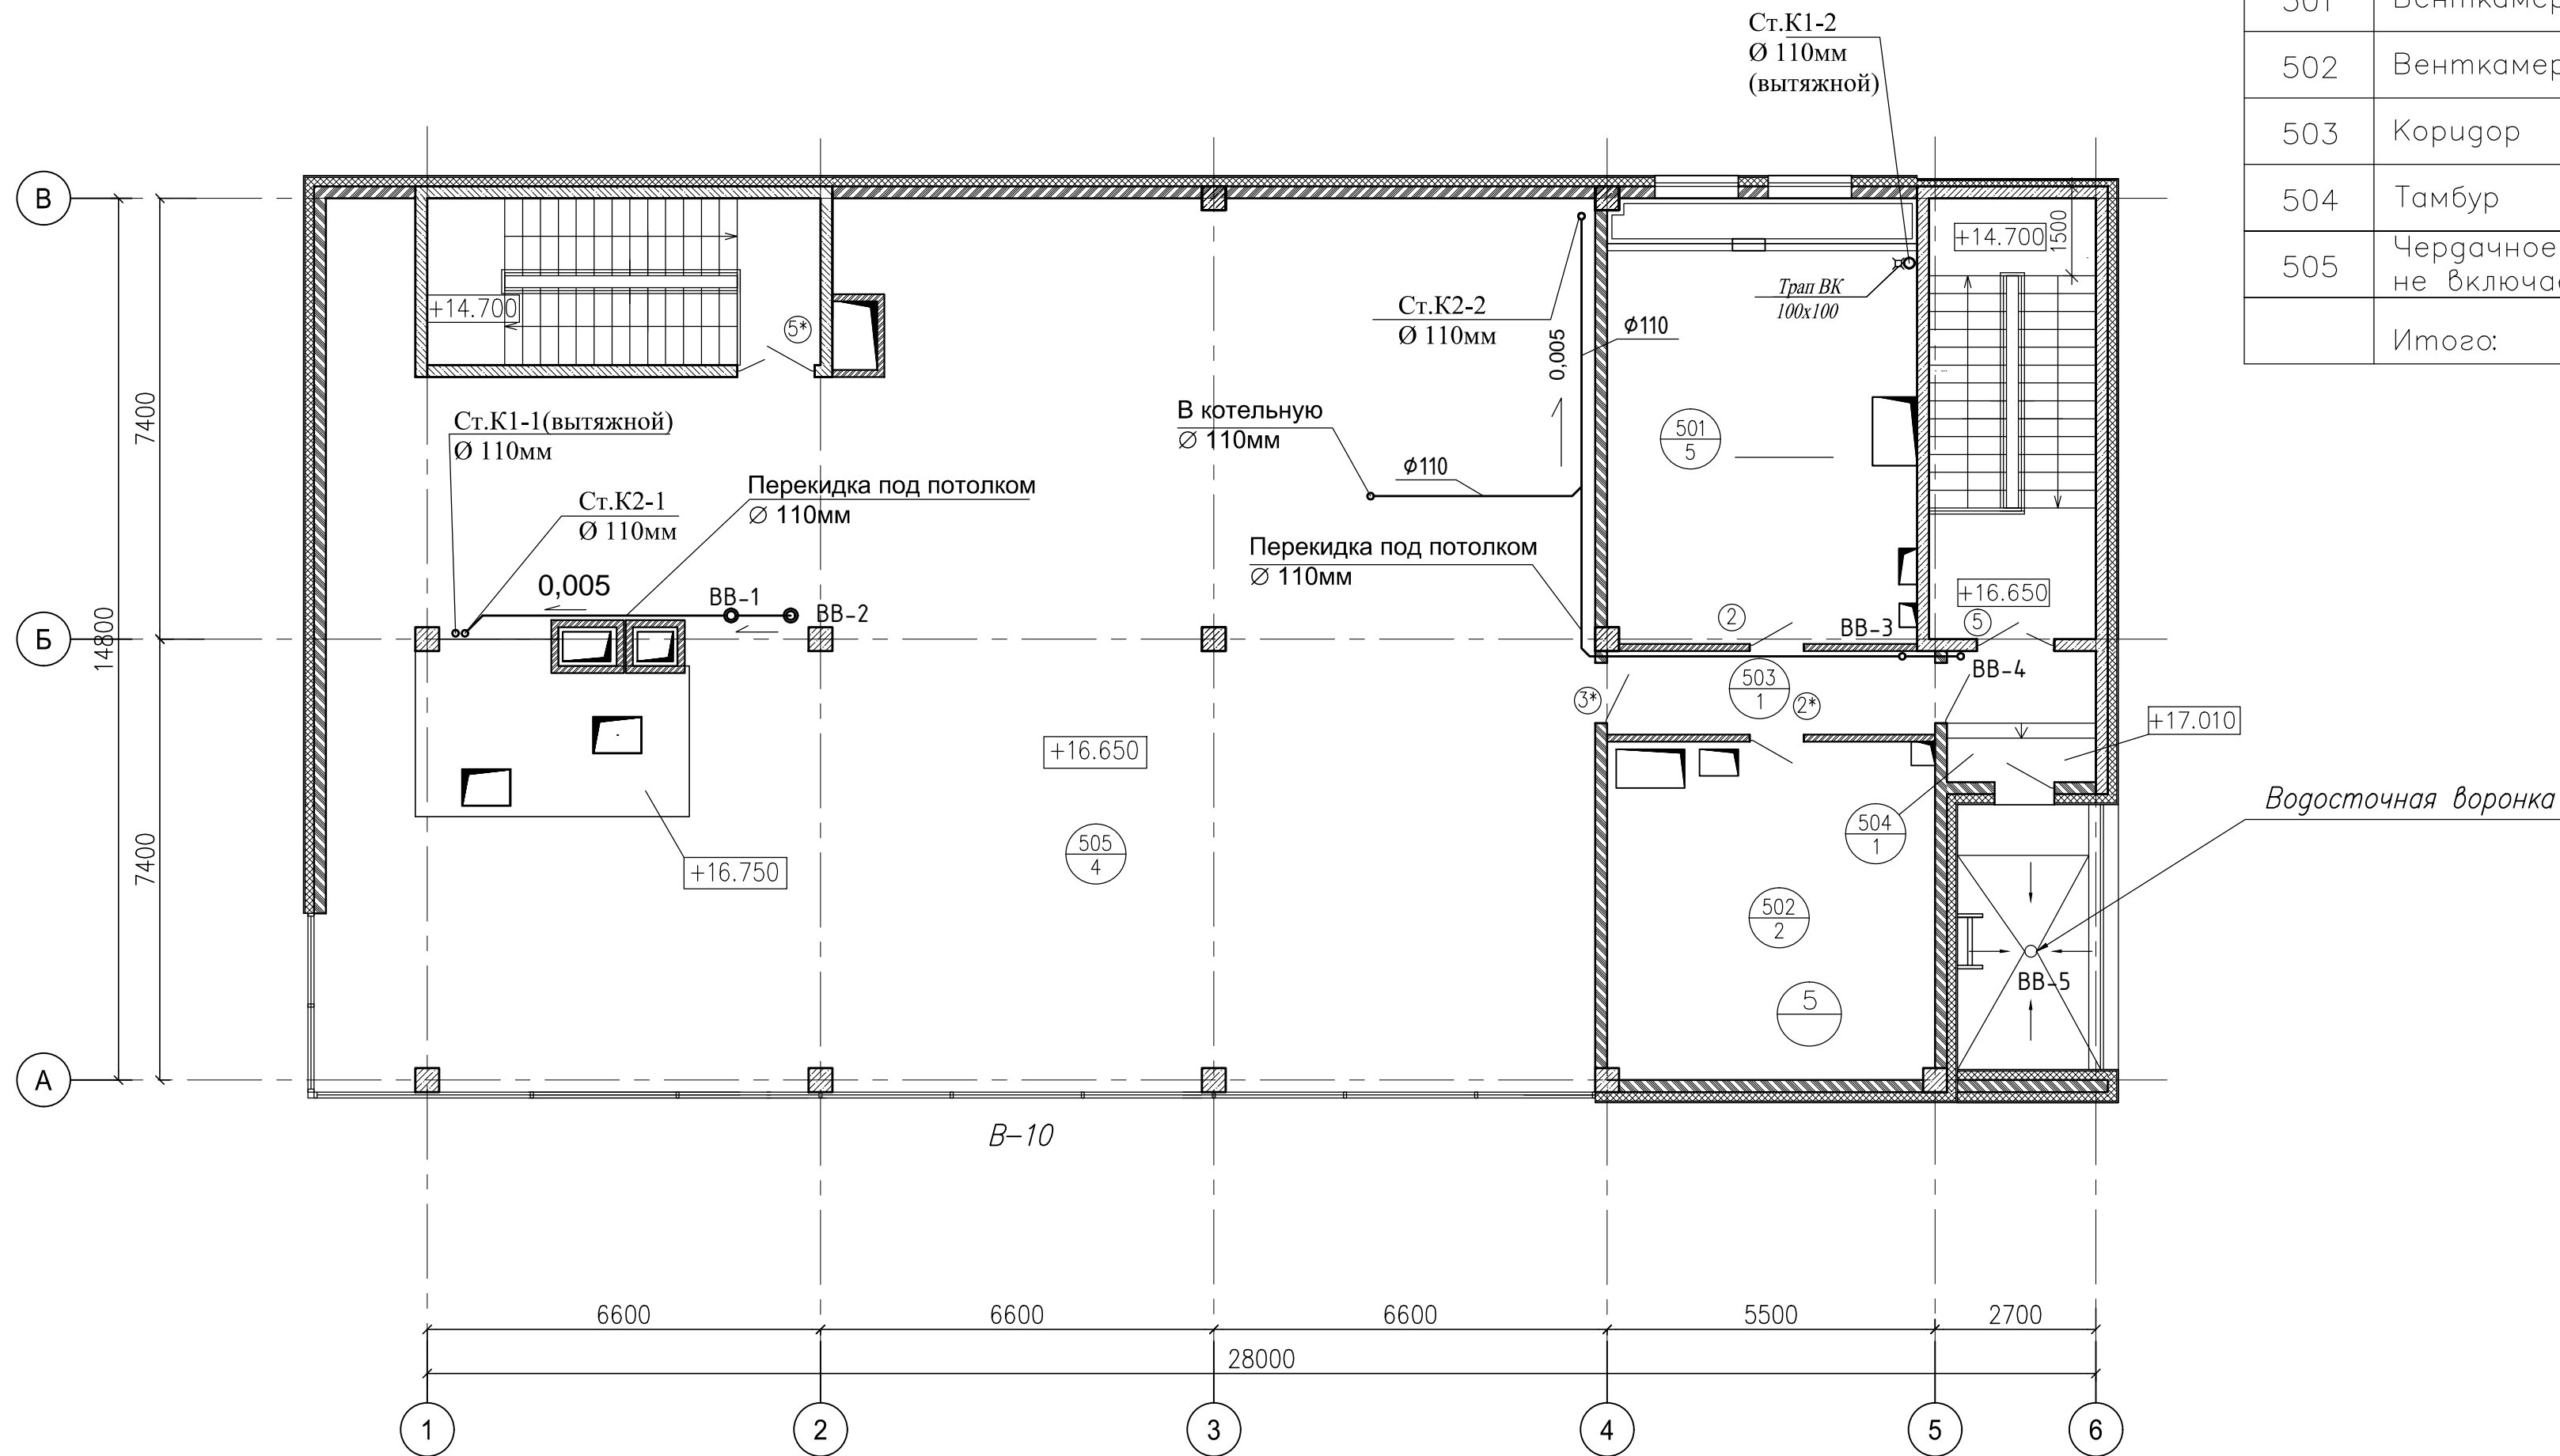


NN	Наименование	Площадь кв. м	Кат-ия пом.
501	Венткамера приточная	38.8	
502	Венткамера вытяжная	31.1	
503	Коридор	7.6	
504	Тамбур	5.5	
505	Чердачное помещение (h менее 1.8 м) – не включается в общую площадь этажа!	297.3	
Итого:		381.8	

Согласовано	
Инв.№ подл.	
Проверил	
Разработал	
Подпись и дата	
Взам. инв.№	

Шифр объекта: 03-17-ВК(6)					
Заказчик: ООО "БАС ЛТД"					
Торговый комплекс по адресу : г. Москва, Нахимовский проспект, вл.59-А					
Изм.	Кол.	Лист	Изд.	Подпись	Дата
Разработал					
Проверил					
Внутренние сети канализации К1, К2.				Стадия	Лист
				ИД	12
План этажа на отм.+16.650 с сетями К1, К2.					
ГИП					

План кровли с сетями К1,К2

<https://inzhener-sistem.ru/>

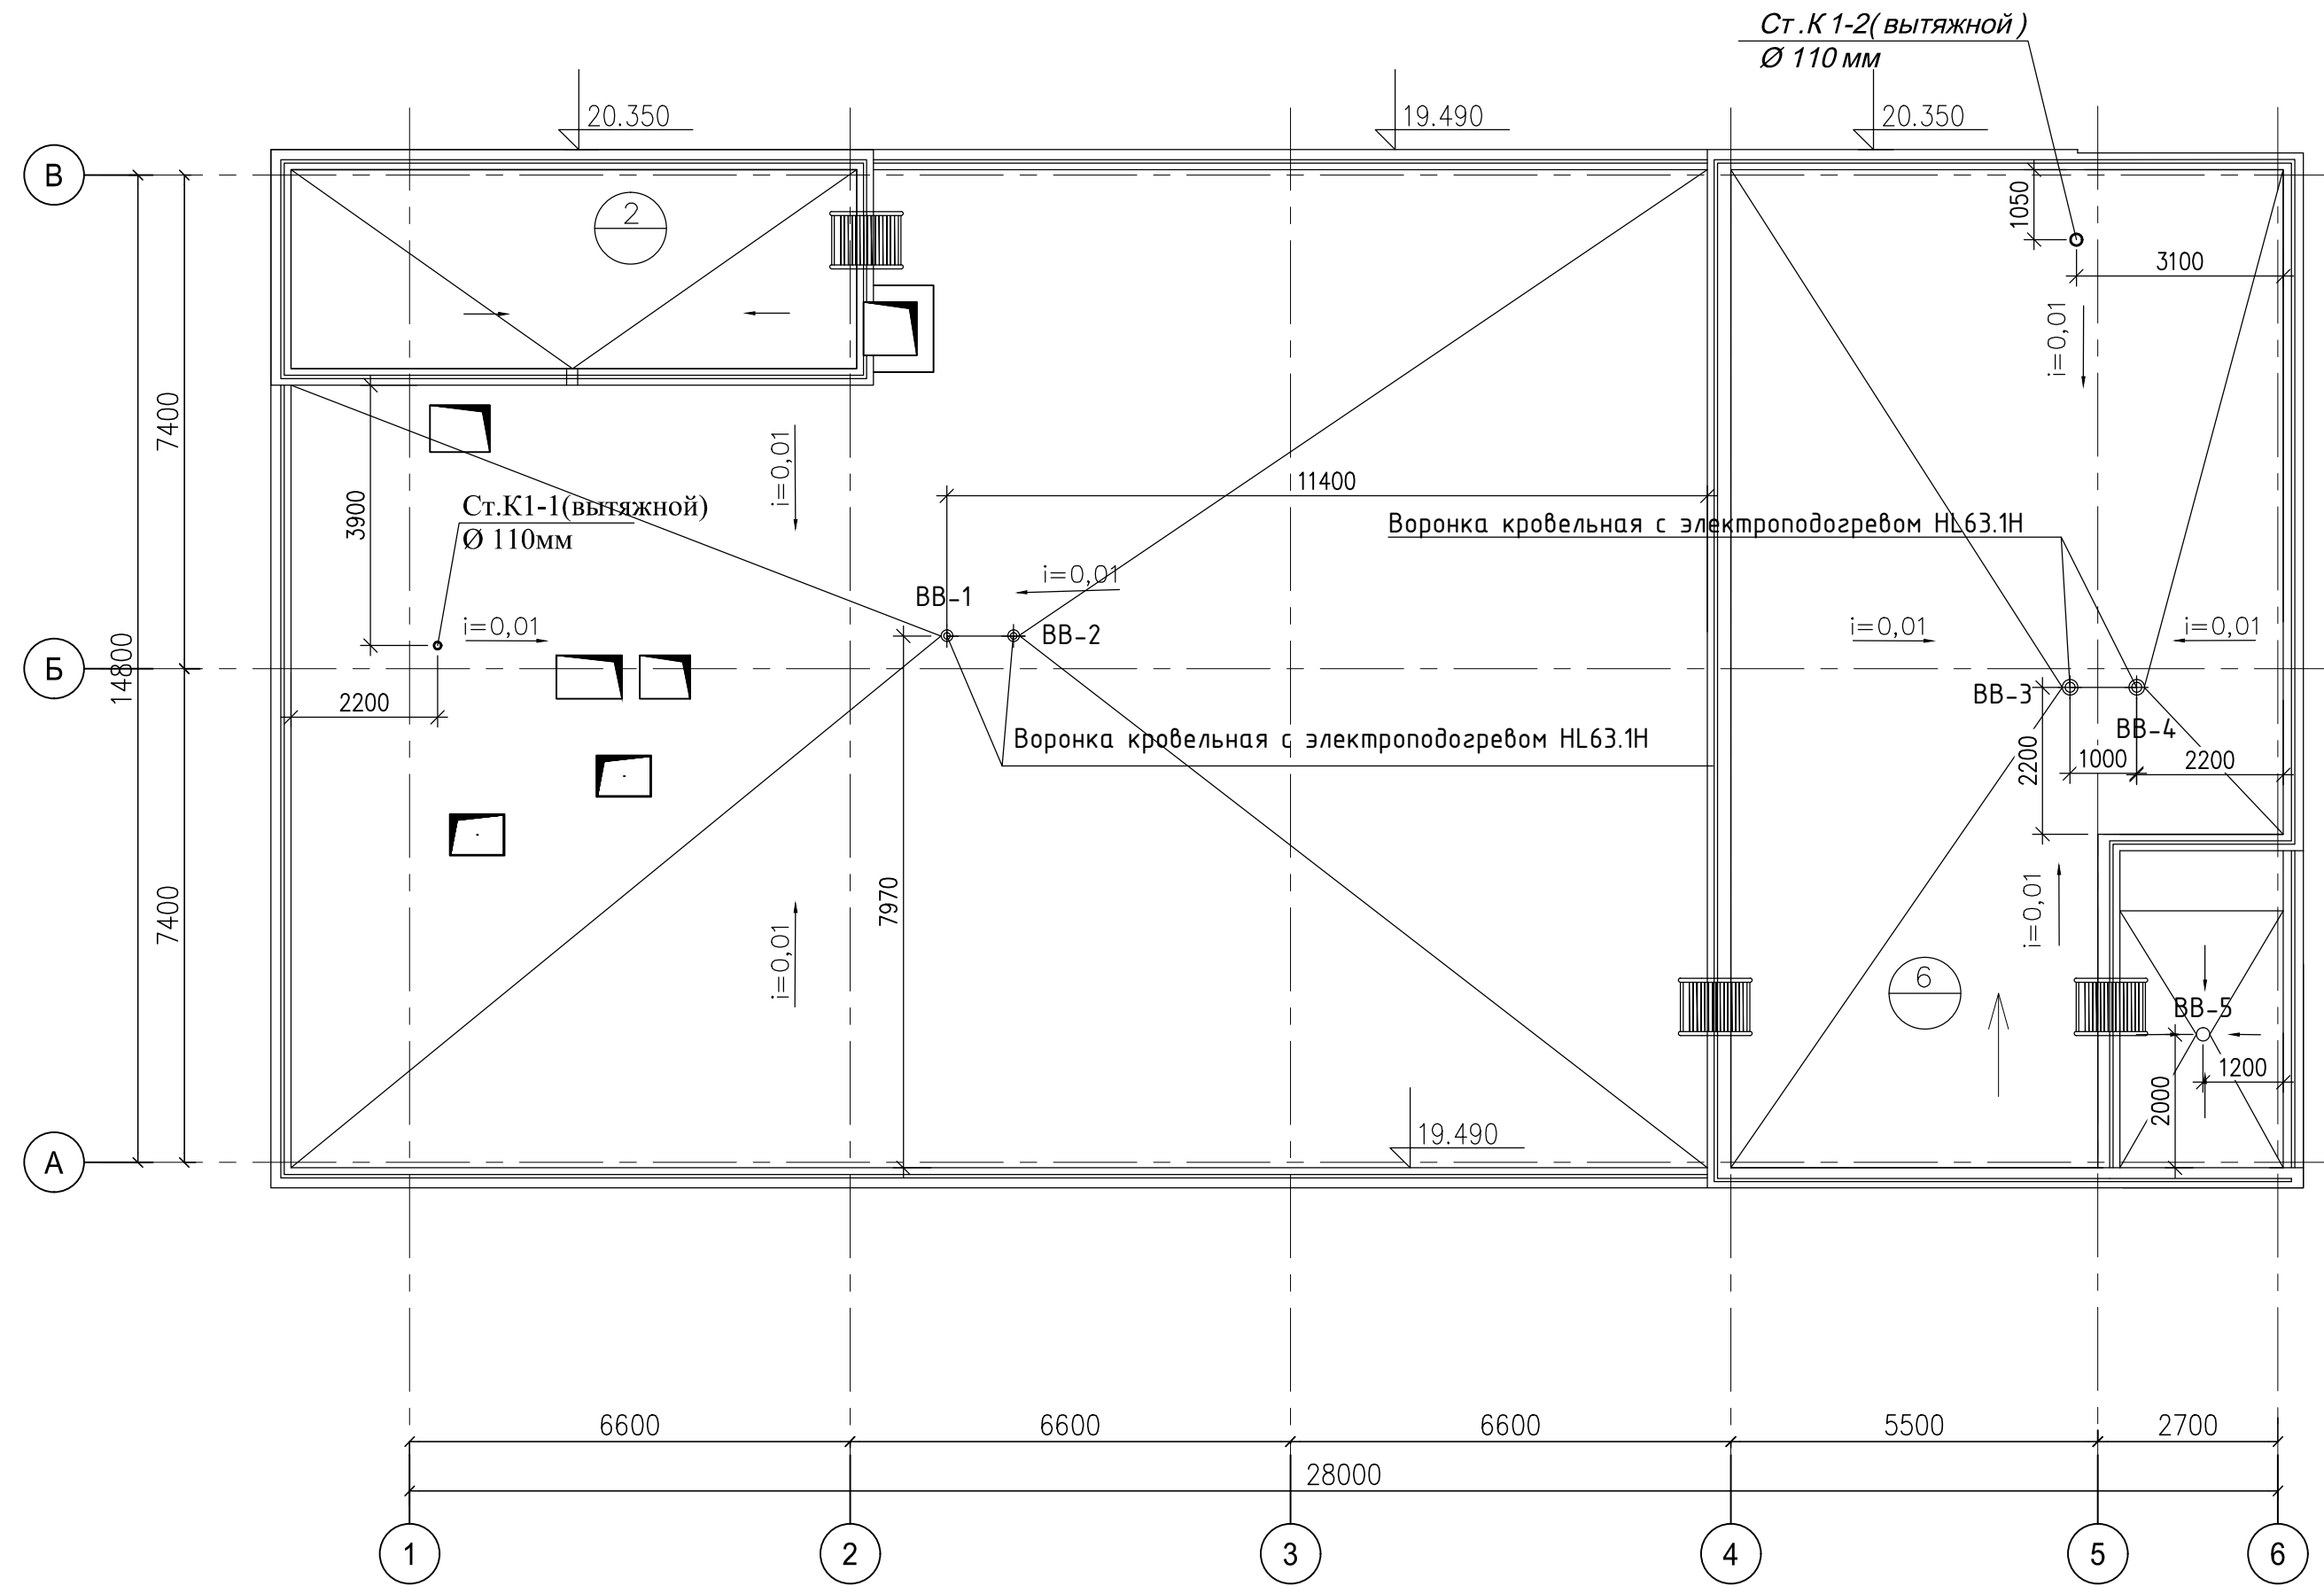

Согласовано				
Инв.№ подл.	Подпись и дата	Взам. инв.№		

Шифр объекта: 03-17-ВК(6)					
Заказчик: ООО "БАС ЛТД"					
Торговый комплекс по адресу : г. Москва, Нахимовский проспект, вл.59-А					
Изм.	Кол-во	Лист	№ док.	Подпись	Дата
Разработал					
Проверил					
Внутренние сети канализации К1, К2.				Стадия	Лист
				ИД	13
ГИП				План кровли с сетями К1, К2.	